

沖縄県立芸術大学施設整備工事

管理棟・一般教育棟 空調設備


昭和60年度

沖縄県土木建築部建築課

工事名称 沖縄県立芸術大学施設整備工事 管理棟・一般教育棟(空調設備)				
図面名 表紙				
承認	検図	製図	縮尺	図番
			—	M-0
三栄工業株式会社				

図 面 目 録		
図面番号	図 面 名 称	縮 尺
M - 0	表 紙	
M - 1	図 面 目 録	
M - 2	冷水配管系統図	NO SCALE
M - 3	機器表	
M - 4	1 階 平 面 図	1 / 100
M - 5	2 階 平 面 図	1 / 100
M - 6	3 階 平 面 図	1 / 100
M - 7	管理棟 1 階 平 面 図 (その 1)	1 / 50
M - 8	" " (その 2)	1 / 50
M - 9	" 2 " (その 1)	1/20, 1/50
M - 10	" " (その 2)	1 / 50
M - 11	管理棟 空調 機械 室 平 面 図	1 / 50
M - 12	地 階 配 管 平 面 図	1 / 30
M - 13	1 般 教 育 棟 1 階 平 面 図 (その 1)	1 / 50
M - 14	" " (その 2)	1 / 50
M - 15	" 1 階 便 所 平 面 図	1 / 50
M - 16	" 2 階 平 面 図 (その 1)	1 / 50
M - 17	" " (その 2)	1 / 50
M - 18	大 講 義 室 平 面 図 (一般教育棟 3 階)	1 / 50
M - 19	一 般 教 育 棟 3 階 機 械 室 平 面 図	1 / 20
M - 20	" 空 調 機 置 場 平 面 図	1 / 50

工事名称 沖縄県立芸術大学施設整備工事 管理棟一般教育棟(空調設備)				
図面名 図 面 目 録				
承認	検 閲	製 図	縮 尺	図 番
		龍 井		M - 1
三栄工業株式会社				

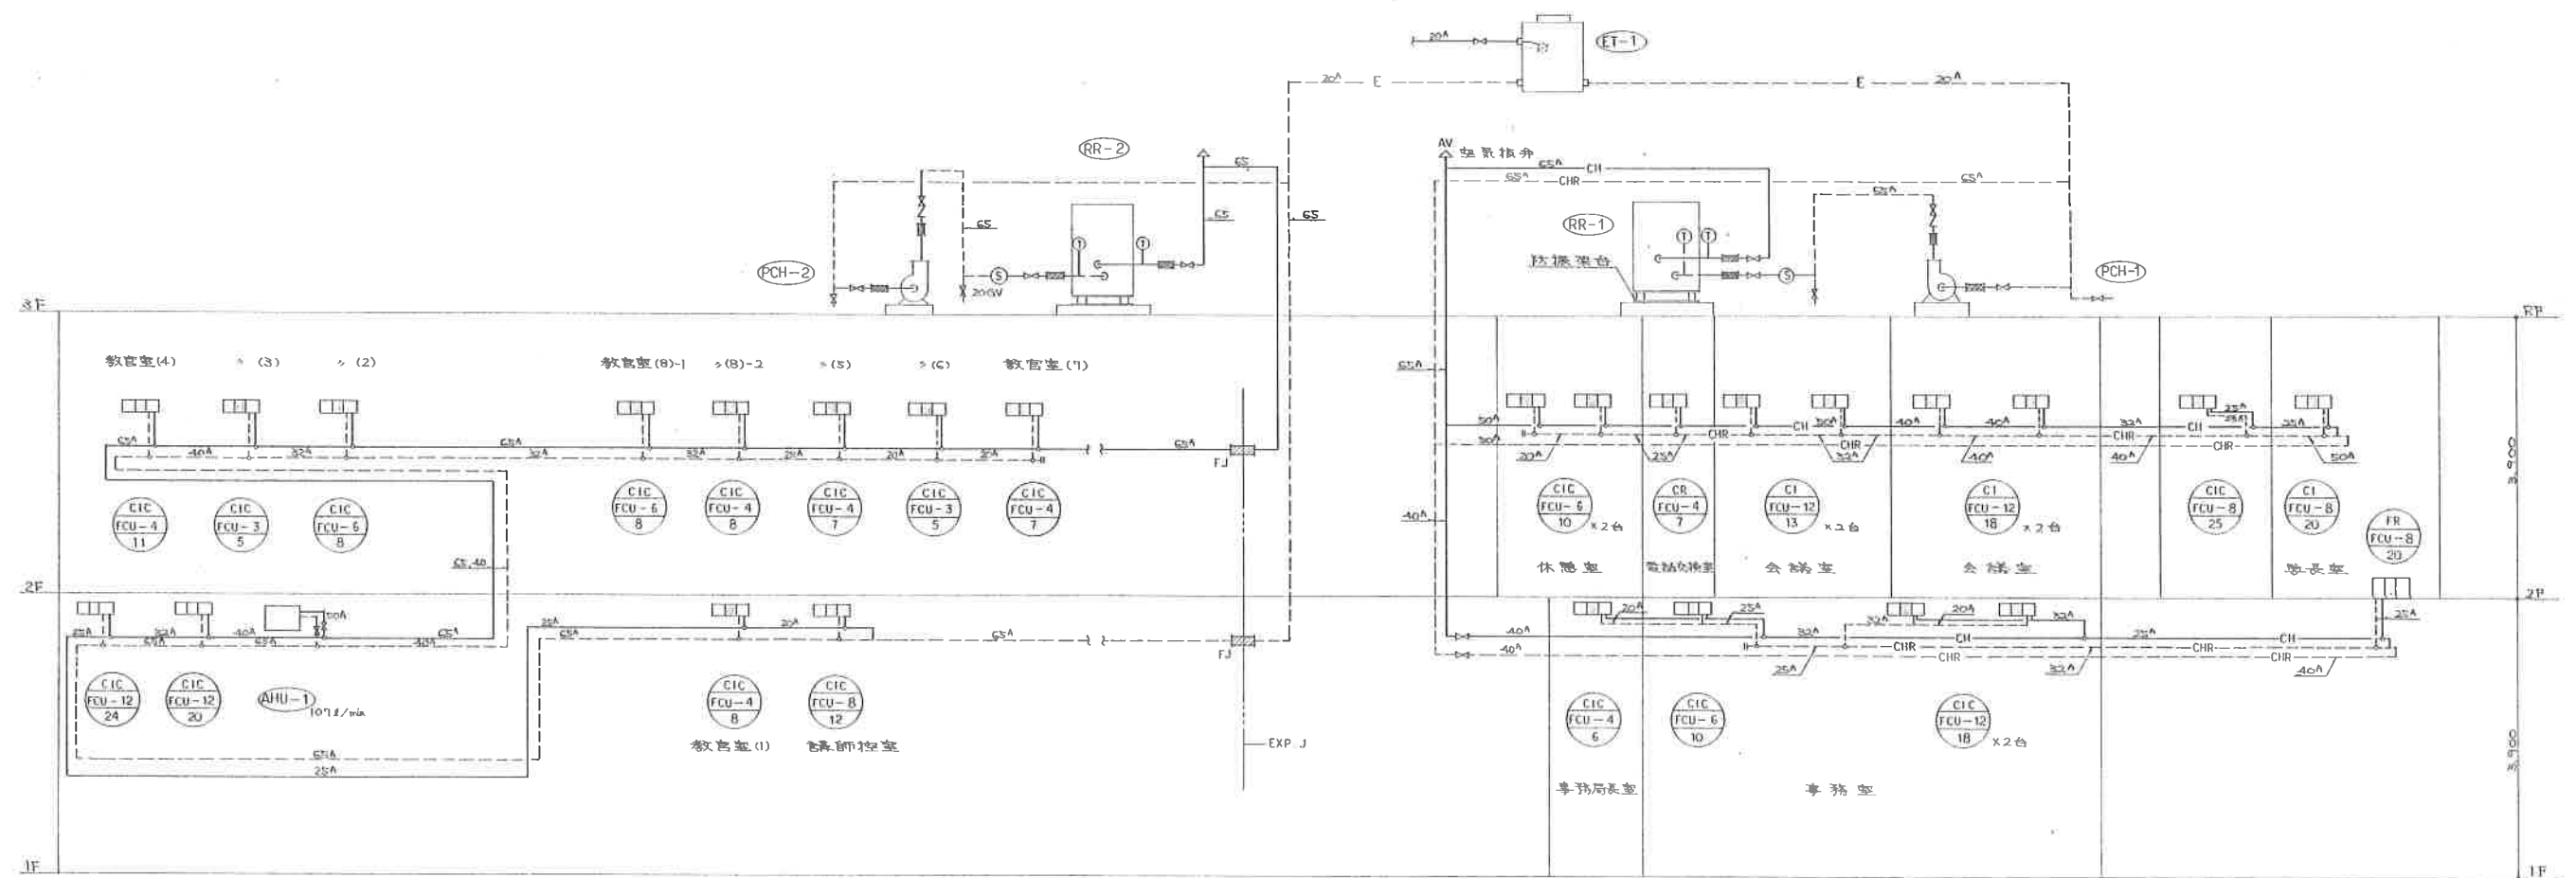

教育棟

管理棟

1
M-2 冷水配管系統図 NO SCALE

記号	形式	冷房能力 kcal/hr	風量 m³/hr	静圧 mmHg	電源 V × V	消費電力 kW	摘要	台数 管理棟 教育棟
(PAC-3)	パッケージ形冷房機 空冷々専 天吊形	4,500	720		3 × 200	1.88 (参考)	圧縮機出力 1.5kW 40CR002/38TE002 東洋キヤリア工業(株)	2
(PAC-4)	パッケージ形冷房機 空冷々専 天吊形	5,600	1,000		3 × 200	2.34 (参考)	圧縮機出力 1.7kW 40CR003/38TE003	1

註記：屋外ユニットは耐風害塗装を行なう。(アットワン仕様又は同等以上とする。)

記号	名称形式	風量 m³/hr	静圧 mmHg	入力 W	電源 V × V	騒音値 dBA	摘要(付属品その他)	台数 管理棟 教育棟
(PF-7)	有圧換気扇 (400 ^{mm})	2,000	14	152	3 × 200		ステンレスフード付 FY-40GTF; 松下電器産業(株)	2
(PF-8)	有圧換気扇 (200 ^{mm})	900		48	1 × 100		ステンレスフード、温度スイッチ付 FY-2S GSF I	2
(F-1)	小形シロッコファン	400		79	1 × 100	45	バンドキャップ付 FY-171LG	1

記号	名称	仕様	台数 管理棟 教育棟
(PCH-1)	冷水ポンプ	うずまきラインポンプ 230l/min × 20.0mH 50 ^{mm} × 15 ^{mm} × 3 ^{mm} × 200 ^{mm} P-50G-1.5 (株)川本製作所	1
(PCH-2)	冷水ポンプ	うずまきラインポンプ 264l/min × 23.2mH 50 ^{mm} × 2.2 ^{mm} × 3 ^{mm} × 200 ^{mm} P-50G-2.2	1

記号	名称	仕様	台数 管理棟 教育棟
(ET-1)	膨張水槽	700 × 600 × 800 ^{mm} = 300l (有)不二堂工業	1

工事名称	沖縄県立芸術大学施設整備工事 管理棟一般教育棟(空調設備)
図面名	冷水配管系統図
承認	検図 製図 縮尺 図番
	番号 — M-2
三栄工業株式会社	

空調機器表

冷凍機

記号	名称	仕様	摘要	台数	
				管理棟	教育棟
(RR-1)	冷凍機	空冷往復動式 パッケージ形冷凍機	始動方式：現場及び遠隔始動操作切替方式とする。	1基	
		冷凍能力：66,240 kcal/Hr 冷水量：220 l/min 冷水出入口温度：7℃～12℃ 圧縮機：10.7kW × 2台(参考) 電源：35kW × 3φ × 200V 30AE-02S 東洋キヤリア(株)	運転方式：冷水ポンプ運転による自動運転とする。		
(RR-2)	冷凍機	空冷往復動式 パッケージ形冷凍機	註記 1. 制御盤に付属するコントロールスイッチは取り出し 遠方操作盤(電気工事)に組み込むものとする。	1基	
		冷凍能力：76,690 kcal/Hr 冷水量：256 l/min 冷水出入口温度：7℃～12℃ 圧縮機：37kW(参考) 電源：49.5kW × 3φ × 200V(参考) 30AE-030 東洋キヤリア(株)	2. 制御盤と前記遠方操作盤間の制御配線は、本工事とする。但し、配管は別途工事(電気工事)とする。 3. 冷凍機制御盤(本体付)の電磁開閉器二次側には、負荷電動機の容量に適合した進相コンデンサを並接する。 4. 本体は防振床台上に設置する。 (コンクリート基礎は、本工事とする。)		

空調機器

記号	形式	冷房能力 kcal/Hr	風量 m³/Hr	静圧 mmHg	電源 φ × V	消費電力 kW	摘要	台数	
								管理棟	教育棟
(AHU-1)	空気調和機 天吊形 外気処理専用 (多目的教室)	32,140	2,600		3 × 200	1.5	冷水量：107 l/min 冷水温度：7℃～12℃ 空気温度 吹出口：16.5℃CDB 15.5℃CWB 入 口：31.0℃CDB 27.5℃CWB 39ACJ 5S 東洋キヤリア(株)	1台	
(PAC-1)	パッケージ形冷房機 空冷々専 (大講義室用)	68,780	7,750 (4,000) 外気量		3 × 200		空気温度 吹出口：15.5℃CDB 14.6℃CWB 入 口：27.9℃CDB 22.2℃CWB 消費電力：281kW 操作盤には、現場及び遠隔操作切替接点をつける。 38AE028/40R002B 東洋キヤリア(株)		
(PAC-2)	壁掛形冷房機 空冷々専 (守衛室)	2,200			1 × 100	0.900	RAS-22SNIC-225NK(w) (株) 東芝	1台	1台

ファンコイルユニット仕様表


記号	NO	形式	冷房能力		消費電力 W	風量 m³/min (以上)	摘要	台数		機種
			全熱	顕熱				管理棟	教育棟	
(FR-FCU-8)	8	床置露出	4,500	4,230	110	1,120	附属品：エアフィルター 外装仕上：前板は木目仕上げを施す。	1台		FS-800k 木村工機(株)
(CIC-FCU-3)	3	天吊カセット	1,920	1,630	80	420	附属品：リモコンボックス及びカバー ：バルブ付フレキシブル配管セット		2台	KCS-301
(CIC-FCU-4)	4	同上	2,720	2,320	90	560	：エアフィルター	1台	5台	KCS-401
(CIC-FCU-6)	6	同上	3,980	3,370	120	840	NO12は 2方向吹出しとし その他は 1方向吹出しとする。	3台	2台	KCS-601
(CIC-FCU-8)	8	同上	5,500	4,720	160	1,120		1台	1台	KCS-801
(CIC-FCU-12)	12	同上	7,800	6,440	245	1,680		2台	2台	KCS-1201k
(CI-FCU-8)	8	天吊埋込形	5,500	4,120	110	1,120	附属品：吸込ファン・ファンバー ：吹出グリル及び吸込グリル	1台		H8k-800k
(CI-FCU-12)	12	同上	7,500	5,750	170	1,680	：リモコンボックス及びカバー ：エアフィルター・バルブ付配管フレキシブルセット	4台		H8R-1200k
(CR-FCU-4)	4	天吊露出形	2,800	2,150	50	540	附属品：リモコンボックス及びカバー ：バルブ付配管フレキシブルセット ：エアフィルター	1台		H8-400k


換気扇 送風機等

記号	名称 形式	風量 m³/min	静圧 mmHg	入力 W	電源 φ × V	騒音値 dB(A)	摘要 (附属品その他)	台数	
								管理棟	教育棟
(V-1)	天井埋込形換気扇	120		15	1 × 100	32	ステンレスウェザーカバー付(100%) FY-24B2/H 松下電器産業(株)	2台	7台
(V-2)	同上	200		26	1 × 100	40	同上 FY-24BG/H		1台
(V-3)	同上	390		47	1 × 100	40	ステンレスウェザーカバー付(150%) FY-32B2/H/21		5台
(V-4)	同上	500		135	1 × 100	49	同上 FY-38B2/H/17	1台	1台
(PF-1)	アロペラファン (250%)	600		26	1 × 100	42	格付付。風圧タイプ。ステンフード付 FY-25EFG-D1, FY-25EFG-D (木目塗装)	9台	5台
(PF-4)	有圧換気扇 (200%)	780		35	1 × 100	40	ステンレスフード付 FY-25GSE 松下電器産業		1台
(PF-5)	有圧換気扇 (300%)	1,880	2	60	3 × 200	48	同上 FY-30GTF	1台	2台
(PF-6)	有圧換気扇 (400%) 統合専用	3,650	2	450	3 × 200	63	同上 FY-40GTF		2台
(AV-1)	熱交換形換気扇 (天井取付タイプ)	80	エネルギー(熱効率) 60%	28	1 × 100	33	ステンレスウェザーカバー付(100%) スイッチ付 FY-16ZB/1-W	3台	10台
(AV-2)	熱交換形換気扇 (天井埋込形)	100	60	45	1 × 100	25	スイッチ付 FY-150Z 室内排気グリル、室内混合気グリル アレルバンドキャップ(100%)	3台	
(AV-3)	熱交換形換気扇 (天井埋込形)	150	60	103	1 × 100	35	スイッチ付 FY-250Z 室内排気グリル、室内混合気グリル アレルバンドキャップ(150%)		1台
(AV-4)	熱交換形換気扇 (天井埋込形)	300	60	125	1 × 100	33	スイッチ付 FY-500ZD 室内排気グリル、室内混合気グリル アレルバンドキャップ(200%)	4台	


註記：(RR-1) (RR-2) 及び (PAC-1) (PAC-2) の屋外ユニットは、耐塩害塗装を行う。

工事名称 沖縄県立芸術大学施設整備工事 管理棟一般教育棟(空調設備)				
図面名 機器表(空調設備)				
承認	検図	製図	縮尺	図番
		縮尺	—	M-3
三栄工業株式会社				

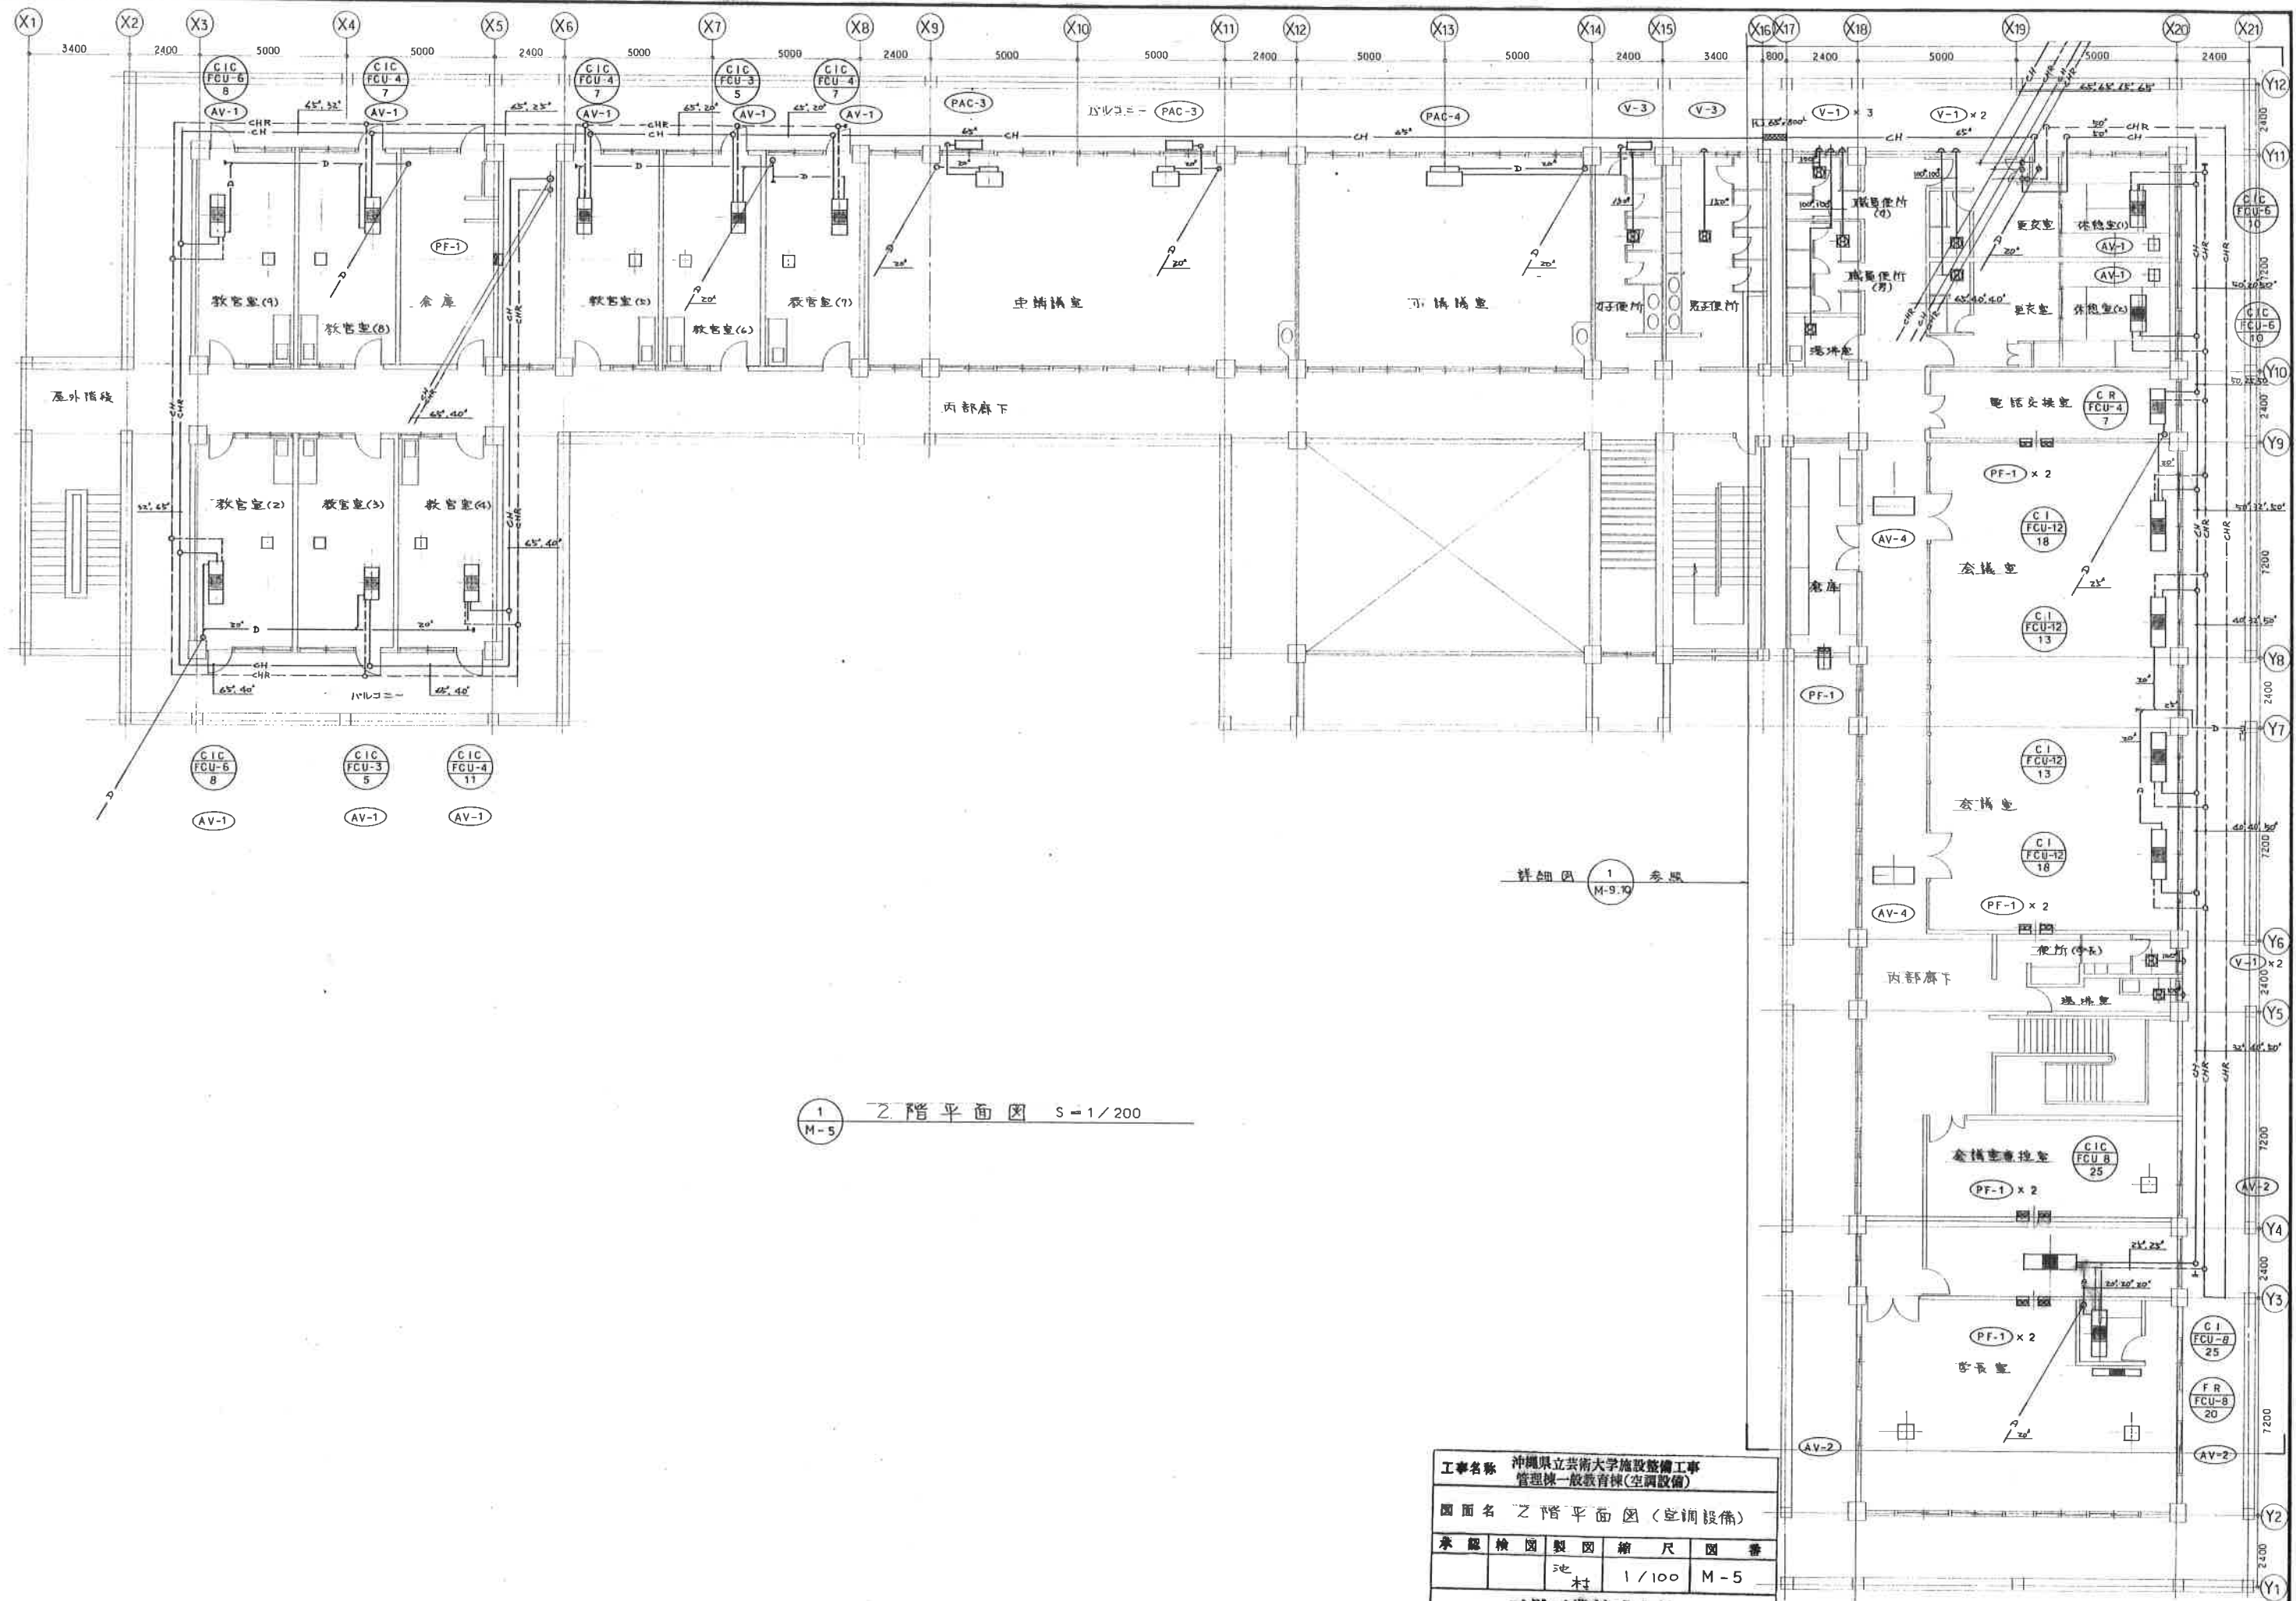

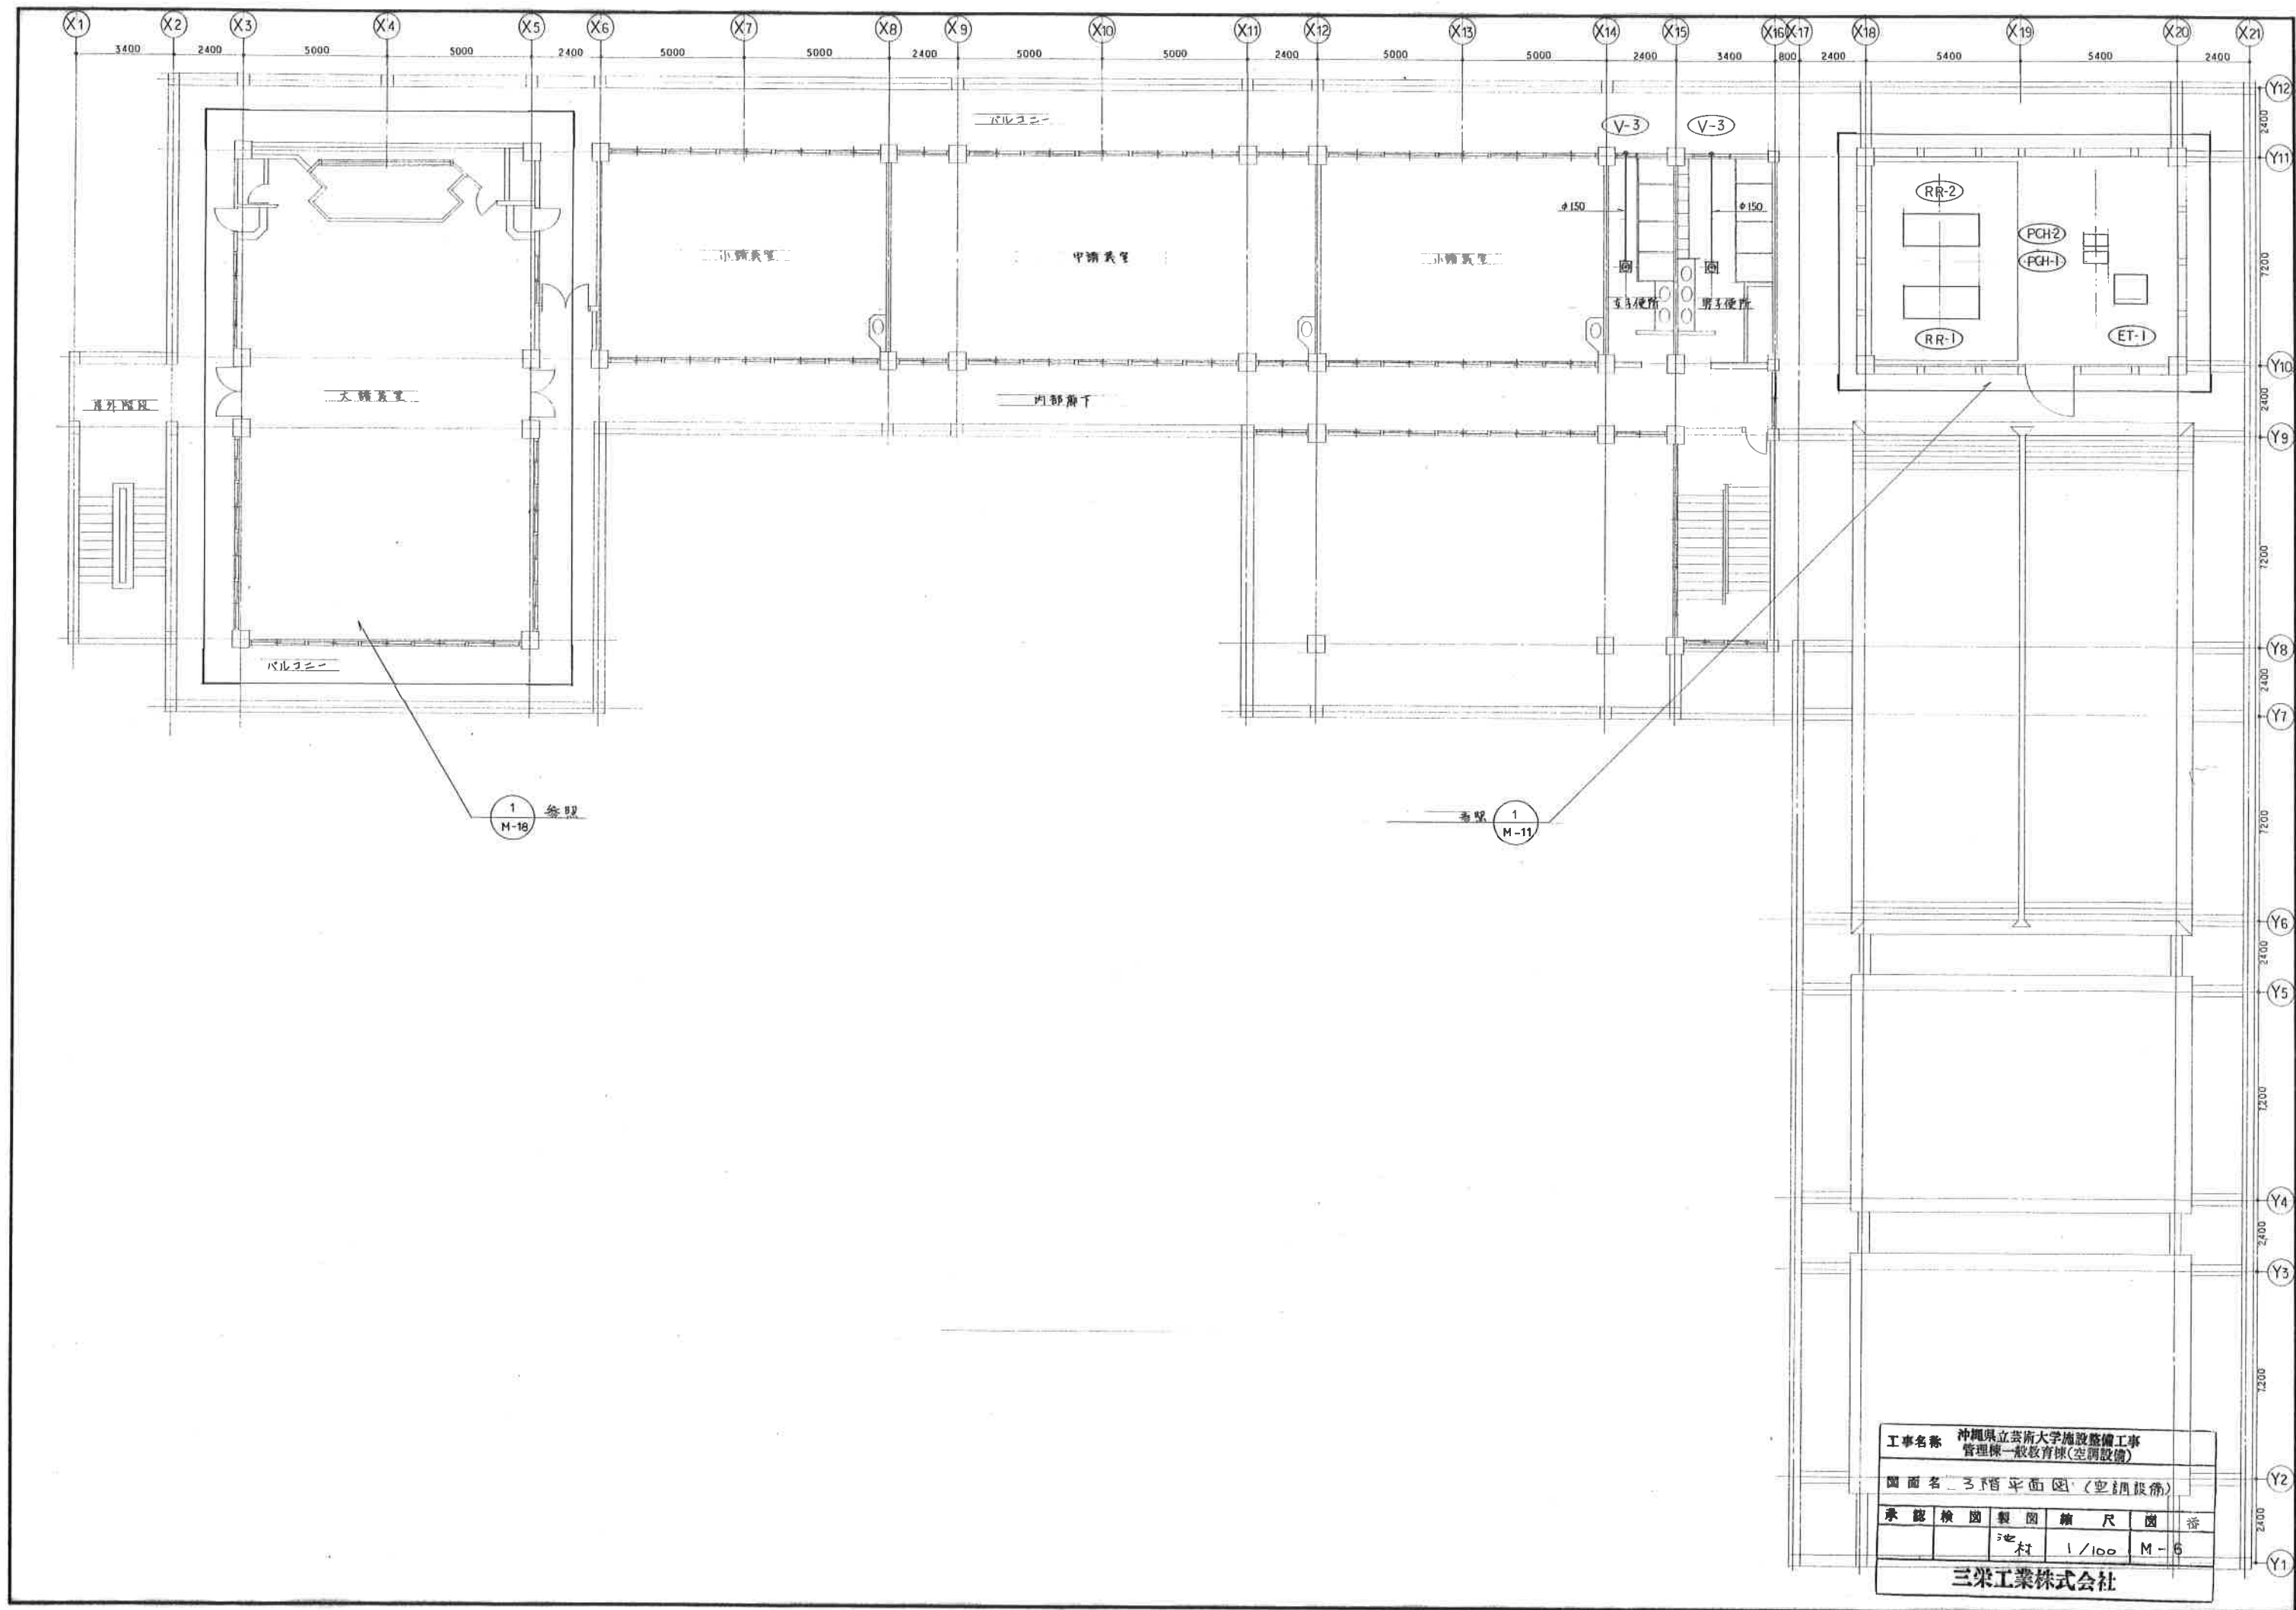



工事名称 沖縄県立芸術大学施設整備工事 管理棟一般教育棟(空調設備)				
図面名 3F平面図(空調設備)				
承認	検図	製図	縮尺	図番
		池村	1/100	M-6
三栄工業株式会社				

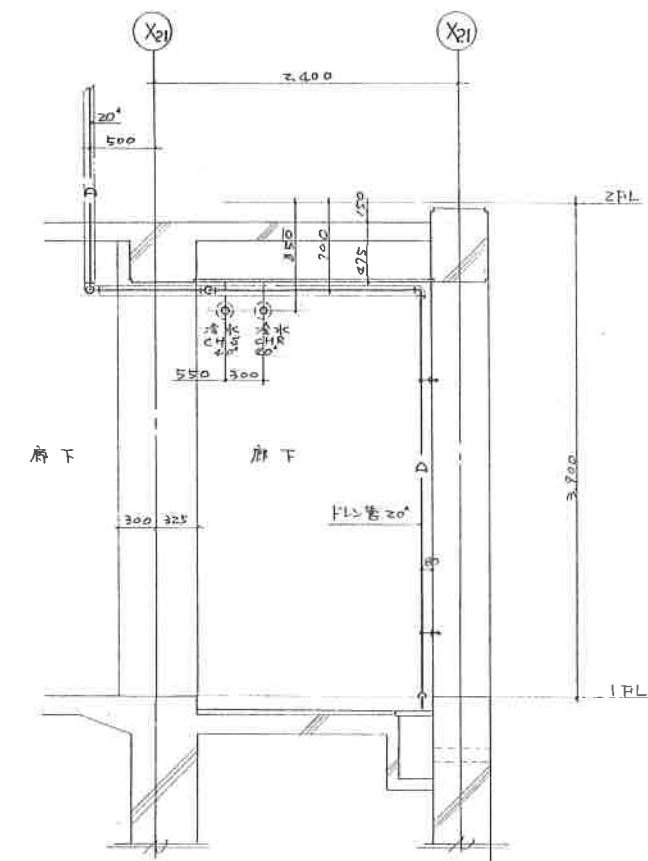


Technical drawing of a mechanical assembly, likely a pump or motor component, showing a cross-section with dimensions. The drawing includes a central shaft with a pulley or flywheel at the top and a base. Dimensions are given in millimeters (mm) and centimeters (cm). Key dimensions include: total height 3100 mm, base height 150 mm, shaft diameter 100 mm, and various internal clearances and offsets.

ドレン配管図 頁 1/30

工事名称				沖縄県立芸術大学施設設備工事 管理棟一般教育棟(空調設備)	
図面名 管理棟1階平面図(その他)					
承認	検図	製図	縮尺	図番	
		池村	1/50	M-8	
三栄工業株式会社					

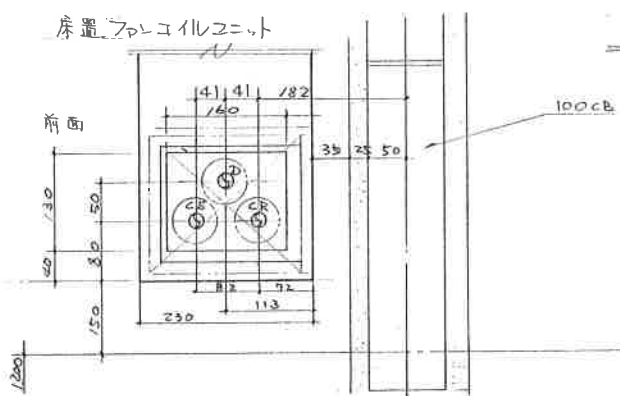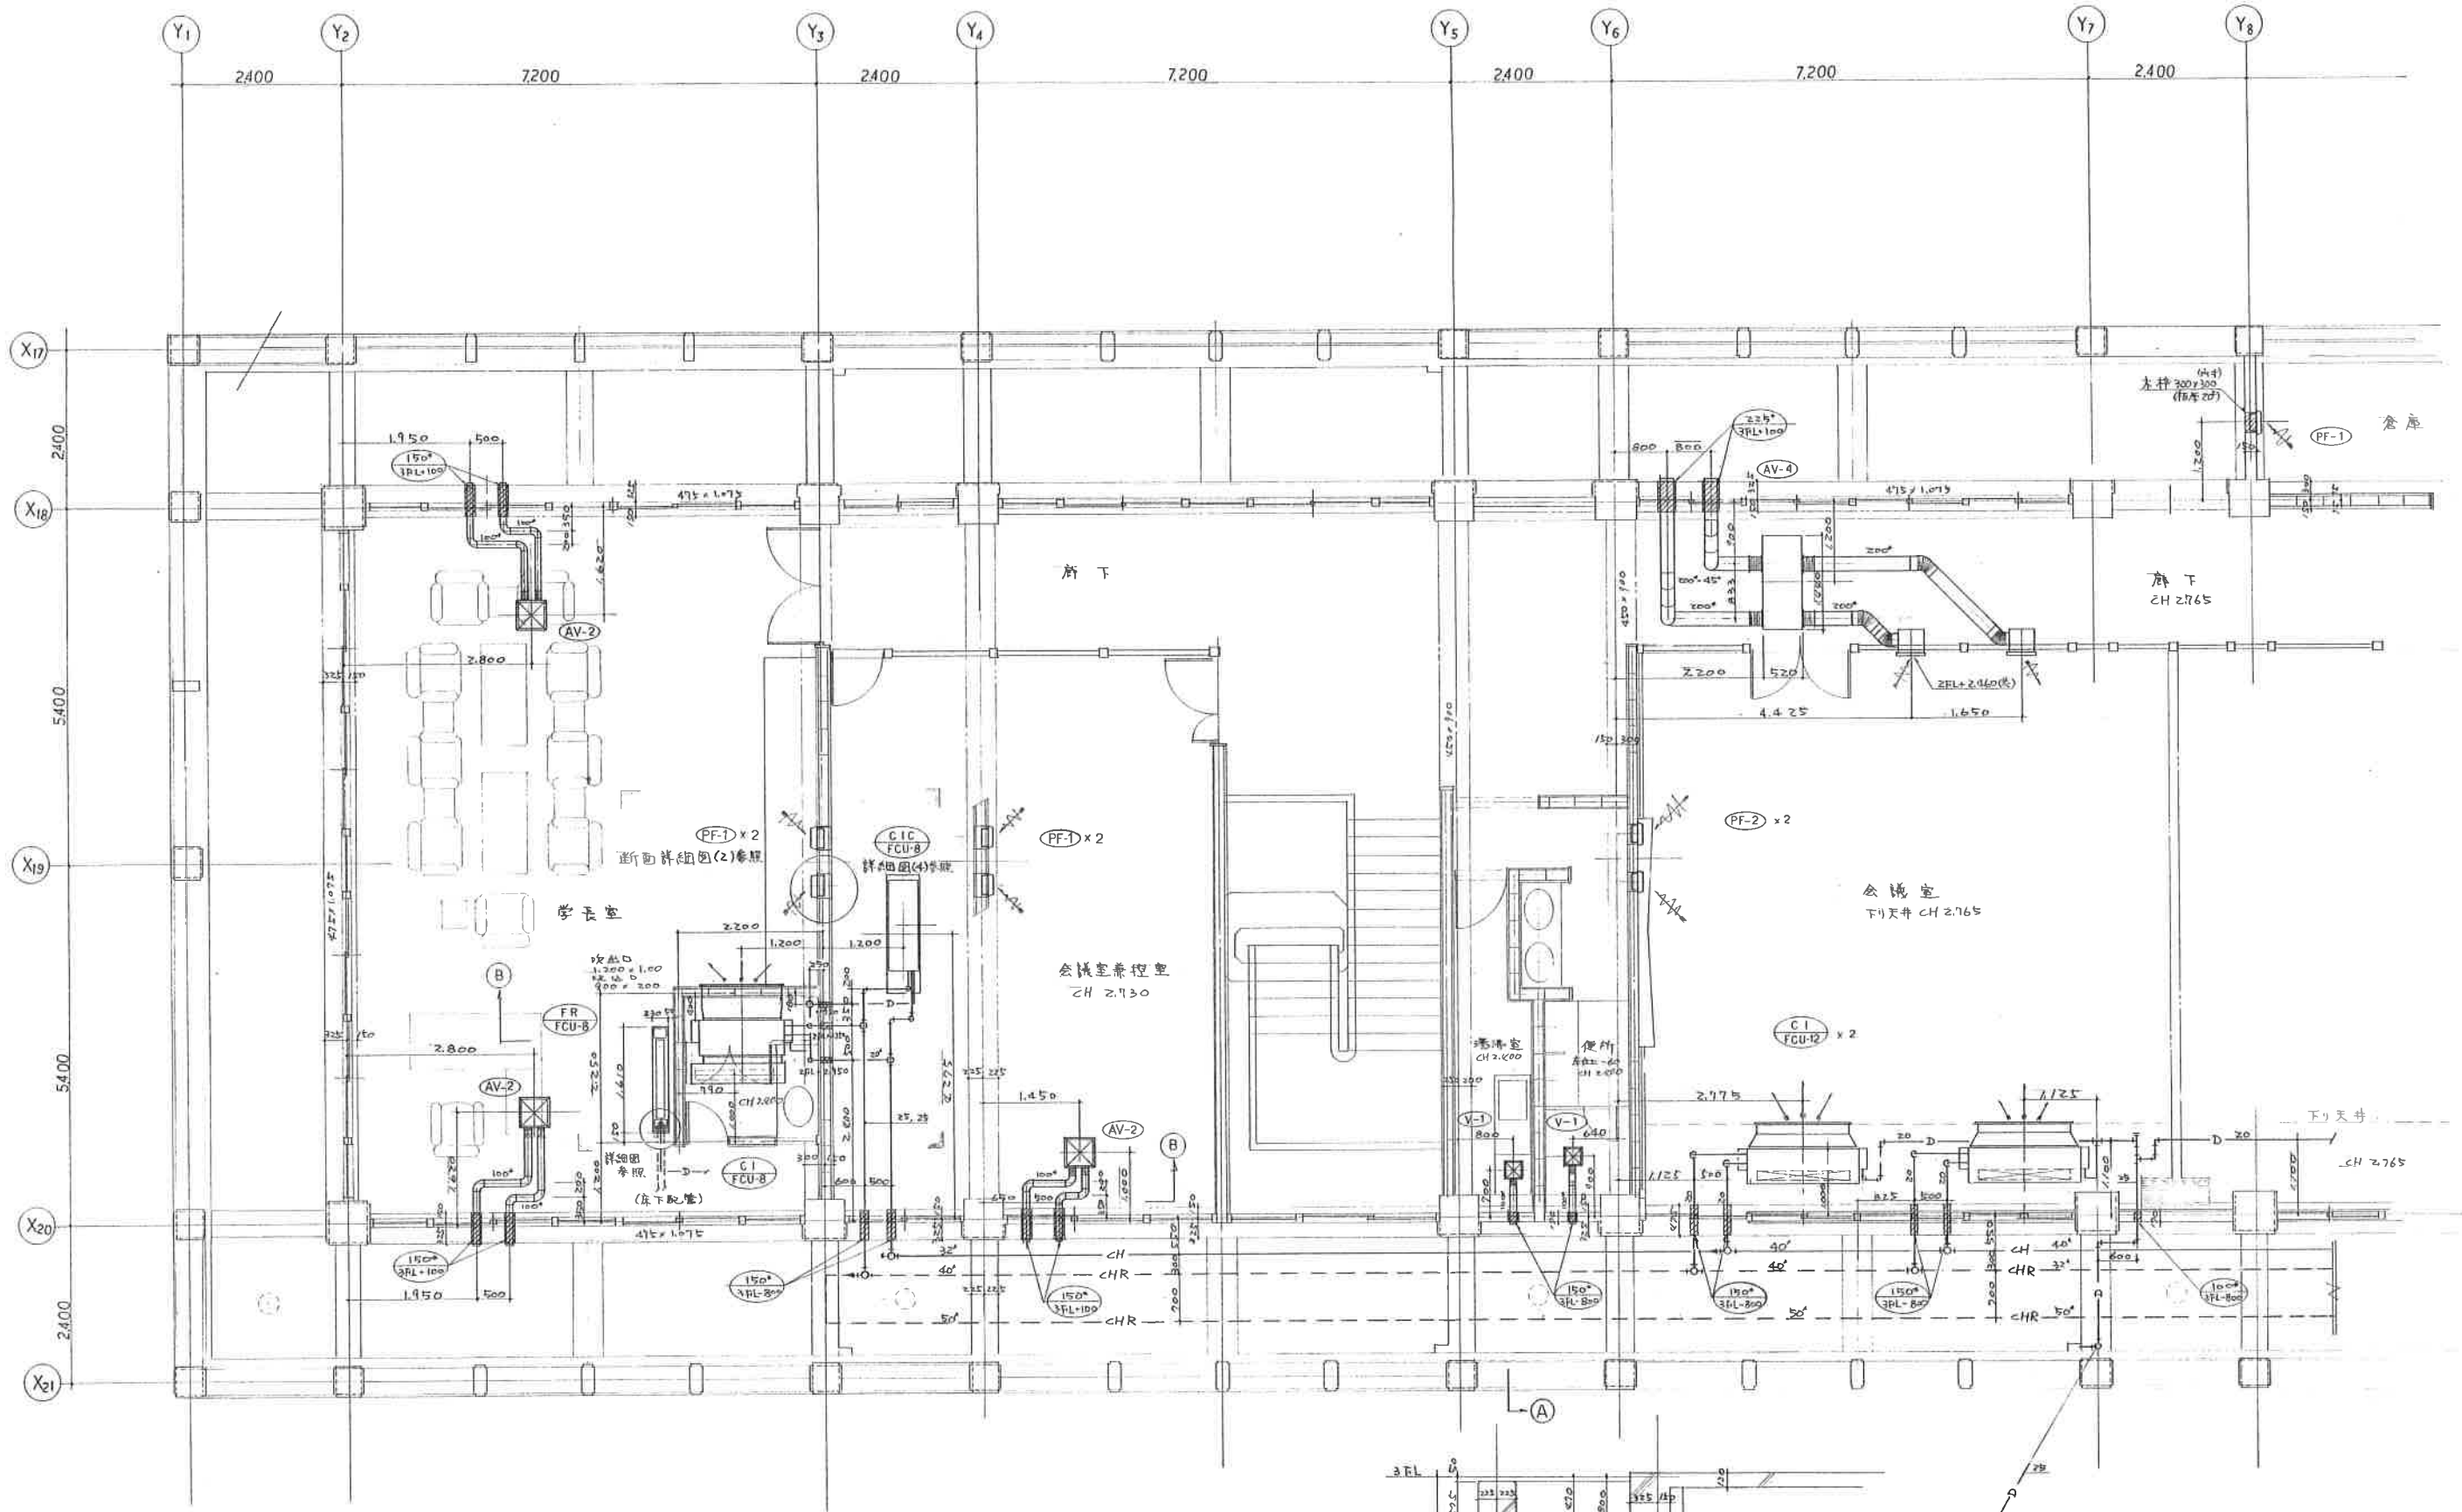


管理棟2階平面図 8:1/50

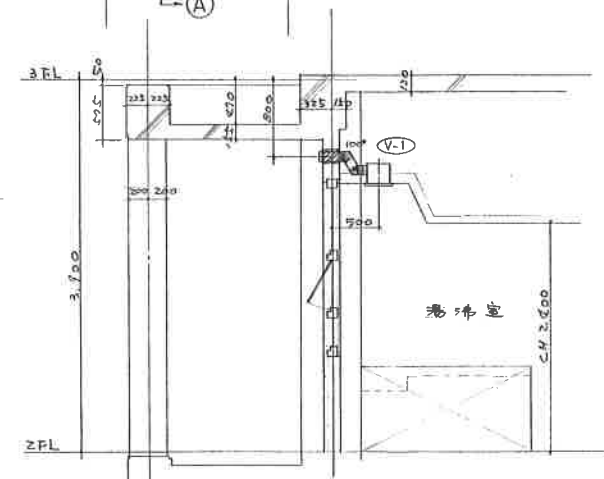


① 断面図 8:1/40

工事名称 沖縄県立芸術大学施設整備工事 管理棟一般教育棟(空調設備)				
図面名 管理棟2階平面図(その1)				
承認	検図	製図	縮尺	図番
		5/27	1/50	M-9
三栄工業株式会社				

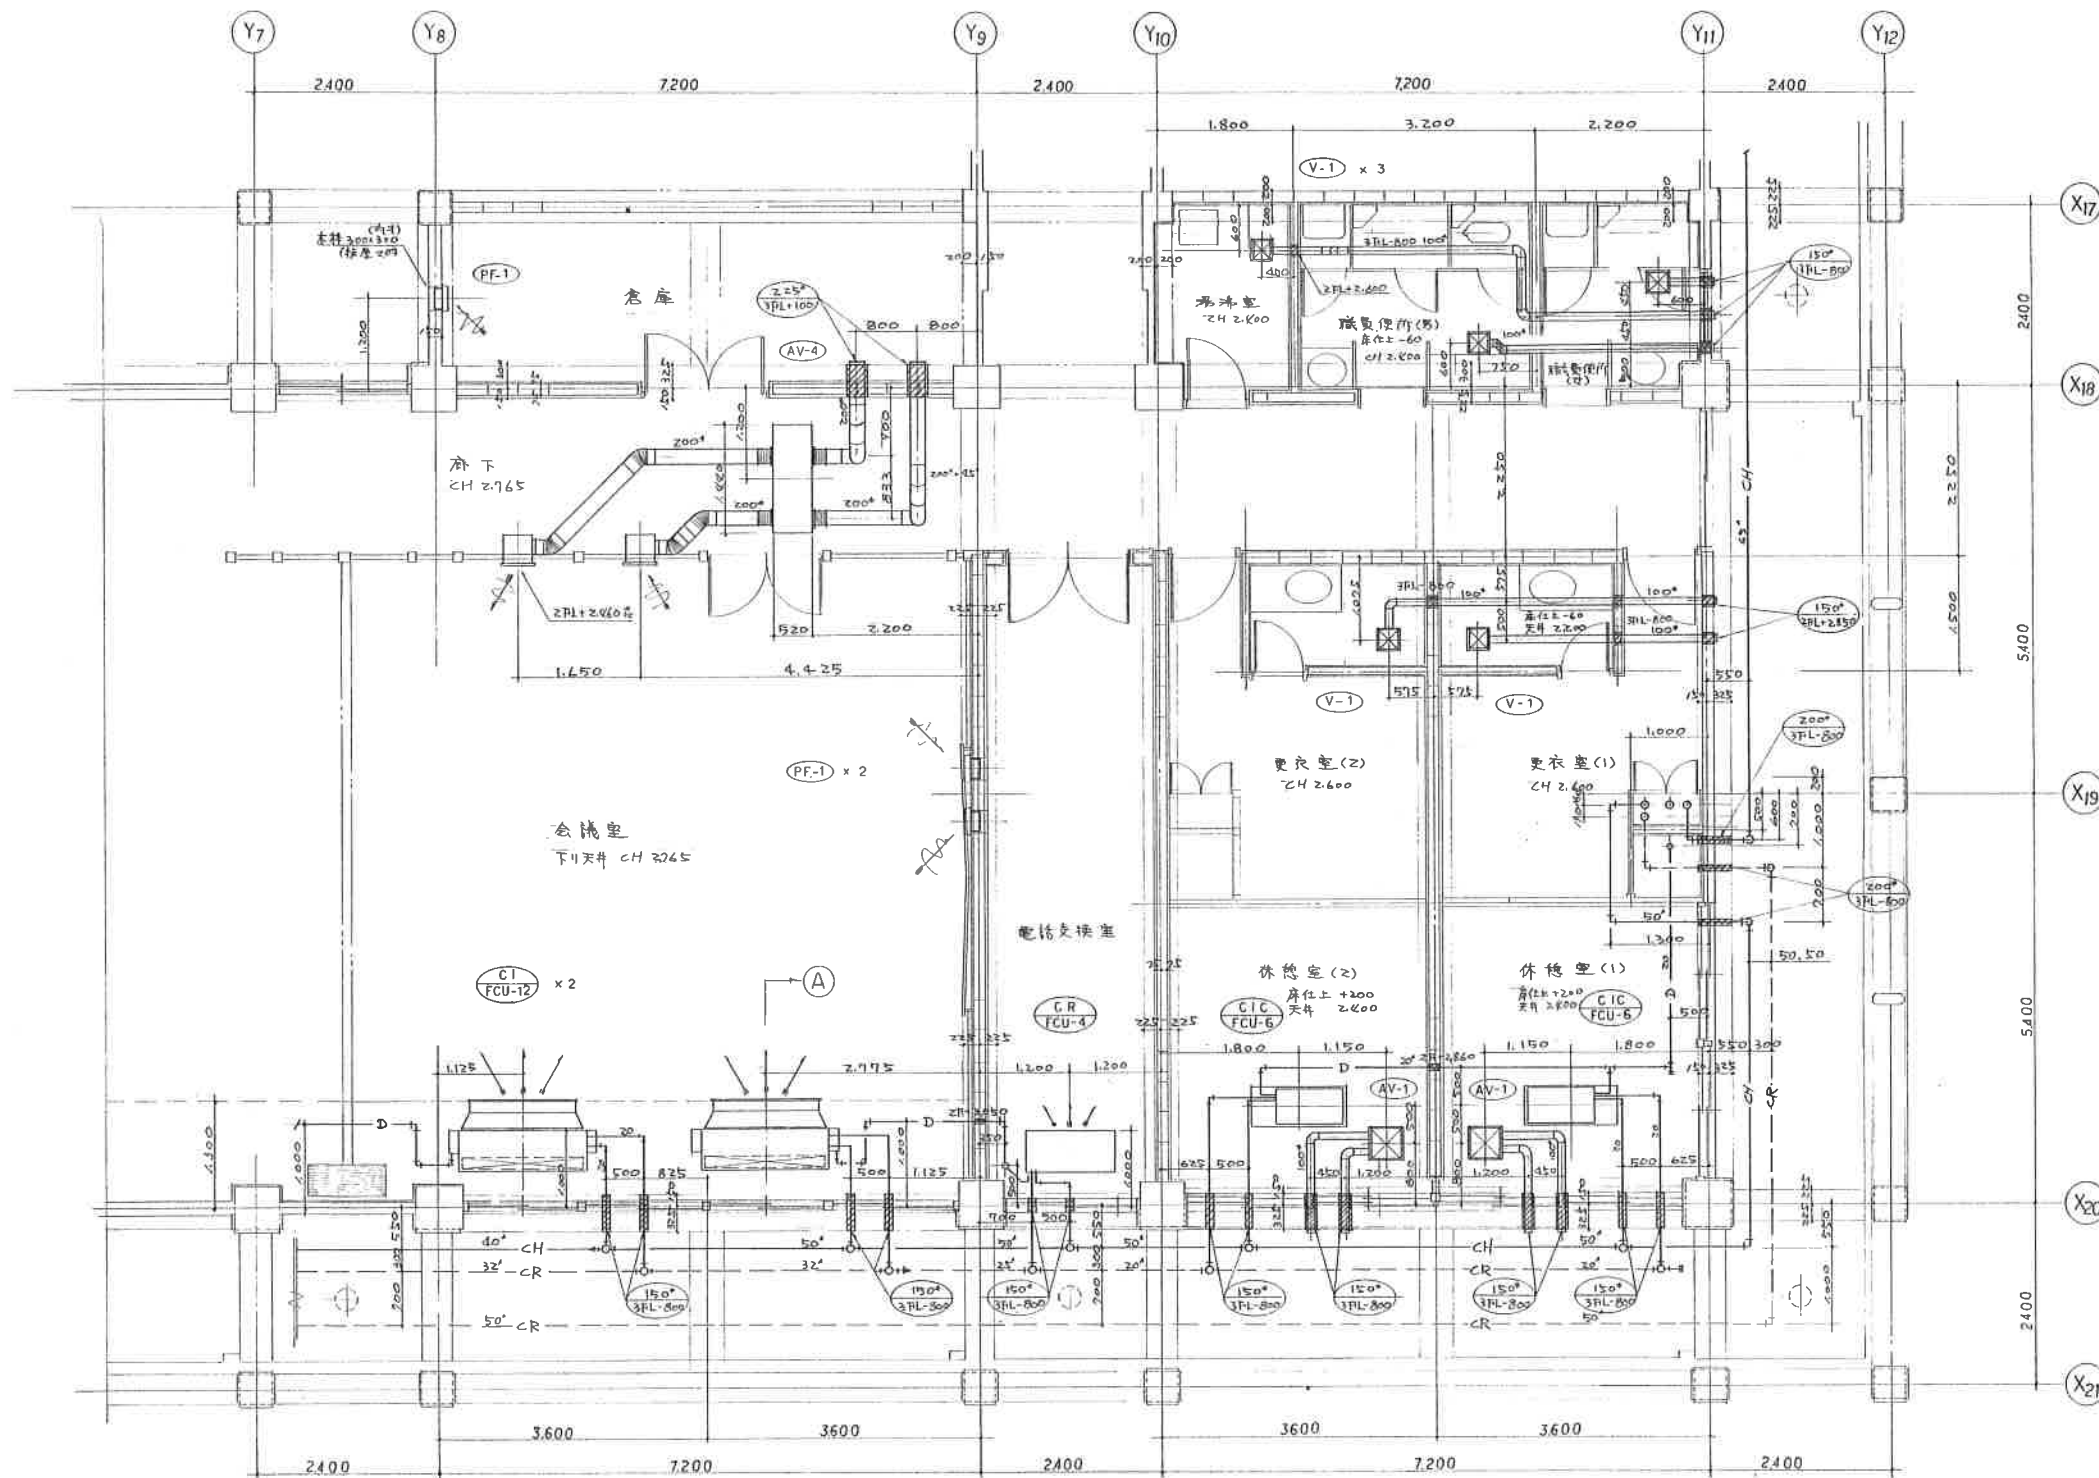


管理棟2階平面図 5:1/50

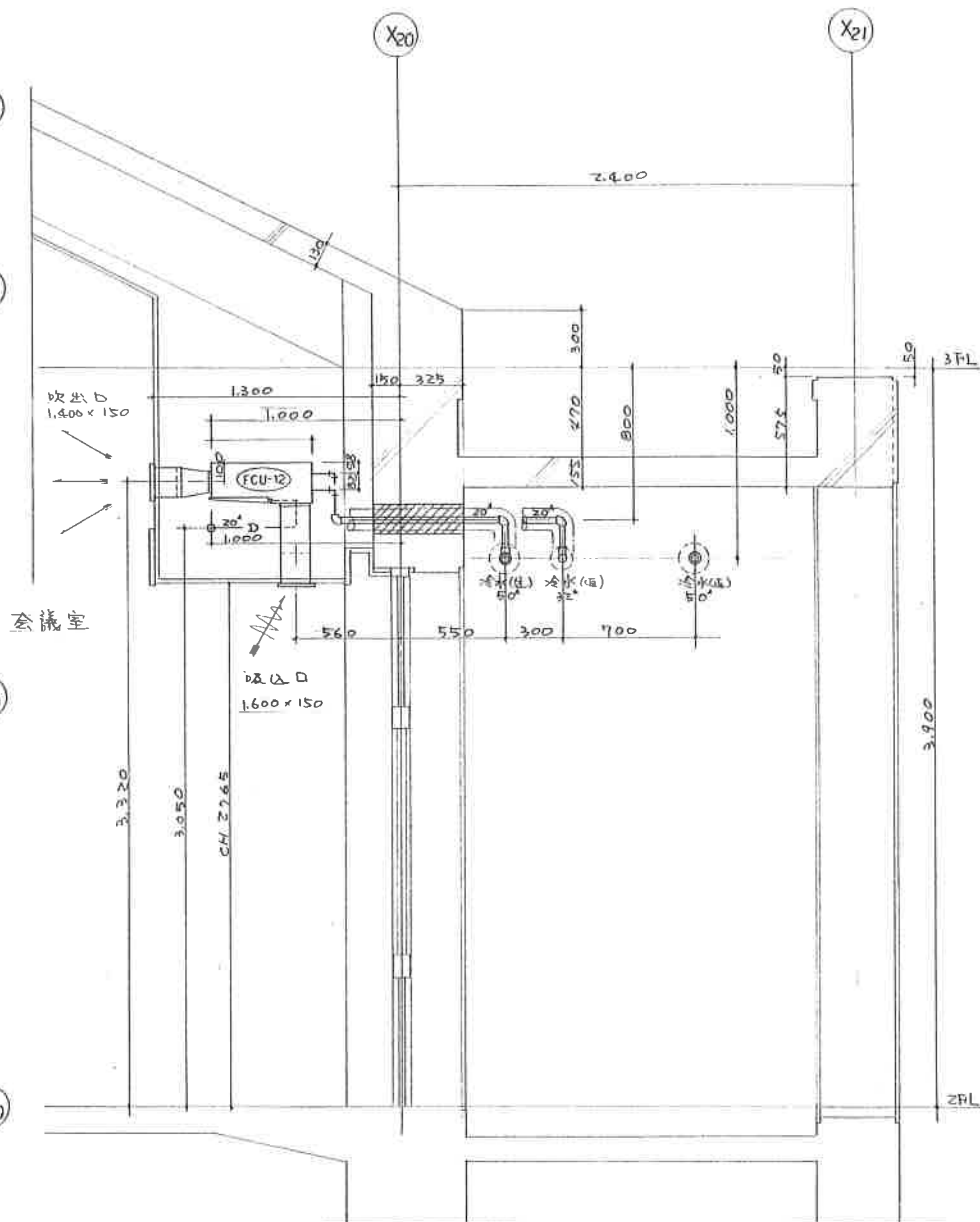


① 断面図 5:1/20

工事名称 沖縄県立芸術大学施設整備工事 管理棟一般教育棟(空調設備)				
図面名 管理棟2階平面図(7~2)				
承認	検図	製図	縮尺	図番
		池村	1/20, 1/50	M-10
三栄工業株式会社				

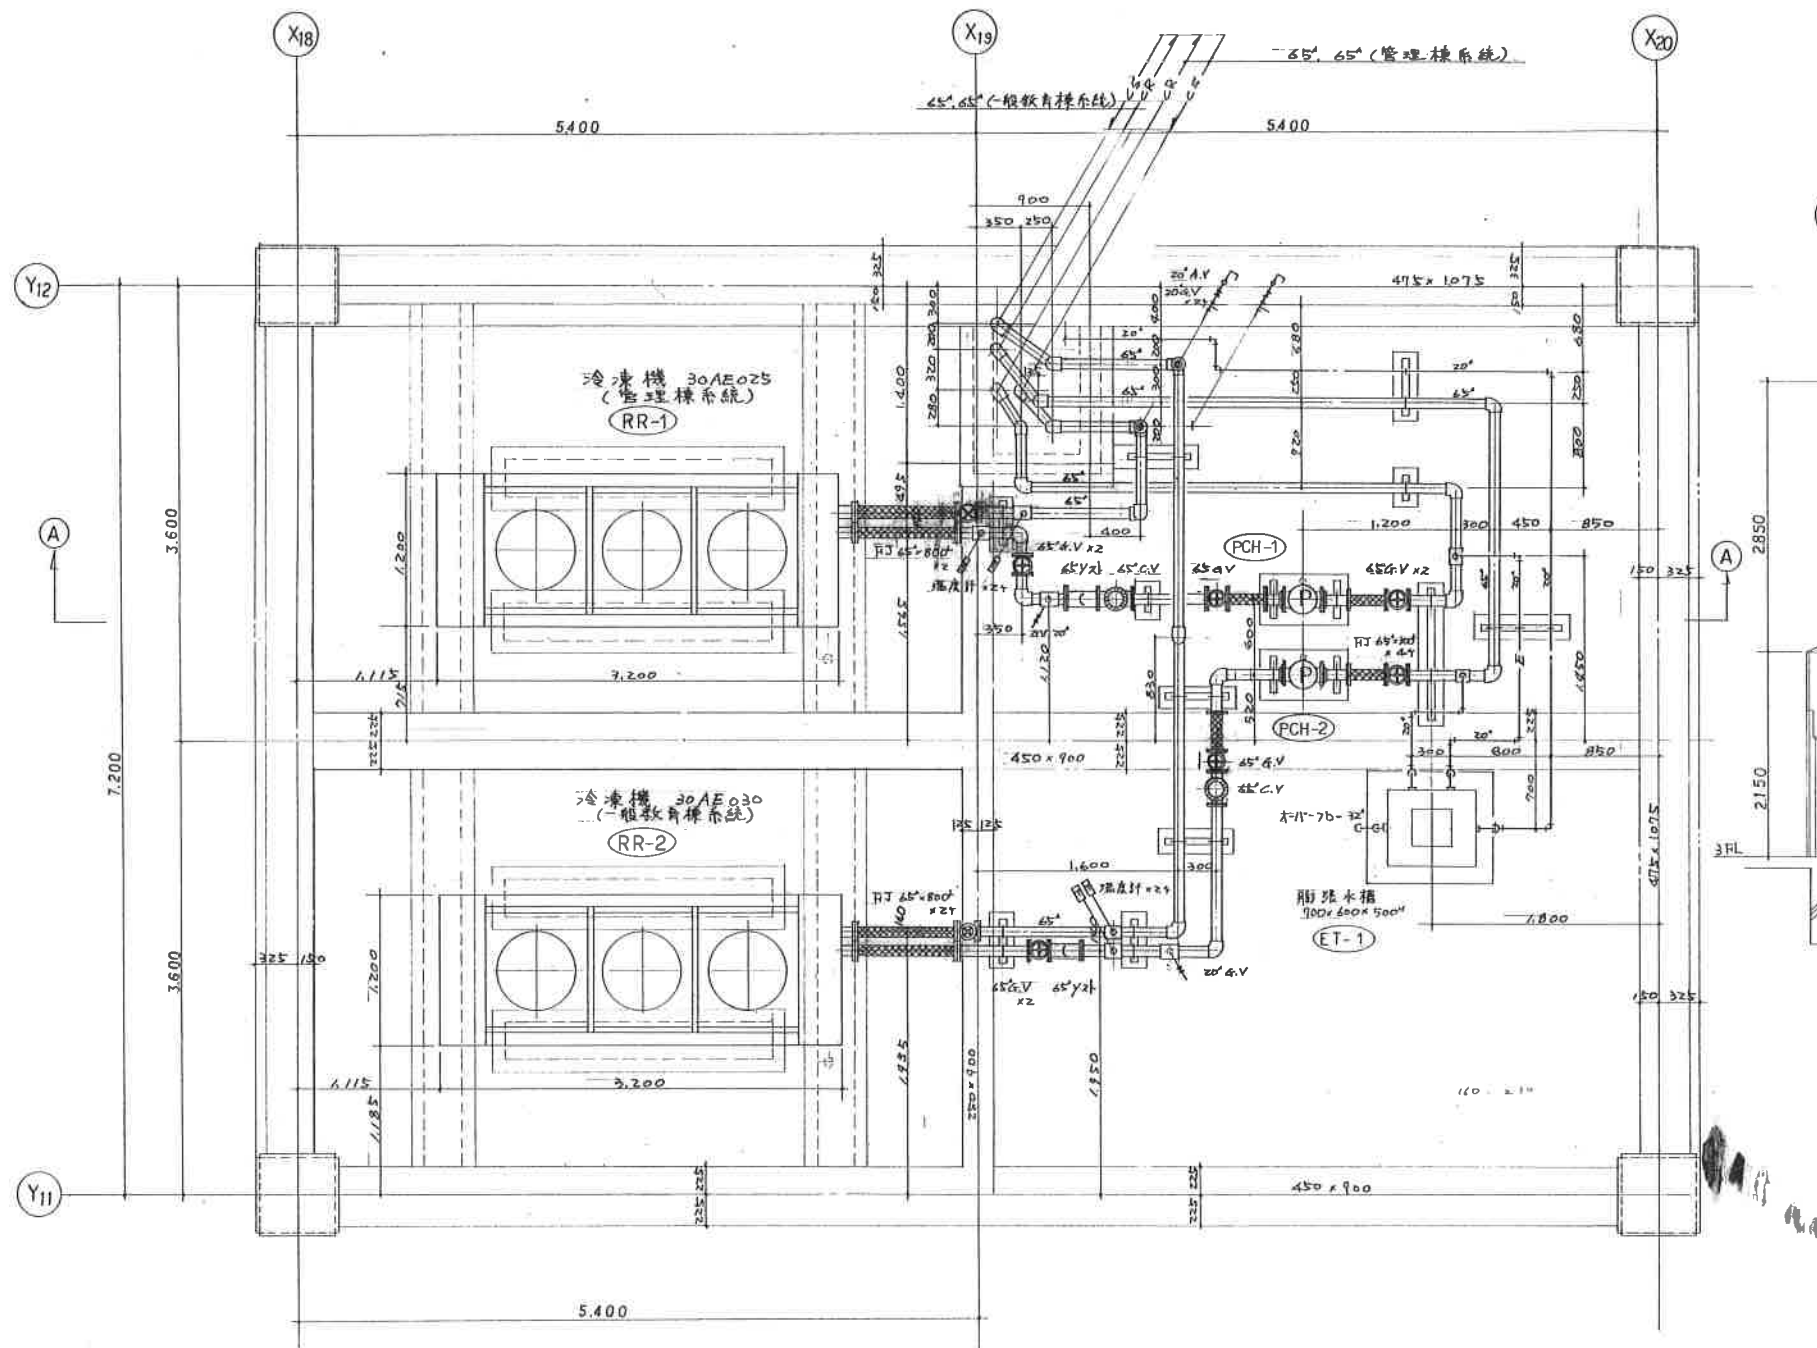


管理棟空調機械室平面図 5.1/30

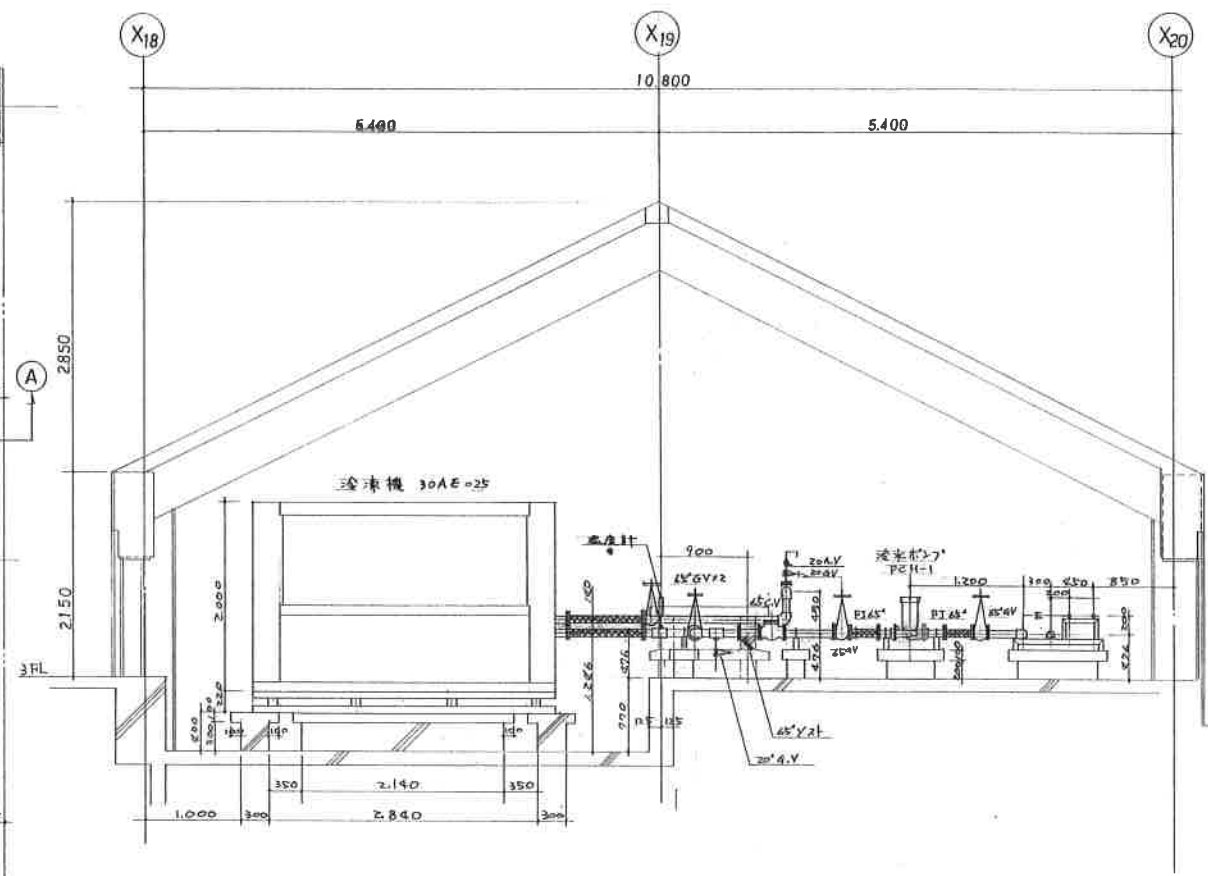

①-① 断面図 5.1/40


工事名称 沖縄県立芸術大学施設整備工事 管理棟一般教育棟(空調設備)				
図面名 管理棟空調機械室平面図				
承認	検図	製図	縮尺	図番
		地村	1/30	M-11
三栄工業株式会社				

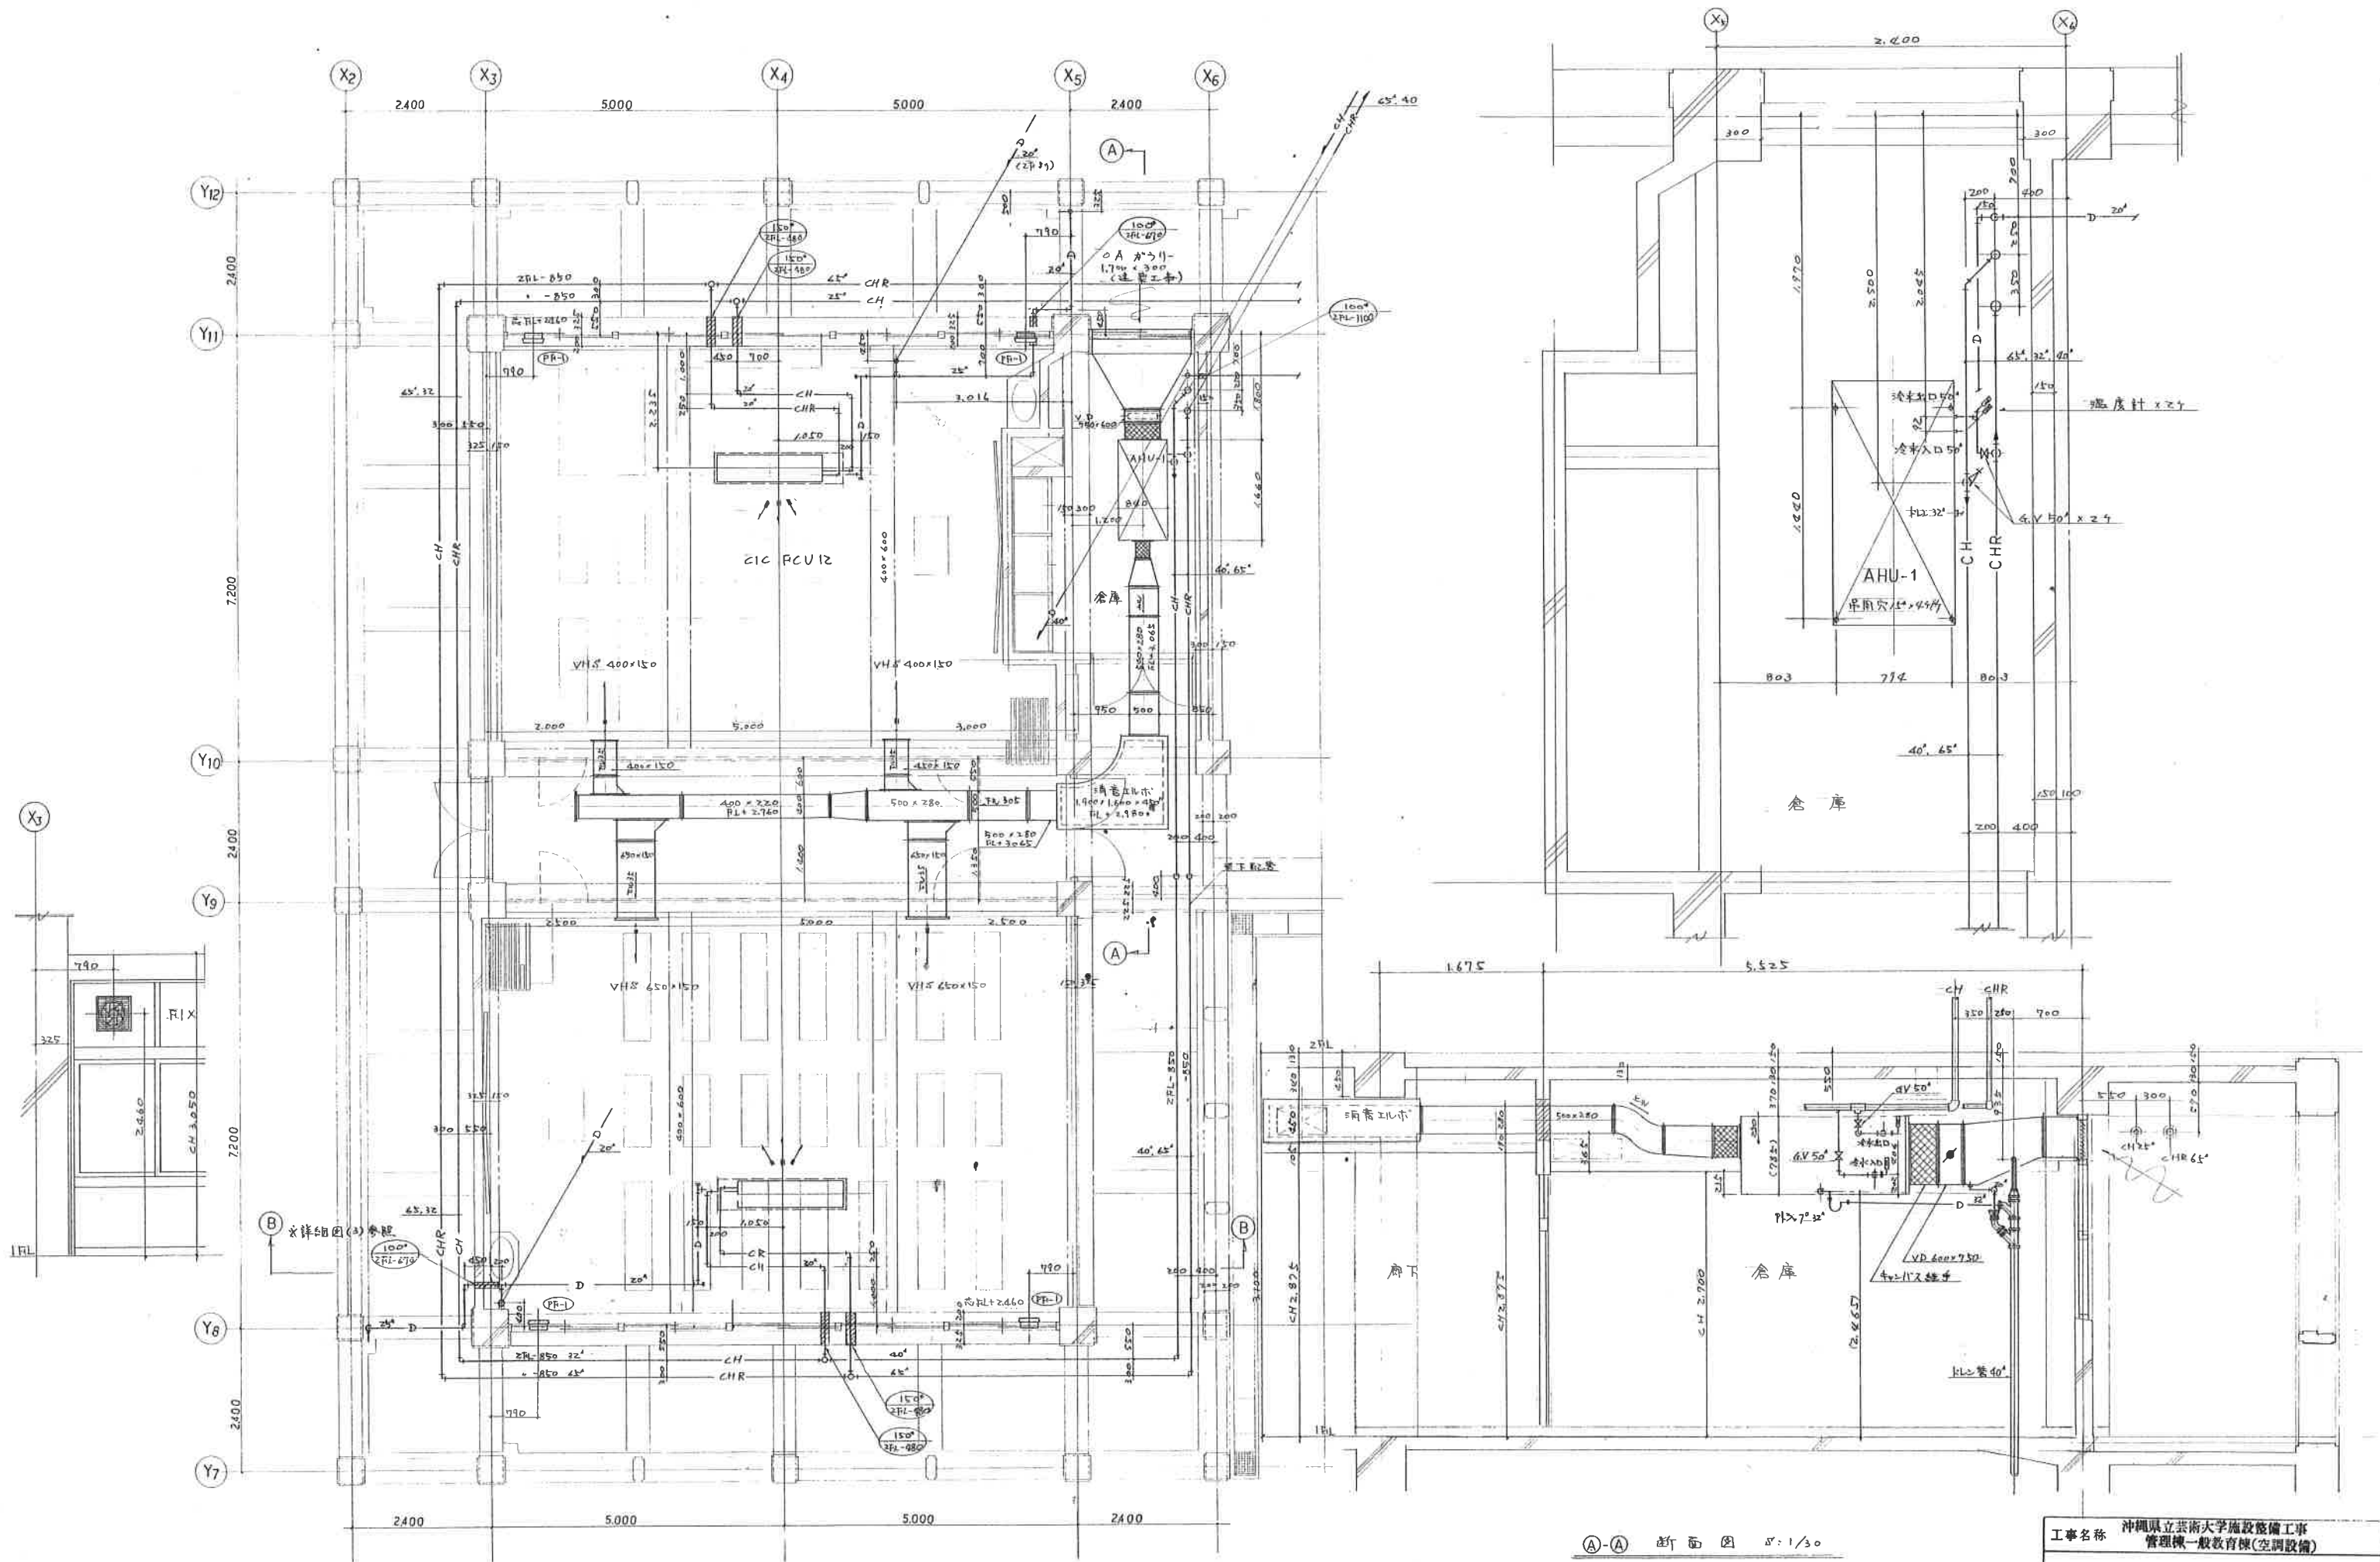


1F 平面図 1/50

①-① 断面図 1/30


工事名称 沖縄県立芸術大学施設整備工事				
管理棟一般教育棟(空調設備)				
図面名 1 般教育棟1F平面図(1/50)				
承認	検図	製図	縮尺	図番
			1/50.30	M-13
三栄工業株式会社				

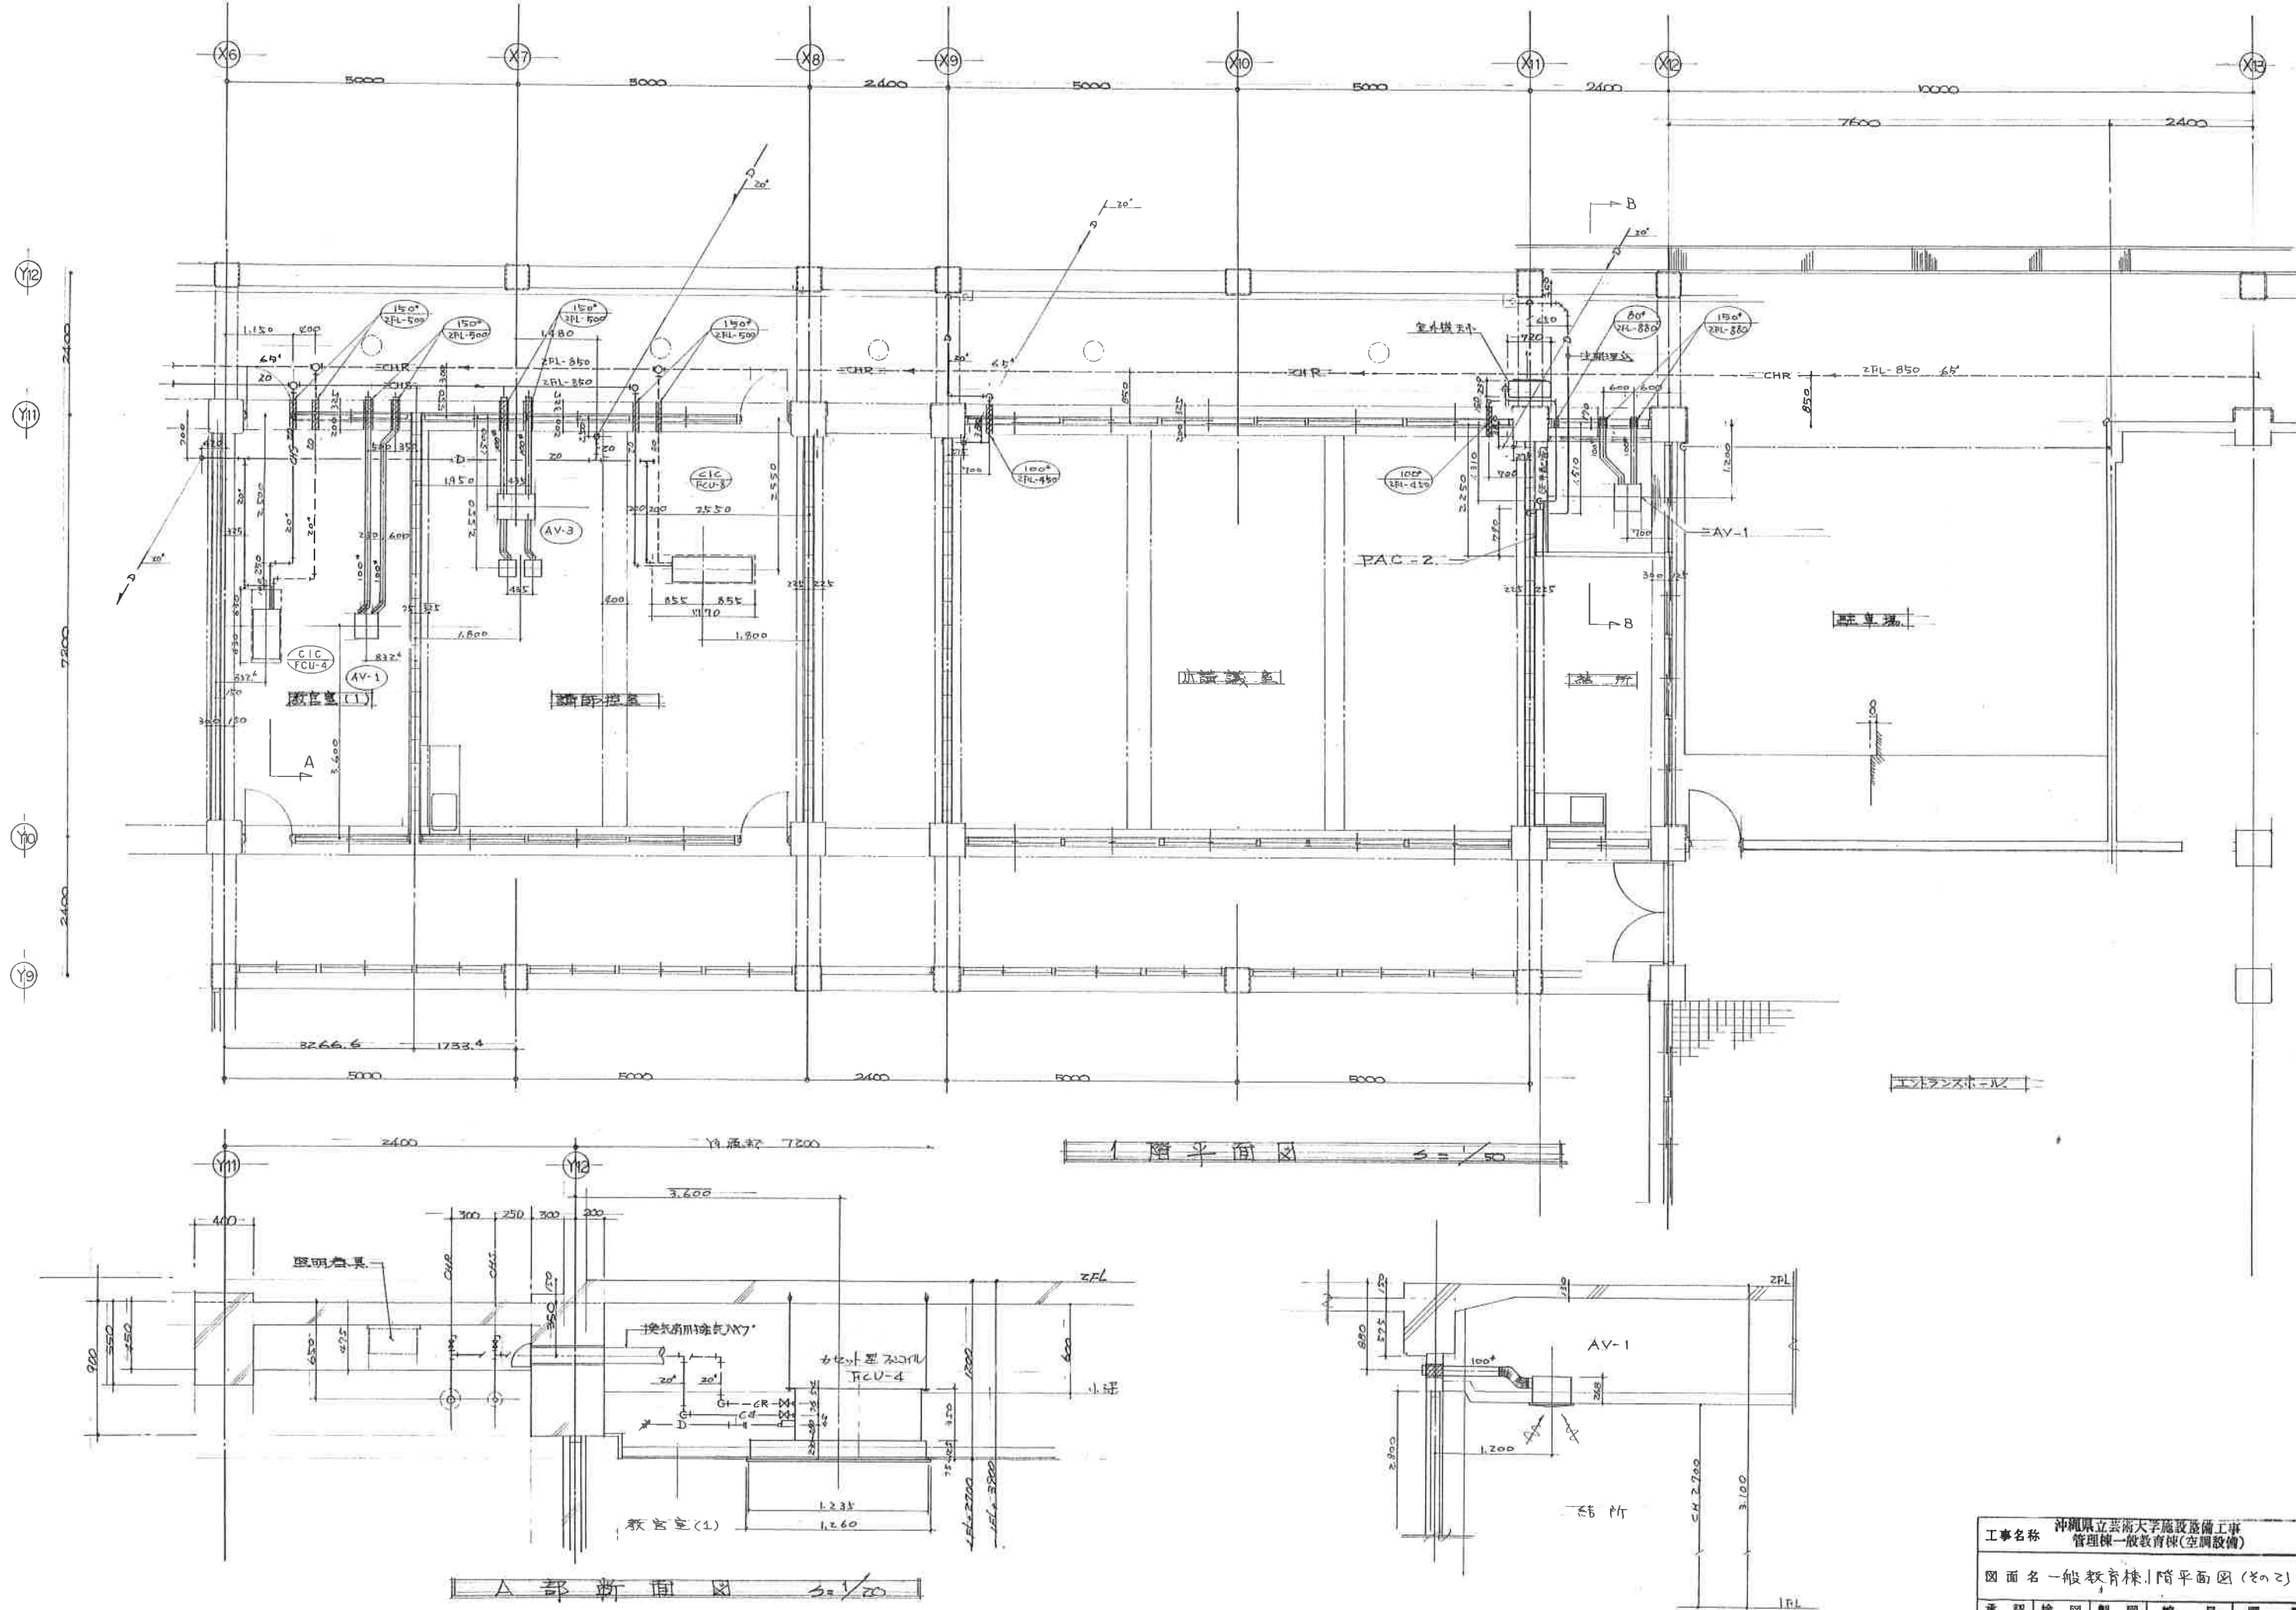

工事名称 沖縄県立芸術大学施設整備工事 管理棟一般教育棟(空調設備)				
図面名 一般教育棟1階平面図(空調)				
承認	検図	製図	縮尺	図番
		1/50.20		M-14
三栄工業株式会社				

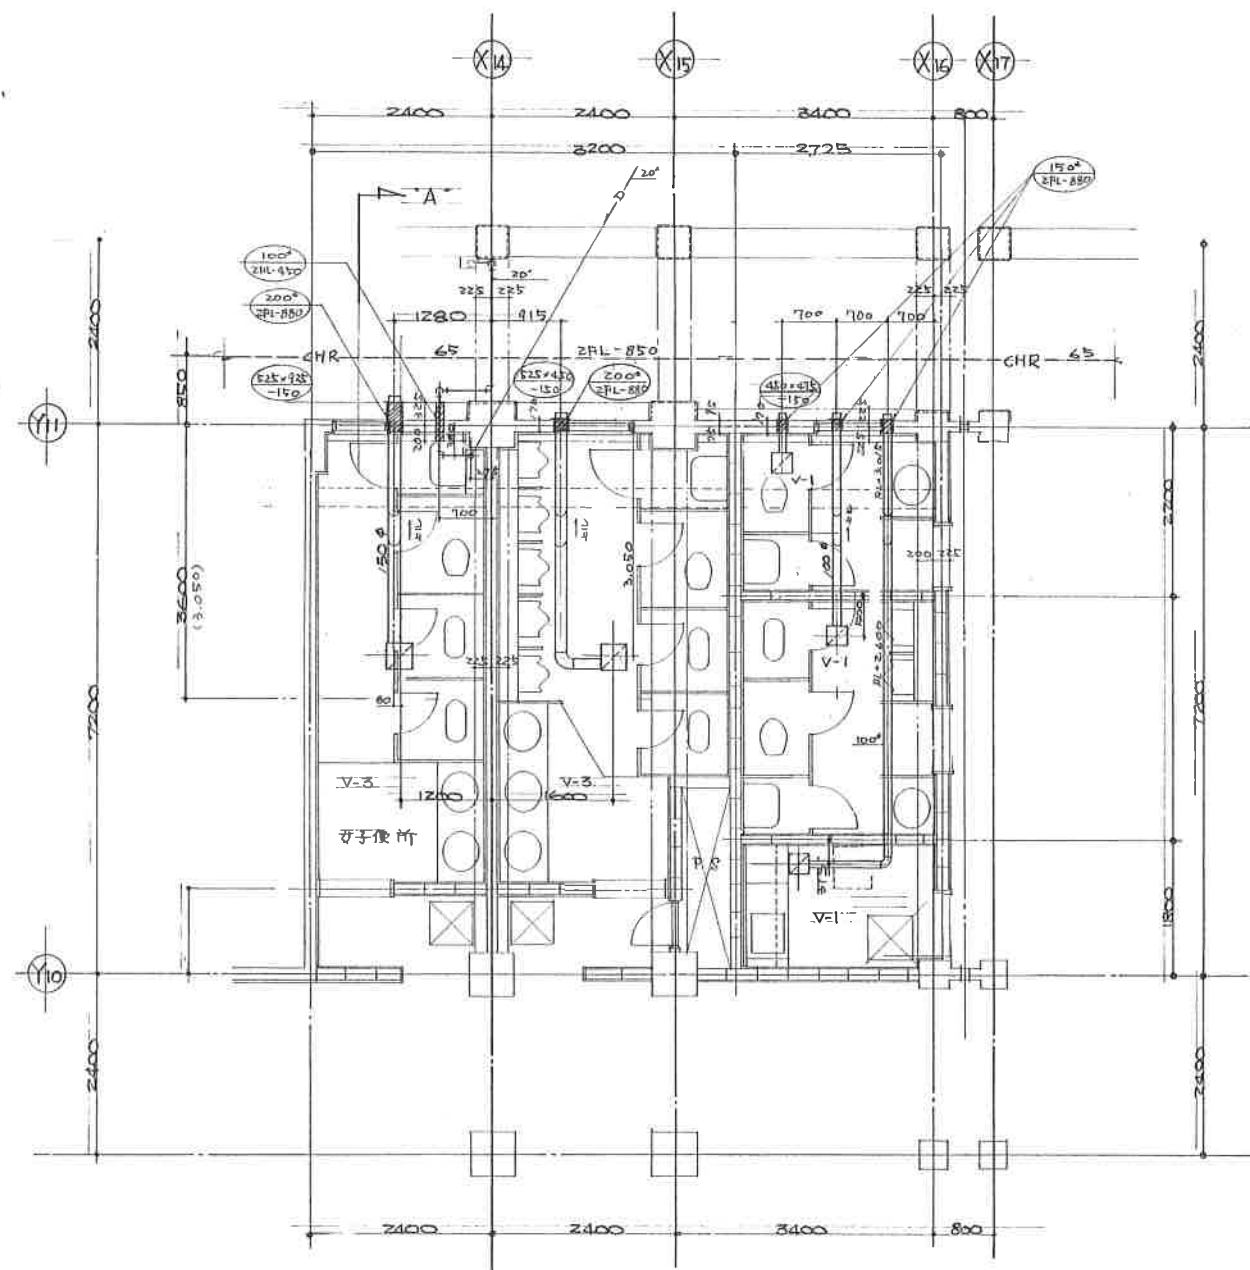


1階便所平面図 縮尺 1/50

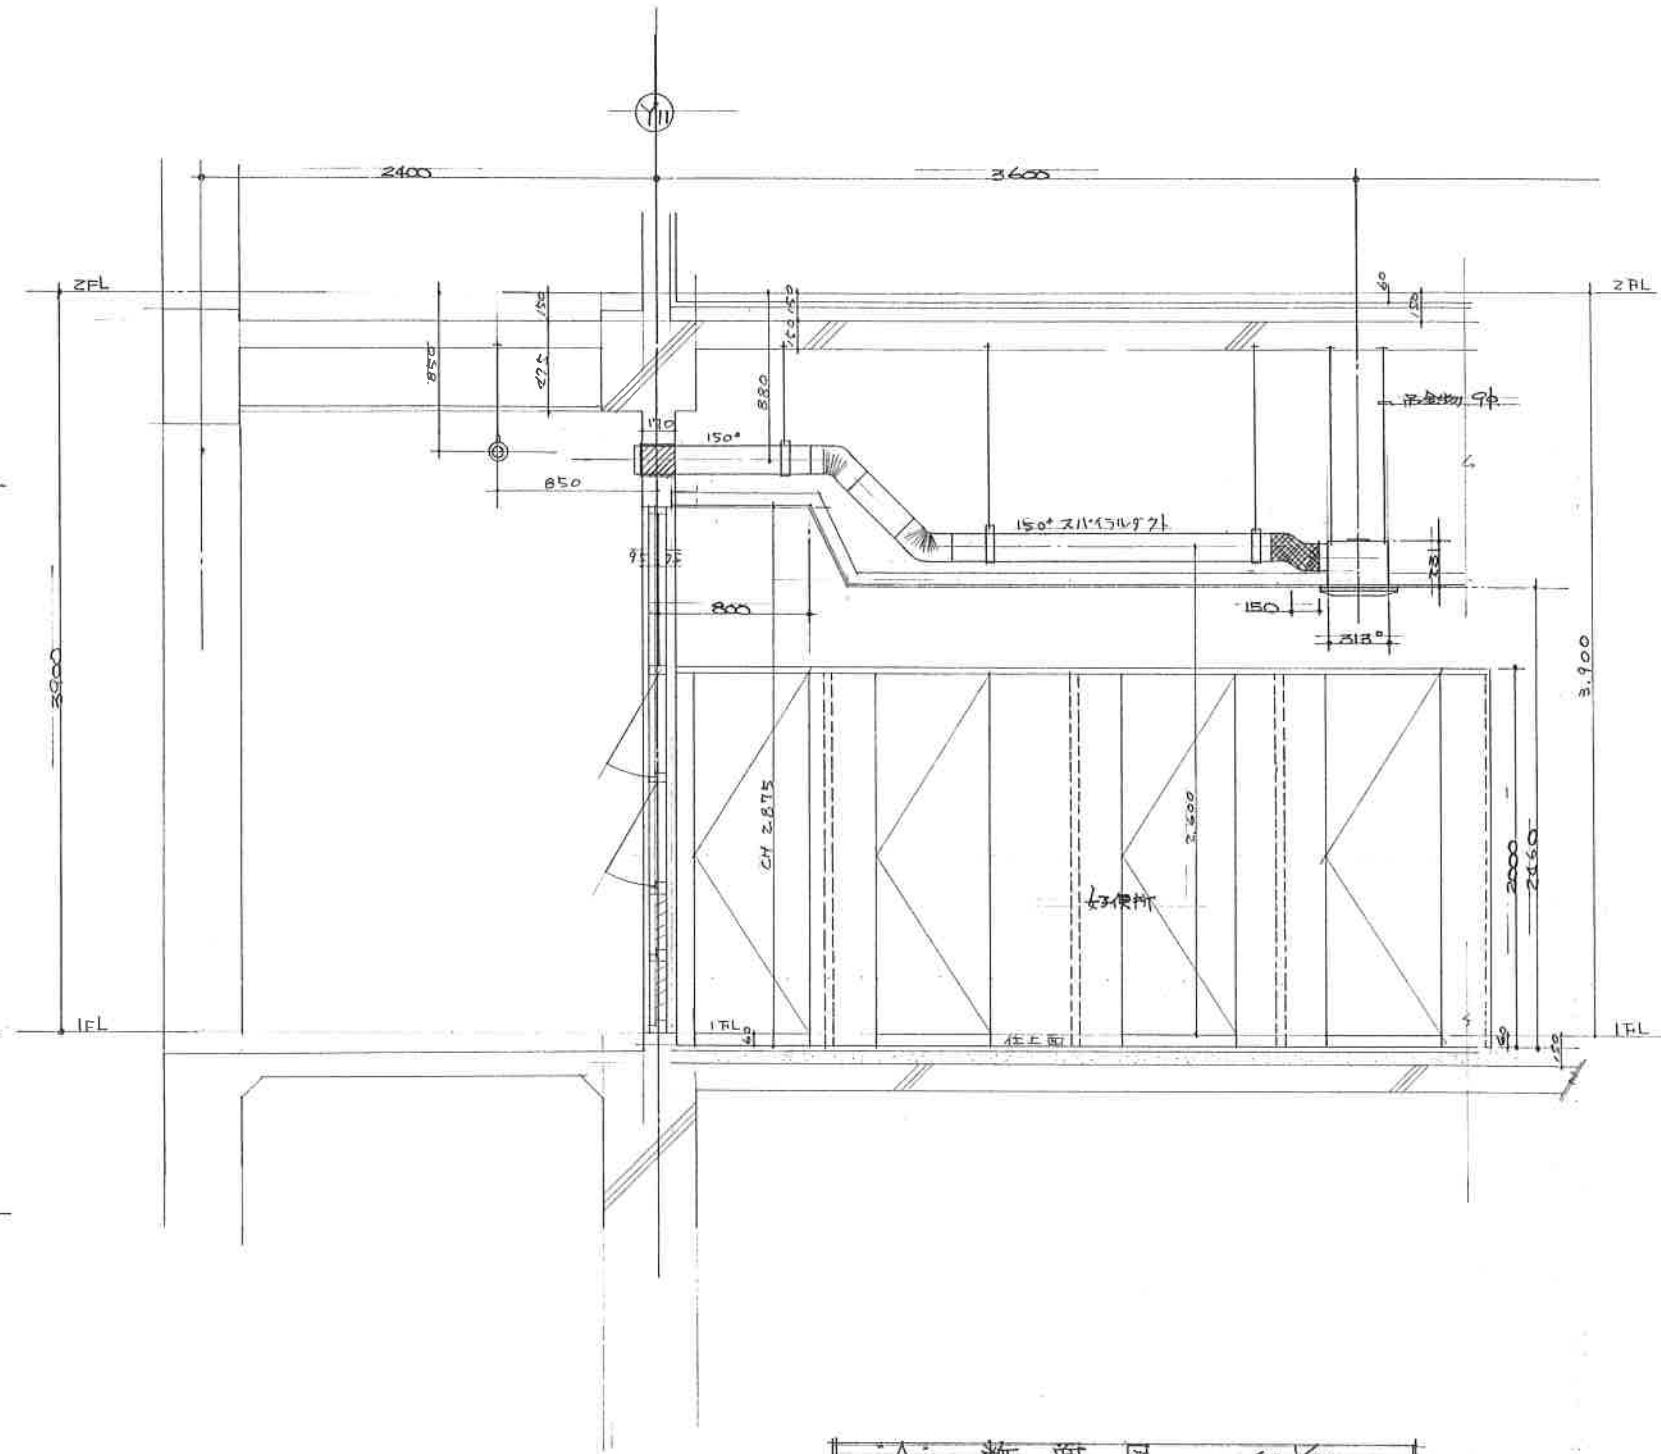


A-A断面図 縮尺 1/20

工事名称 沖縄県立芸術大学施設整備工事 管理棟一般教育棟(空調設備)				
図面名 一般教育棟1階便所平面図				
承認	検図	製図	縮尺	図番
		池村	1/50.20	M-15
三栄工業株式会社				

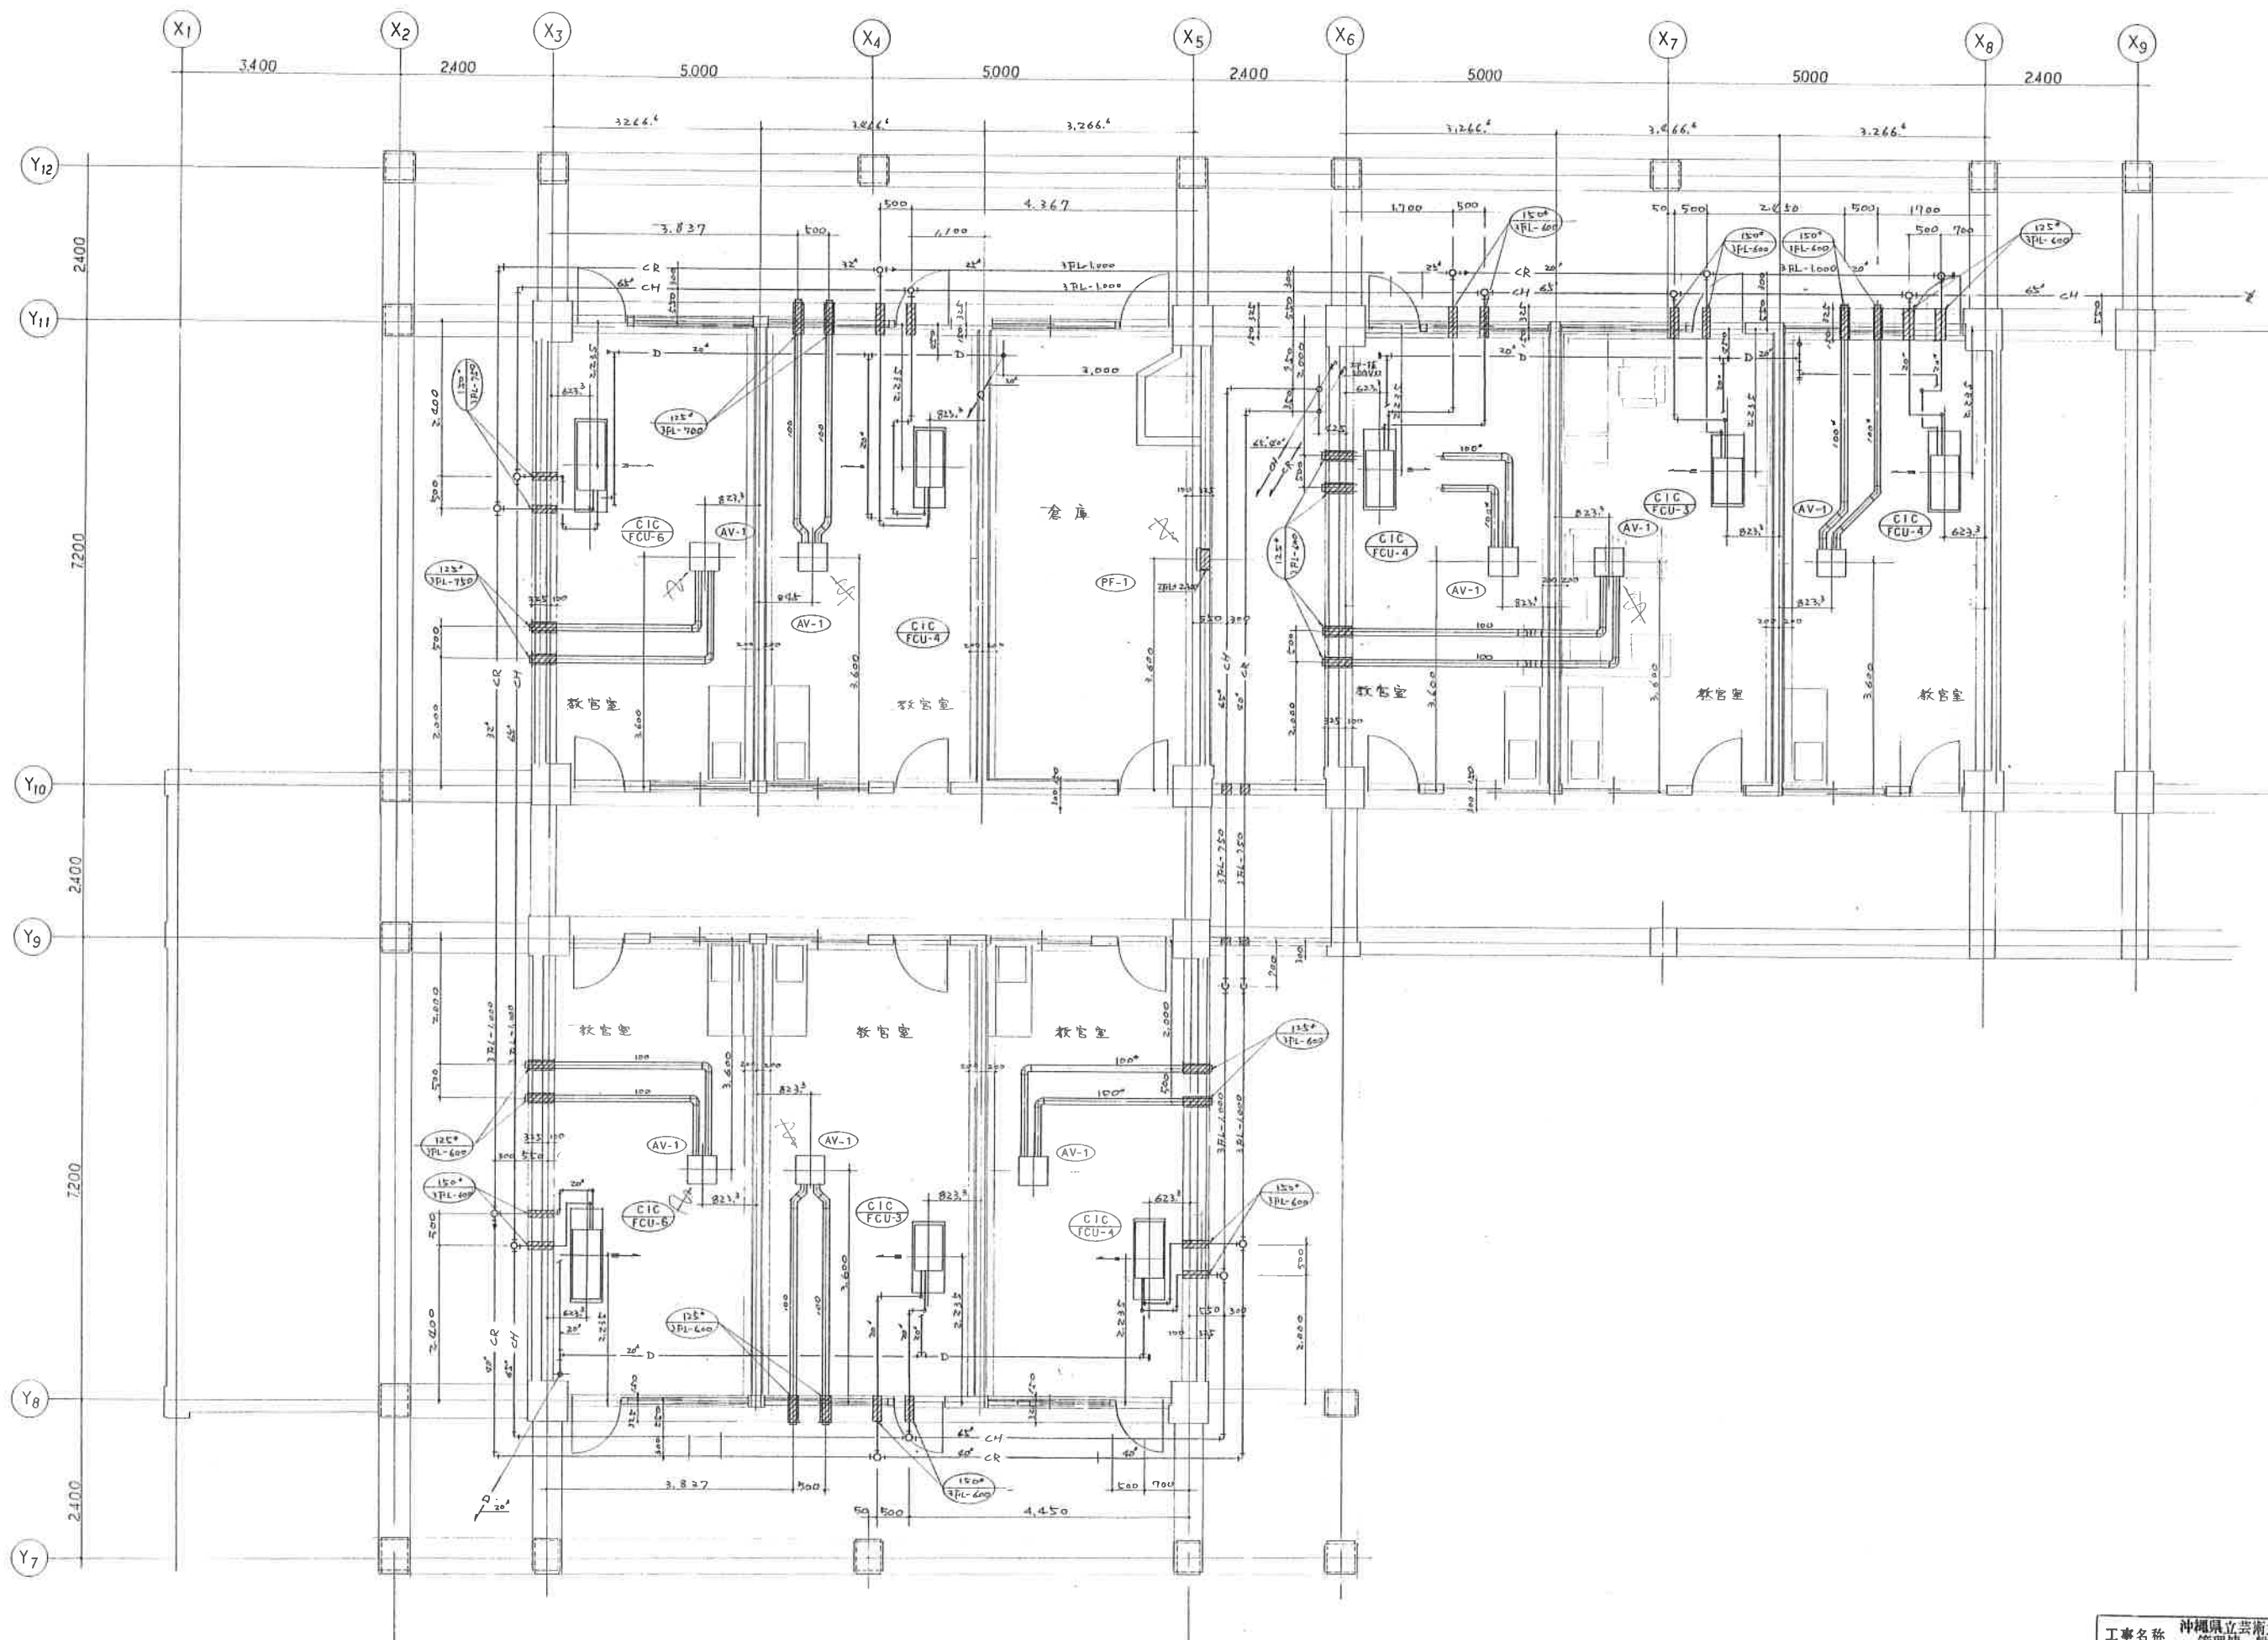



一般教育棟 2階平面図 8: 1/50

工事名称 沖縄県立芸術大学施設整備工事 管理棟一般教育棟(空調設備)				
図面名 一般教育棟 2階平面図 (その1)				
承認	校図	製図	縮尺	図番
	村		1/50	M-16
三栄工業株式会社				

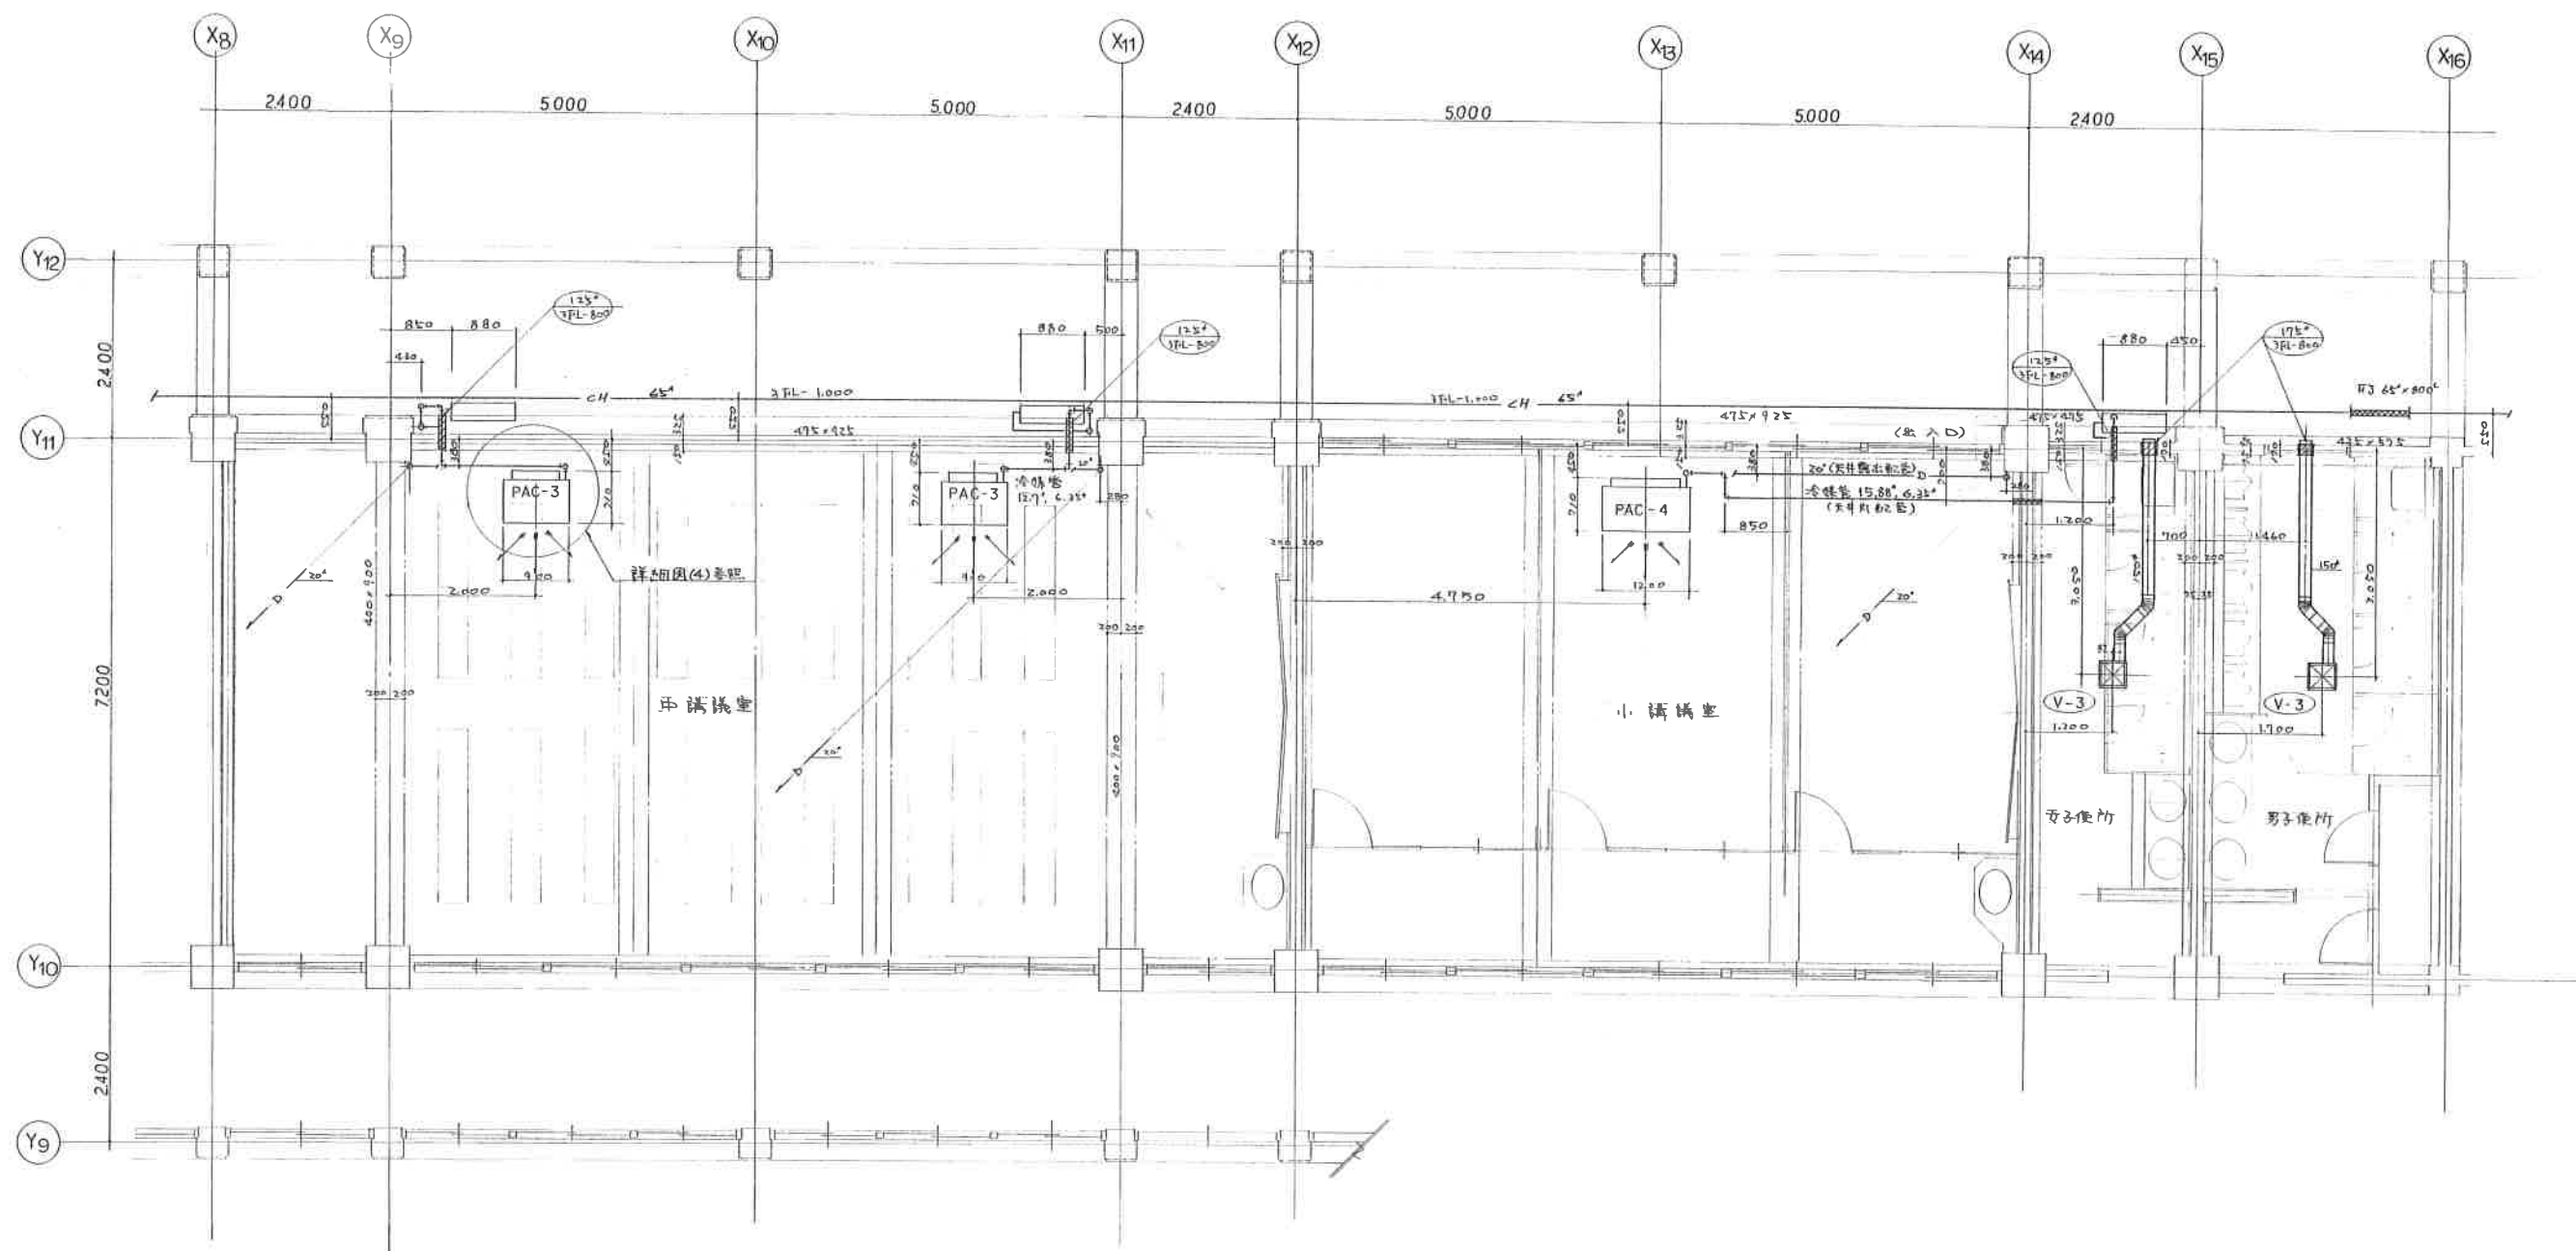




一般教育棟 2階平面図 5.1/50

工事名称 沖縄県立芸術大学施設整備工事 管理棟一般教育棟(空調設備)			
図面名 一般教育棟2階平面図(その2)			
承認	検図	製図	縮尺
		池村	1/50
図番 M-17			
三栄工業株式会社			

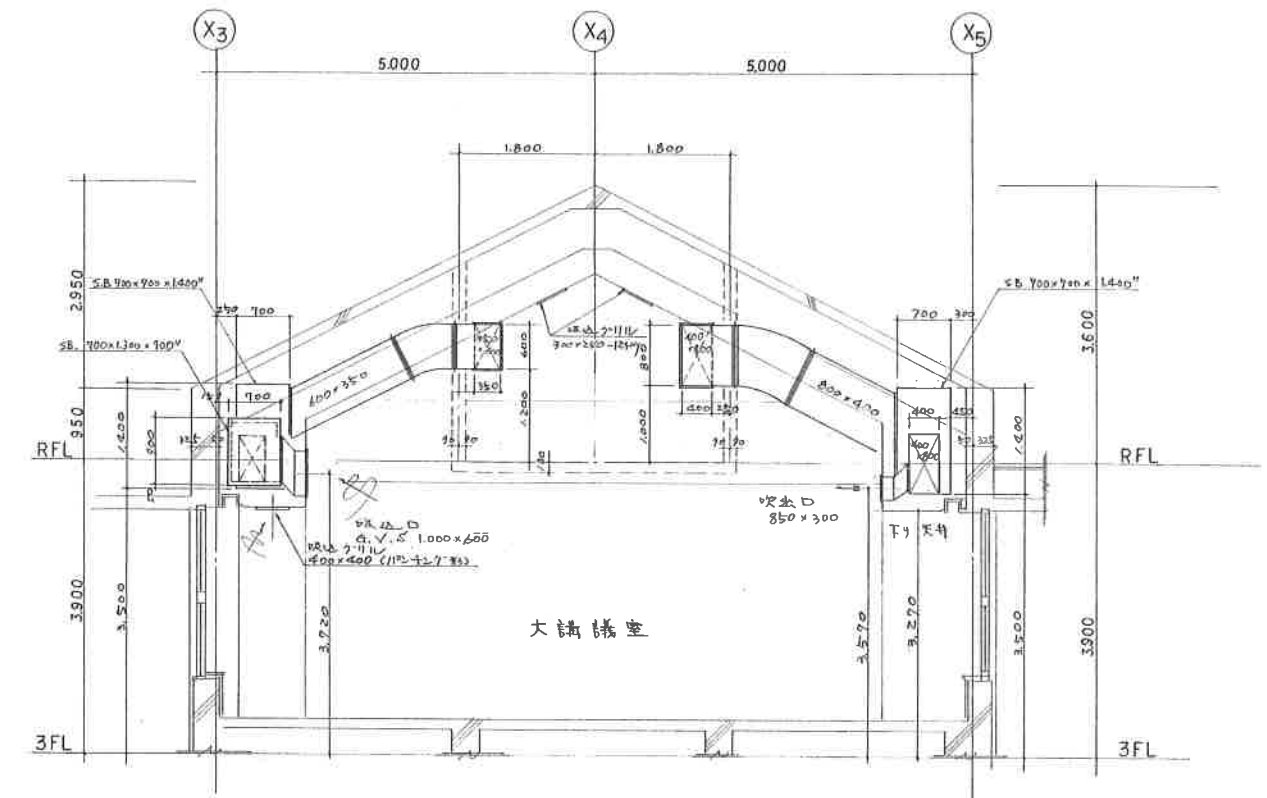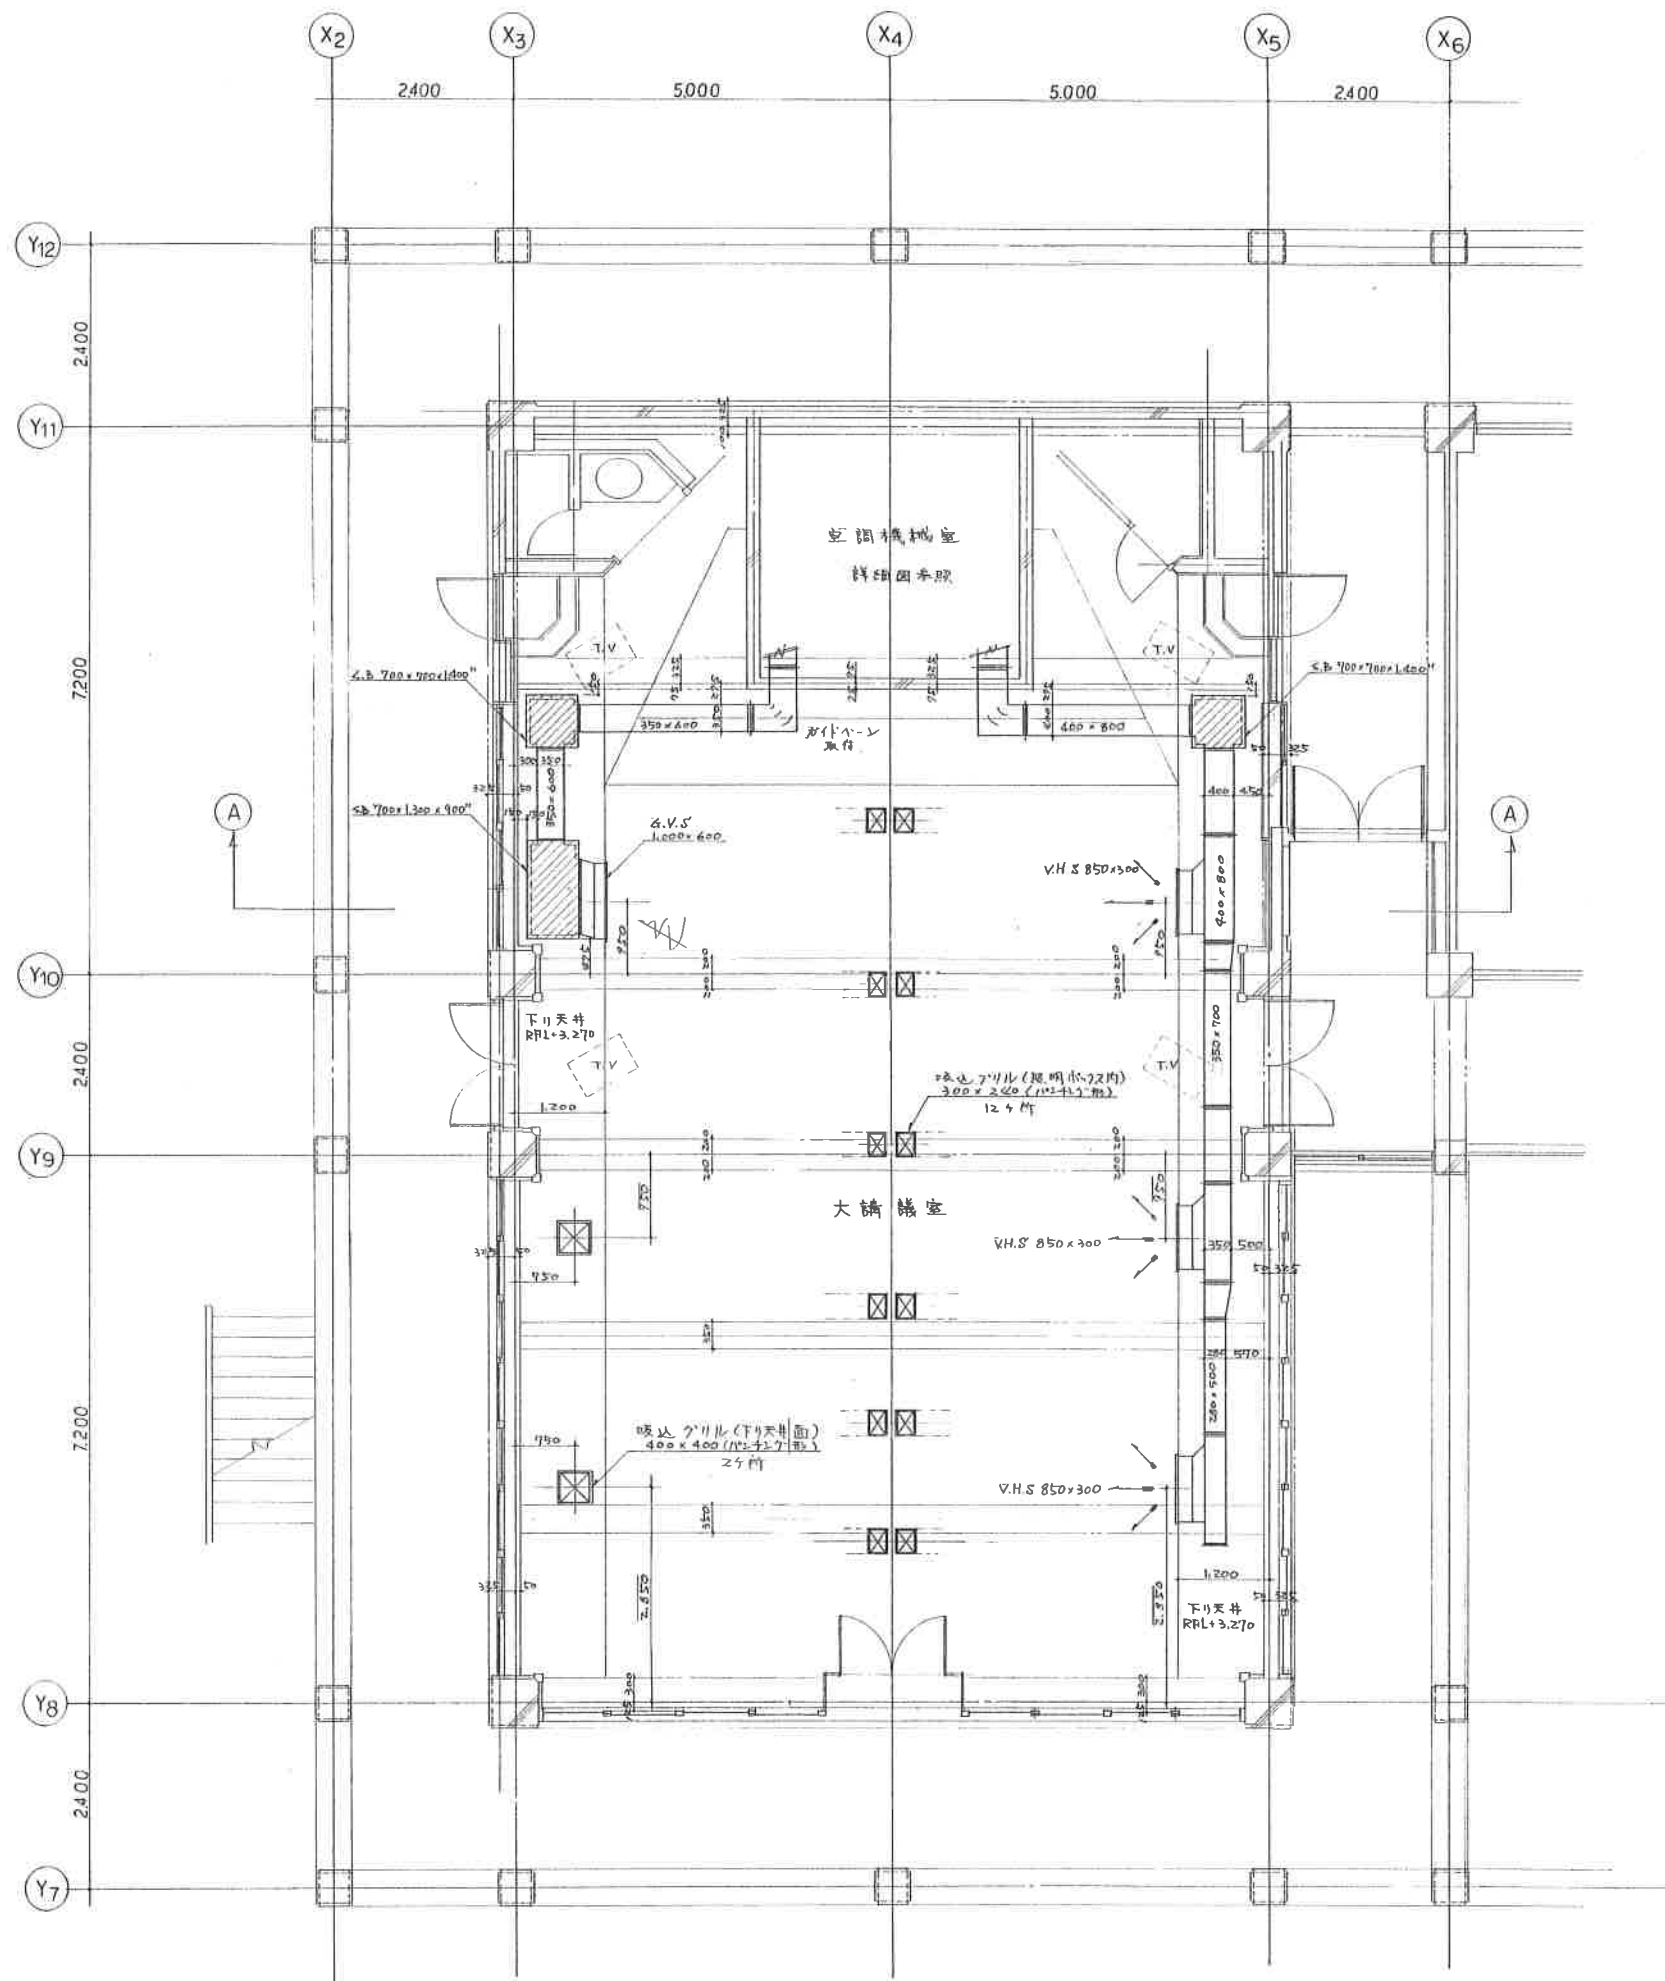


①-① 断面図 8:1/50

工事名称 沖縄県立芸術大学施設整備工事 管理棟一般教育棟(空調設備)				
図面名 大講議室平面図 (一般教育棟 3F)				
承認	検図	製図	縮尺	図番
		3/10	1/50.20	M-18
三栄工業株式会社				

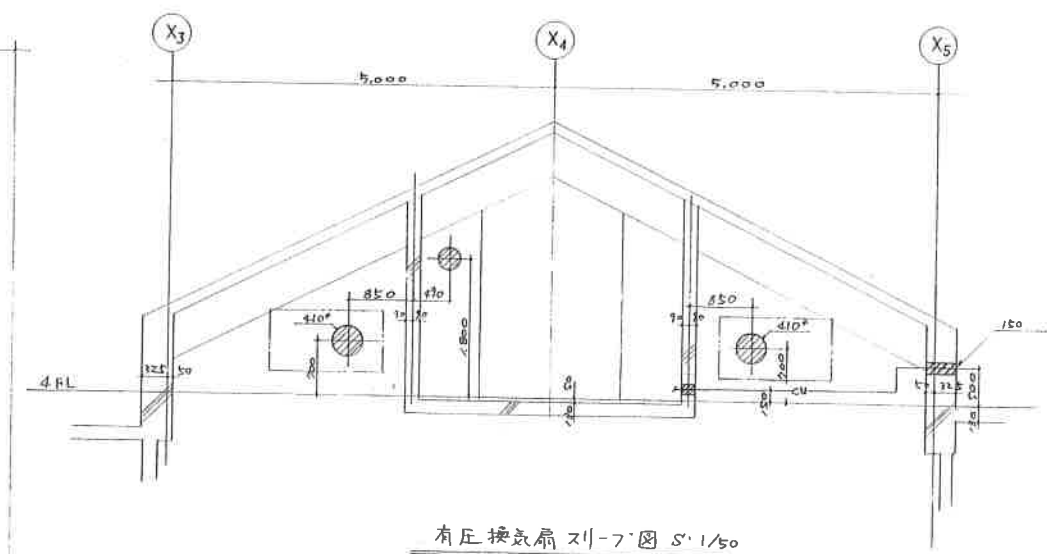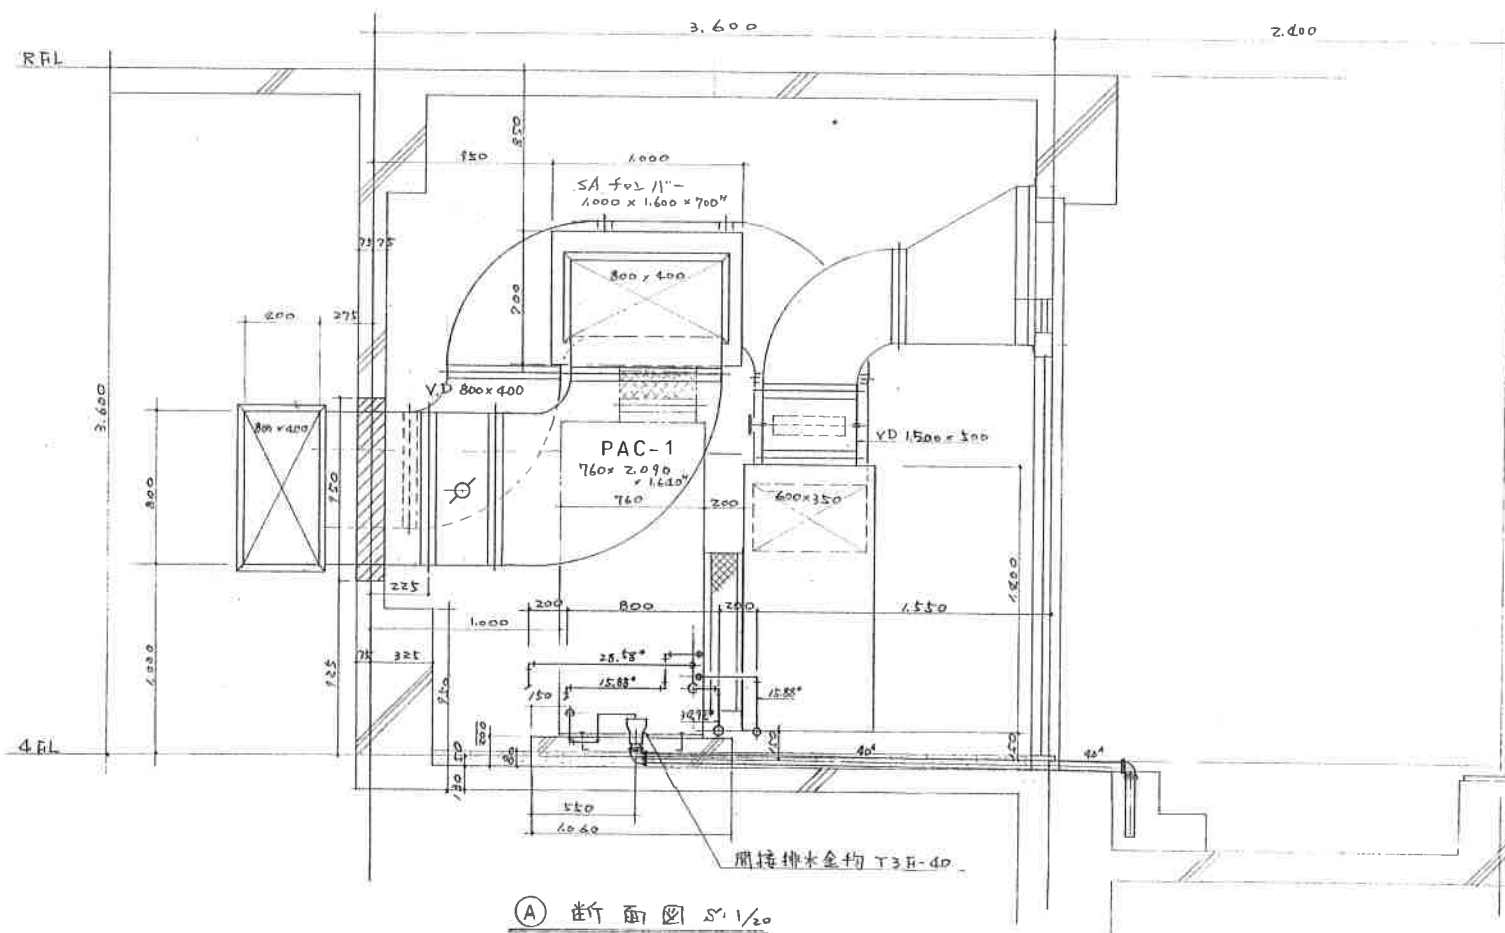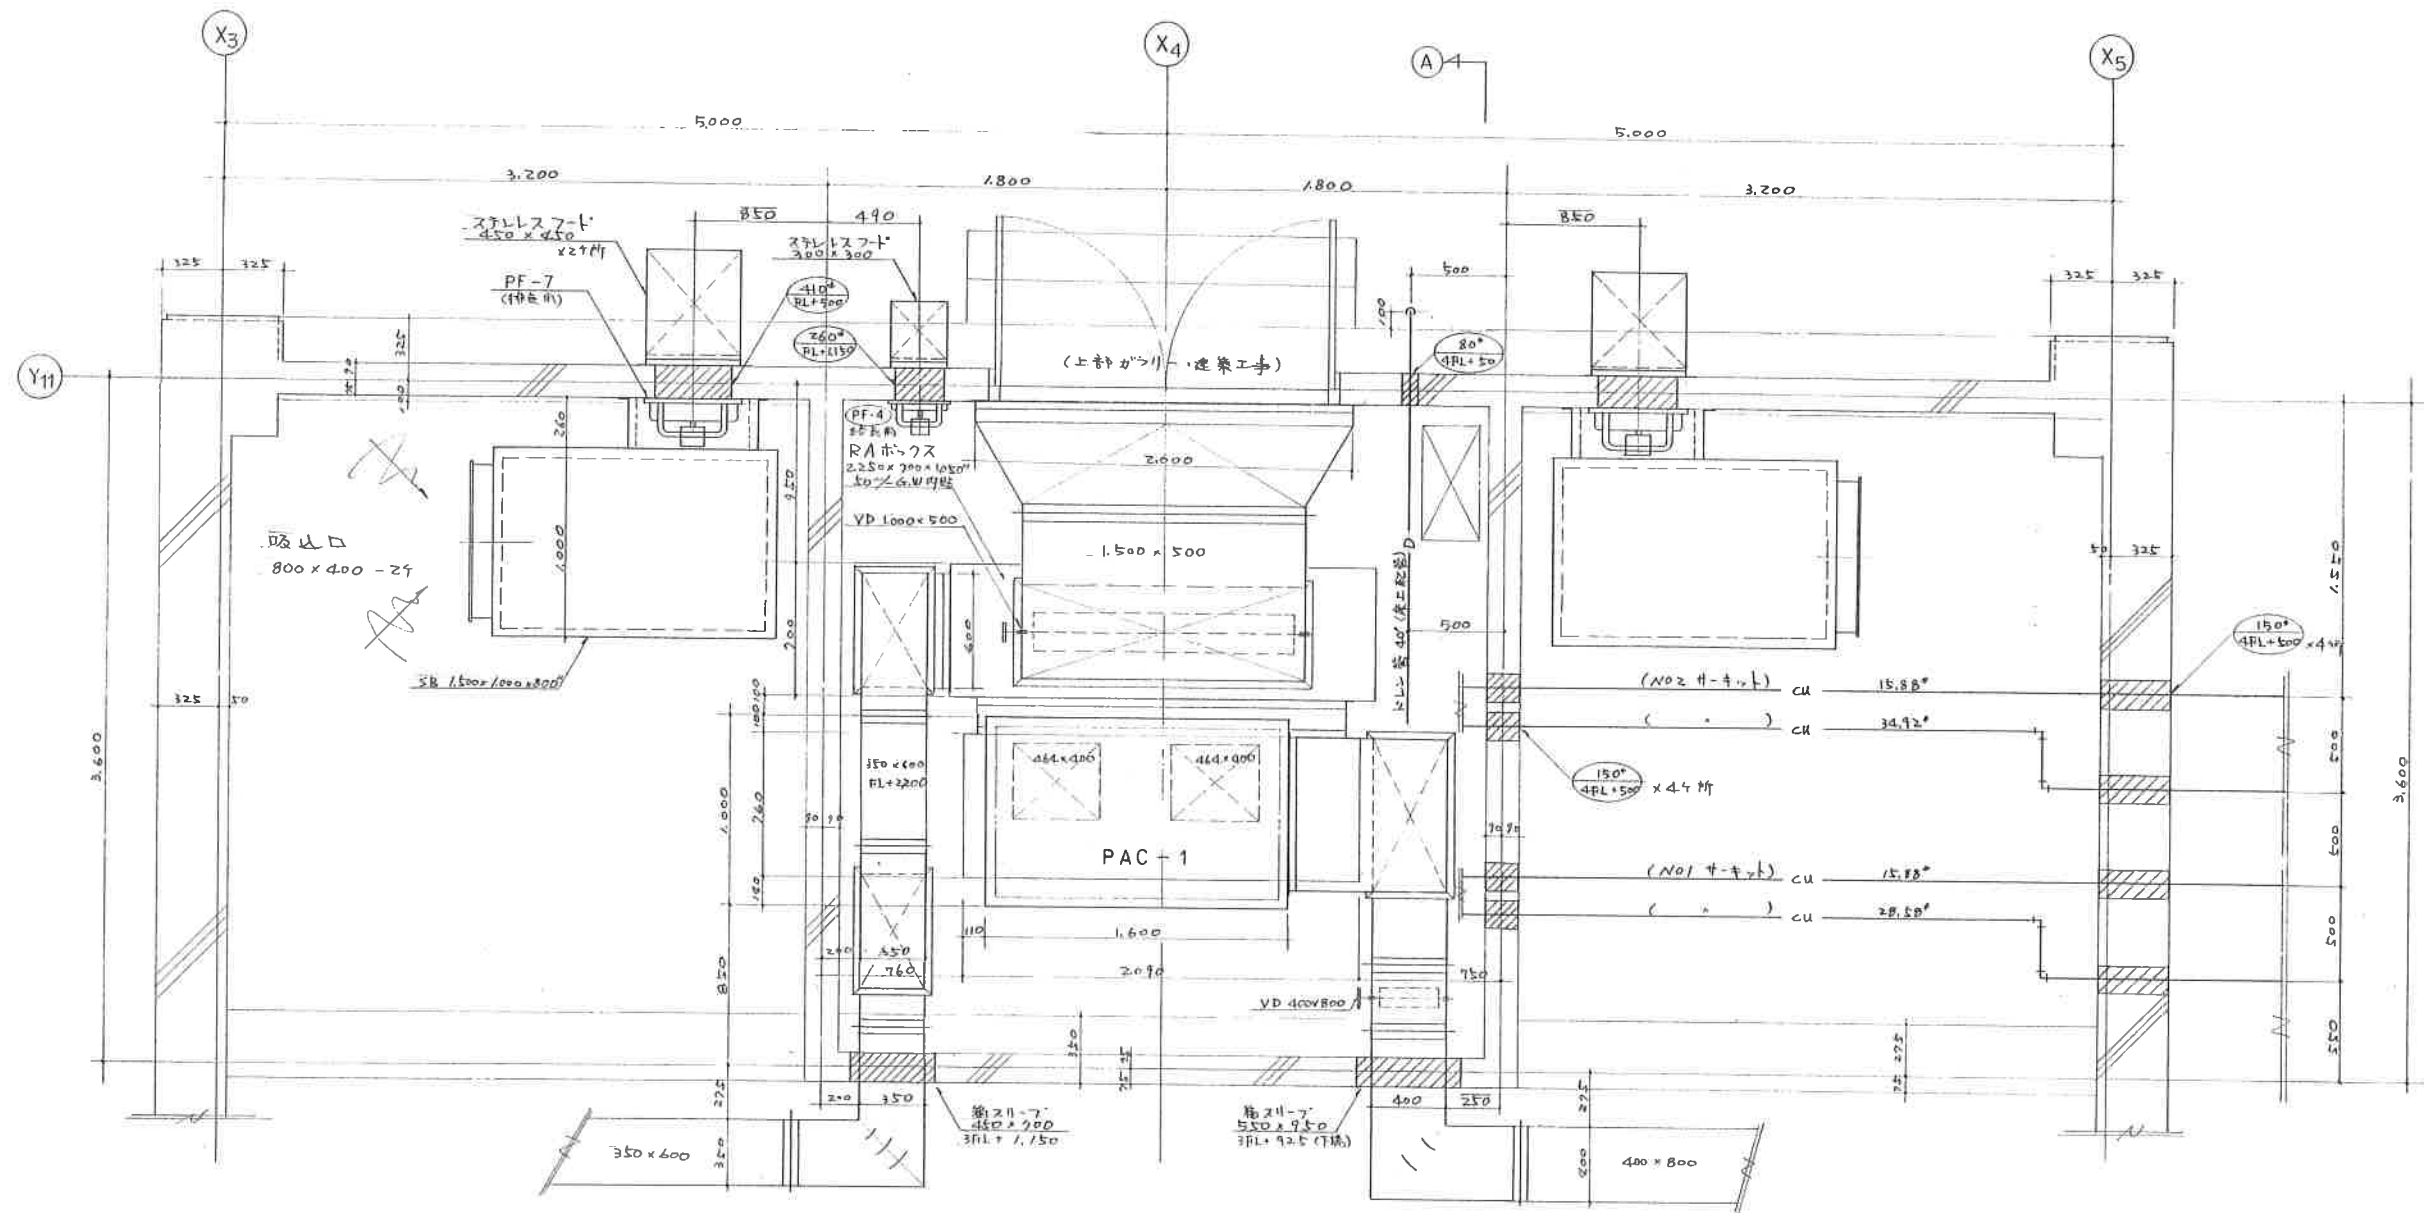

工事名称		沖縄県立芸術大学施設整備工事 管理棟一般教育棟(空調設備)			
図面名 一般教育棟3階機械室平面図					
承認	検図	製図	縮尺	図番	
		池村	1/20	M-19	
三栄工業株式会社					

 

工事名称				沖縄県立芸術大施設整備工事 管理棟一般教育棟(空調設備)			
図面名 一般教育棟 空調機械置場平面図							
承認	検図	製図	縮尺		図番		
		池田	1/20, 1/50		M-20		
三栄工業株式会社							