

沖縄県立芸術大学 当蔵キャンパス（付属図書・芸術資料館）LED設備改修工事

令和 7 年度

図 面 目 録

図 番	図面名称	縮 尺
E－00	表紙・図面目録	N0：SCALE
E—01	建築工事特記仕様書（電気設備工事編） 1	N0：SCALE
E－02	建築工事特記仕様書（電気設備工事編） 2	N0：SCALE
E－03	建築工事特記仕様書（電気設備工事編） 3	N0：SCALE
E－04	案内図、配置図	A1＝1/500 A3＝1/1000
E－05	LED照明器具姿図－ 1	N0：SCALE
E－06	LED照明器具姿図－ 2	N0：SCALE
E－07	地下 2 階LED照明器具取付平面図	A1＝1/100 A3＝1/200
E－08	地下 1 階LED照明器具取付平面図	A1＝1/100 A3＝1/200
E－09	1 階LED照明器具取付平面図	A1＝1/100 A3＝1/200
E－10	2 階LED照明器具取付平面図	A1＝1/100 A3＝1/200
E－11	既設照明器具姿図－ 1	N0：SCALE
E－12	既設照明器具姿図－ 2	N0：SCALE
E－13	地下 2 階既設照明器具撤去平面図	A1＝1/100 A3＝1/200
E－14	地下 1 階既設照明器具撤去平面図	A1＝1/100 A3＝1/200
E—15	1 階既設照明器具撤去平面図	A1＝1/100 A3＝1/200
E－16	2 階既設照明器具撤去平面図	A1＝1/100 A3＝1/200
E－17	2 階建築足場設置平面図	A1＝1/100 A3＝1/200

工事名称	沖縄県立芸術大学 当蔵キャンパス（付属図書・芸術資料館） LED設備改修工事			工事年度	令和 7 年度	
工事場所	沖縄県那覇市首里当蔵町 1 丁目 4 番地			図面名称	表紙・図面目録	
発注機関	沖縄県立芸術大学			縮 尺	A-1:N/S	A-3:N/S
摘 要				図面番号	E－0 0	
検 印	管理建築士	設 計	製 図	設 計 者	名 称	I C S株式会社
					資格者氏名	1 級建築士第266102号 知念 良正
					登 録 番 号	事務所登録番号 第 13X-3517 号
					所 在 地	沖縄県中頭郡北谷町美浜1丁目6-1

建築工事特記仕様書【電気設備工事編】

沖縄県土木建築部

令和8年1月改定版

1 工事概要

(1) 工事名

沖縄県立芸術大学 当蔵キャンパス（付属図書・芸術資料館）LED設備改修工事

(2) 工事場所

沖縄県那覇市首里当蔵町1丁目4番地

(3) 建物概要

建築物の名称	構造及び階数	延べ面積	用途区分
付属図書・芸術資料館	地下2階地上RC造2階建	(㎡)	消防法施行令別表第一
計			

(注：延べ面積は建築基準法による表記)

(4) 工事科目(○印を付けたものを適用する)

工事科目	建物別及び屋外		
	付属図書・芸術資料館		屋外
電灯設備	○		
動力設備			
電熱設備			
雷保護設備			
受変電設備			
電力貯蔵設備			
発電設備			
構内情報通信網設備			
構内交換設備			
情報表示設備			
映像・音響設備			
拡声設備			
誘導支援設備			
テレビ共同受信設備			
監視カメラ設備			
駐車場管制設備			
防犯・入退室管理設備			
火災報知設備			
中央監視制御設備			
構内配電線路			
構内通信線路			
テレビ電波障害防除設備			
発生材処理	○		
撤去工事	○		
軽微な機械設備工事			
軽微な建築工事	○		

2 本工事の設計時期

本工事の設計書は、令和 年 月 日 時点での沖縄県土木建築部建築工事積算基準及び令和 年 月 日の公共工事設計労務単価等に基づいて作成している。

3 電気設備工事仕様

(1) 標準仕様書等

ア 図面及び特記仕様書に記載されていない事項は、国土交通省大臣官房官庁営繕部制定の「公共建築工事標準仕様書（電気設備工事編）」（令和7年版）（以下「標準仕様書」という。）

イ 本工事に建築工事を含む場合、建築工事は「公共建築工事標準仕様書（建築工事編）」（令和7年版）及び「公共建築改修工事標準仕様書（建築工事編）」（令和7年版）による。

(2) 特記仕様

ア 項目の番号に○印が付いた特記事項を適用する。

イ 特記事項のうち選択する事項は「・」又は「※」に○印が付いたものを適用する。ただし、○印のない場合は「※」を適用する。「・」と「※」の両方に○印がある場合は、ともに適用する。

ウ 項目に記載の（ ）内の表示番号は標準仕様書の当該項目を参考まで示している。

4 その他

(1) 公共事業労務費調査に対する協力

ア 本工事が公共事業労務費調査の対象工事となった場合は、調査票等に必要事項を正確に記入し提出する等、必要な協力を行わなければならない。また、本工事の完成後においても同様とする。

イ 調査票等を提出した事業所を事後に訪問して行う調査・指導の対象になった場合は、その実施に協力しなければならない。また、本工事の完成後においても同様とする。

ウ 公共事業労務費調査の対象工事となった場合に正確な調査票等の提出が行えるよう、労働基準法等に従って就業規則を作成すると共に賃金台帳を調製・保存する等、日頃より雇用している現場労働者の賃金時間管理を適切に行っておかななければならない。

エ 本工事の一部について下請契約を締結する場合には、当該下請工事の受注者（当該下請工事の一部に係る二次以降の下請人を含む。）がアからウまでと同様の義務を負う旨を定めなければならない。

(2) 暴力団員等による不当介入の排除対策

受注者は、当該工事の施工に当たって「沖縄県土木建築部発注工事における暴力団員等による不当介入の排除手続きに関する合意書」（平成19年7月24日）に基づき、次に掲げる事項を遵守しなければならない。なお、違反したことが判明した場合は、指名停止等の措置を行うなど、厳正に対処するものとする。

暴力団員等から不当要求を受けた場合は、毅然として拒否し、その旨を速やかに監督員に報告するとともに、所轄の警察署に被害の届出を行い、捜査上必要な協力を行うこと。

イ 暴力団員等から不当要求による被害又は工事妨害を受けた場合は、速やかに監督員に報告するとともに、所轄の警察署に被害の届出を行うこと。

ウ 暴力団員等に対する排除対策を講じたにもかかわらず、工事に遅れが生じるおそれがある場合は、速やかに監督員と工程に関する協議を行うこと。

(3) ウィークリースタンスの実施

工事現場環境に関しては、ウィークリースタンス実施要領の3. 取組内容について、業務着手時の打合せ時に確認、調整し、取組内容を設定すること。なお、取組内容は打合せ記録簿へ記録し、受発注者で共有すること。

当該要領については、沖縄県技術・建設業課のホームページ（下記アドレス）を参照すること。  
<https://www.pref.okinawa.lg.jp/site/doboku/gijiken/kankeitosyo.html>

(4) 工事監理業務への協力等

ア 本工事の工事監理業務（建築工事監理業務委託契約に基づき、建築士法第2条第8項並びに同法第18条第3項に掲げる工事監理を行う業務をいう。以下同じ。）は、別途委託契約を締結することとしており、本工事の現場代理人等は、当該工事監理業務の履行に協力すること。

イ 工事監理業務の受注者が配置した管理技術者、主任担当技術者並びに担当技術者（以下「管理技術者等」という。）の氏名等は発注者から通知する。なお管理技術者等は本工事に関する指示・承諾・協議の権限は有しない。

ウ 設計図書において監督員に提出することとなっている書類は、原則として管理技術者等に提出すること。

エ 建設業法第23条の2の規程に基づく工事監理に対する報告の書類は、監督員に提出すること。

(5) 本工事の請負代金額の変更協議をする場合及び本工事と関連する工事を本工事受注者と随意契約する場合の取扱いについて

本工事の請負代金額の変更協議をする場合及び本工事と関連する工事を本工事受注者と随意契約する場合にあたって、変更協議または関連する工事の予定価格の算定は、本工事の請負比率（元契約額÷元設計額）を変更設計額または関連工事の設計額に乗じた額で行う。

(6) 県産資材の優先使用

本工事に使用する資材等のうち、沖縄県内で生産、製造され、かつ、規格、品質、価格等が適正である場合はこれを優先して使用するよう努めなければならない。なお、主要建設資材の使用状況を「県産建設資材使用状況報告書」にて報告すること。

(7) 下請業者の県内企業優先活用

受注者は、下請契約の相手方を県内企業（主たる営業所を沖縄県内に有する者。）から選定するよう努めなければならない。

(8) 不発弾等発見時の処理について

本工事において、不発弾等が発見された場合には、警察署（交番、駐在所）に報告すると共に、監督員を通して関連市町村（防災主管課）、沖縄県知事公室防災危機管理課及び沖縄県土木建築部技術・建設業課に報告すること。また、発見された不発弾等については、警察署または自衛隊より指示等があるまでは、触れずにそのままの状態で保存すること。

なお、これについては、下請業者へも周知すること。

(9) ダンプトラック等による過積載等の防止について

ア 工事用資機材等の積載超過のないようにするとともに交通安全管理を十分に行うこと。

イ 過積載を行っている資材納入業者から、資材を購入しないこと。

ウ 資材等の過積載を防止するため、資材の購入等に当たっては、資材納入業者等の利益を不当に害することのないようにすること。

エ さし枠の装着又は物品積載装置の不正改造をしたダンプカーが、工事現場に出入りすることのないようにすること。

オ 「土砂等を運搬する大型自動車による交通事故の防止等に関する特別措置法」（以下「法」という。）の目的に鑑み、法第12条に規定する団体等の設立状況を踏まえ、同団体等への加入者の使用を促進すること。

カ 下請契約の相手方又は資材納入業者を選定するに当たっては、交通安全に関する配慮に欠けるもの又は業務に関しダンプトラック等によって悪質かつ重大な事故を発生させたものを排除すること。

キ アからカのことにつき、下請契約における受注者を指導すること。

(10) 不正軽油の使用の禁止等について

ア 受注者は、工事の施工に当たり、工事現場で使用し、若しくは使用させる車両（資機材等の搬入車両を含む。）又は建設機械等の燃料として、不正軽油（地方税法第144条の32の規定に違反する燃料をいう。）を使用し、又は使用させてはならない。

イ 受注者は、県の税務当局が実施する使用燃料の抜取調査に協力しなければならない。

(11) 設計図書における資材等の取扱いについて

ア 本工事の設計図書及び参考図に示す資材等については、特定企業の製品又は工法を指定するものではない。

イ 本工事で使用する資材等については、設計図書及び参考図のとおり品の品質規格・仕様等で積算しており、その品質規格・仕様等と同等品以上の資材を使用すること。なお、使用にあたっては監督職員の承諾を得るものとする。

ウ 「参考図」は建設工事請負契約約款第1条に定める設計図書ではなく、発注者の積算の透明性を確保し入札者の積算、工事費内訳書作成の効率化を図ることを目的に「参考資料」として提示するものである。

(12) ガイドライン等の遵守について

設計変更等については、契約書18条から26条に記載しているところであるが、その具体的な考え方や手続きについては、「工事請負契約における設計変更ガイドライン（営繕工事編）」（沖縄県土木建築部）によるものとする。

(13) 本工事の予定価格に占める法定福利費概算額について

ア 受注者は、契約締結後15日以内に、監督員を経由して請負代金内訳書を提出し、請負代金内訳書には、工事現場に従事する現場労働者に係る社会保険料（健康保険、厚生年金保険及び雇用保険をいう。）の内の事業主が納付義務を負う保険料（以降「法定福利費」という。）を明示すること。

また、明示する法定福利費の算出に当たっては、各専門工事業団体が作成した標準見積書に沿って作成された法定福利費を内訳明示した下請企業の見積りの活用等の方法により適正に見積もることが必要であり、「法定福利費を内訳明示した見積書の作成手順」に準拠する等により適切に算出すること。

イ 発注者は、受注者から提出された請負代金内訳書に明示された法定福利費と予定価格に占める法定福利費概算額について確認を行い、「一定以上の乖離がある場合」は、受注者に対して説明を求め、場合によっては、建設業法第19条の3に違反するおそれがないか確認します。

【法定福利費を内訳明示した見積書の作成手順（国土交通省HP）】  
<https://www.mit.go.jp/common/001090440.pdf>

【法定福利費を内訳明示した見積書の作成手順（簡易版）（国土交通省HP）】  
<https://www.mit.go.jp/common/001203247.pdf>

【各団体が作成した標準見積書（国土交通省HP）】  
ホーム>政策・仕事>土地・建設産業>建設産業・不動産業>各団体が作成した標準見積書  
[https://www.mit.go.jp/totikensangyo/const/totikensangyo\\_const\\_tk2\\_000082.html](https://www.mit.go.jp/totikensangyo/const/totikensangyo_const_tk2_000082.html)

(14) 工期又は請負代金の額に影響を及ぼす事象に関する情報の通知

落札者（随意契約の場合にあつては、契約の相手方）は、建設業法（昭和24年法律第100号）第20条の2第2項の規定に基づき、工期又は請負代金の額に影響を及ぼす事象が発生するおそれがあると認めるときは、落札決定（随意契約の場合にあつては、契約の相手方の決定）から請負契約を締結するまでに、発注者に対して、その旨を当該事象の状況の把握のため必要な情報と併せて通知すること。

通知様式については、沖縄県技術・建設業課のホームページ（下記アドレス）を参照すること。  
<https://www.pref.okinawa.jp/machi/zukuri/kenchi/ku/1023167/1013333/1013334/1013335.html>

工事名称	沖縄県立芸術大学 当蔵キャンパス（付属図書・芸術資料館）LED設備改修工事			工事年度	令和7年度	
工事場所	沖縄県那覇市首里当蔵町1丁目4番地			図面名称	建築工事特記仕様書（電気設備工事編）1	
発注機関	沖縄県立芸術大学			縮尺	A-1:N/S	A-3:N/S
摘要				図面番号	E-01	
検印	管理建築士	設計	製図	設計者	名称	ICS株式会社
					資格者氏名	1級建築士第266102号 知念良正
					登録番号	事務所登録番号 第13X-3517号
					所在地	沖縄県中頭郡北谷町美浜1丁目6-1

[illegible]

○18

工事の保険等

(1)

次の工事関係保険に加入すること。なお保険の加入期間は、原則として工事着工日から工事完成期日後14日以上とする。  
※ 火災保険  
※ 組立保険  
※ 請負業者賠償責任保険  
・ 建設工事保険  
・ 労働災害総合保険

(2)

建設労災補償共済又はこれに準ずる共済、保険に加入し、契約後一か月以内に加入を証明するための書類を発注者に提出する。

(3)

建設業退職金共済制度に加入し、次の項目を遵守すること。  
ア 掛金収納書を契約後原則一ヶ月以内（電子申請方式による場合にあっては契約後原則40日以内）に発注者に提出する。  
イ 当該建設現場に「建設業退職金共済制度適用事業主工事現場」標識を掲示する。  
ウ 未加入下請事業者に対する加入を指導する。  
エ 工事完成後、速やかに掛金充当実績総括表を作成し、検査職員に提示しなければならない。

○19

ゆいくる材について

(1)

ゆいくる材の利用  
ア 本工事で使用するリサイクル資材は、特定建設資材廃棄物を原材料とするゆいくる材に限り、原則「ゆいくる材」とする。それ以外を原材料とするゆいくる材は率先して使用することとする。  
イ ゆいくる材がない離島等での工事の場合は、ゆいくる材以外の再生資材を使用できる。この場合においても受注者は、「ゆいくる材品質管理要領」に準じて品質管理を実施しなければならない。  
ウ ゆいくる材の在庫がない等により使用することができない場合は、新材を使用する。

(2)

ゆいくる材の品質管理  
ア 受注者は、ゆいくる材の品質管理にあたっては、標準仕様書等のほかに「ゆいくる材品質管理要領」に基づいて実施しなければならない。  
イ 受注者は、工事請負代金額が500万円以上でゆいくる材を使用する場合、着手後に公益財団法人沖縄県建設技術センターあてに「ゆいくる材品質管理依頼」を行い、必要書類の交付を受けなければならない。  
ウ 受注者は、路盤材のサンプル送付試験の試料採取や現場への資材初回搬入時と敷き均し転圧完了後に行う現場簡易試験を監督員等の立会のもとと実施しなければならない。  
エ 受注者は、路盤材の現場簡易試験が終了した後、速やかに監督員等に試験結果を報告しなければならない。

○20

機材の品質等  
(1.4.2)

※ 工事に使用する機材の品質等は図示（機器仕様書等）又はこれらと同等のものとする。（製品番号等は参考であり限定しない。）  
※ 使用する機材はあらかじめ監督員の承諾を受ける。  
※ 使用する機材が「建築資材・設備機材等品質性能評価事業」（一般社団法人公共建築協会）による場合は、評価書の写しを監督員に提出する。

21

化学物質の濃度測定  
(1.5.8)

(1)

測定時期、測定対象化学物質、測定方法、測定対象室、測定箇所数等。

測定対象室	測定箇所数	測定時期	備考

(2)

測定対象化学物質が濃度指針値を超えた濃度で検出された場合は、引渡は受けない。

22

技術検査  
(1.6.2)

(

中間技術検査を行う。実施回数及び実施する段階は以下による。

○23

完成時の提出図書  
(1.7.1)

(1)

本工事の完成時の提出図書は、「営繕工事における工事関係図書等に関する効率化実施要領（案）」による。

(2)

本工事は電子納品対象工事とする。  
電子納品とは、調査、設計、工事などの各段階の最終成果を電子データで納品することという。ここでいう電子データとは、各種電子納品要領・基準等（以下、「要領」）に示されたファイルフォーマットに基づいて作成されたものを指す。  
なお、書面における署名又は押印の取り扱いについては、別途監督職員と協議するものとする。

(3)

工事完成図書は、「要領」に基づいた電子データとなっているか（公財）沖縄県建設技術センターにて確認を受け、「電子納品確認登録証」の発行を受けること。  
工事完成図書は、電子媒体で（正）1部提出する。  
「要領」で特に記載が無い項目については、監督職員と協議の上、電子化のファイルフォーマットを決定する。なお、「紙」による提出物は、監督職員と協議の上、決定すること。  
  
(4) 受注者は完成通知書の添付書類として、以下の書類及び電子データを監督員に提出しなければならない。  
ア ゆいくる材利用状況報告書  
イ ゆいくる材出荷量証明書

24

情報共有システムの使用

(5)

建築物等の利用に関する説明書について  
？ 「建築物等の利用に関する説明書」を作成する。作成の手引き（国土交通省ホームページに掲載）を参考にして、記載事項は監督員との協議により決定する。

(6)

受注者は、監督員より「長期保全計画書」の作成の指示があった場合、これを作成し監督員に提出しなければならない。なお、この計画書の内容等は監督員との協議により決定する。

本

本工事は、沖縄県が指定する情報共有システムを使用する。

(1)

現場事務所等に情報共有システムが使用可能な以下に示す程度のインターネット環境を整えること。なお、現場条件等により当該整備が不可能な場合は、監督員と協議すること。  
【インターネット環境】：ブロードバンド回線  
【パソコンOS】：Microsoft Windows 11  
【推奨ブラウザ】：Microsoft Edge  
情報共有システムとは、工事期間中において受発注者間でインターネットを介して協議簿、図面等の各種データのやり取りを行い、情報共有サーバーを用いてそれらのデータを共有・交換するものである。

(2)

受注者は、沖縄県CALSシステムの利用にあっては沖縄県とCALS運営会社で定めた使用許諾料を沖縄県CALSシステムを運営している者に支払うこと。

(3)

沖縄県CALSシステムの使用許諾料を支払ったときは、速やかに監督員に支払いの事実を報告し、確認を受けること（支払いの事実を証明する書類（銀行振り込みの写し等）を提出）。

○25

墜落制止用器具

墜

墜落制止用器具は、フルハーネス型とする。ただし、墜落時に着用者が地面に到達するおそれのある場合は、胴ベルト型の使用を認めるものとする。また、墜落制止用器具の安全な使用に関するガイドライン（平成30年6月22日付け基発0622第2号）を遵守すること。

○26

「労務費見積り尊重宣言」促進モデル工事

本

本工事は、「労務費見積り尊重宣言」促進モデル工事の対象工事である。  
実施については、「沖縄県「労務費見積り尊重宣言」促進モデル工事試行要領」及び「「労務費見積り尊重宣言」実施要領」（2018.12.21 日本建設業連合会）等を参照し実施するものとする。

○27

建設キャリアアップシステム(OOUS)活用について

本

本工事は、建設キャリアアップシステム（以下「OOUS」という。）活用工事の試行対象であり、実施については、受注者における希望型とする。  
受注者は、工事着手前までにOOUS活用について、実施の有無を工事打合簿にて発注者へ報告するものとする。  
実施については、「沖縄県 建設キャリアアップシステム（OOUS）活用工事試行要領」及び「建設キャリアアップシステム現場運用マニュアル」（一般財団法人建設業振興基金）等を参照し実施するものとする。

○28

仮設工事  
(2.1.1)

本

本工事で必要な動力用水光熱費等の費用は、受注者の負担とする。  
監督員事務所を本工事で（※設置しない・設置する（・構内・構外・既存建物内一部使用））。  
監督員事務所に設置する備品等の種類及び数量は以下のとおりとする。

設置する備品等の種類	数量	設置する備品等の種類	数量

  
・足場の組立、解体又は変更の作業を行う場合は、「手すり先行工法による足場の組立て等に関する基準」の2の（2）手すり据置方式又は（3）手すり先行専用足場方式により行うこと。

29

土工事  
(2.2.1)

建

建設発生土の処分は次による  
構内敷きならし・構内たい積  
・構外搬出適切処理  
搬出先名称（ ）  
搬出先所在地（ ）  
運搬距離（ km ）  
搬出先基準（条件）（ ）

○30

塗装工事  
(2.7.1)

め

めっき又は塗装が施された機材の塗装は図示による他、標準仕様書等、標準図による。

○31

機材

監

監督員の指示がある場合を除き、工事に使用する機材の規格、性能等は図示（機器仕様書等）によるほか標準仕様書等、標準図による。

○32

施工

監

監督員の指示がある場合を除き、工事の施工は、図示によるほか標準仕様書等、標準図による。

33

耐震施工

(1)

耐震施工は下記による。ただし、設計用標準震度が図示された場合は、指定された設計用標準震度を用いて耐震施工を行う。  
※「建築設備耐震設計・施工指針 2014年版」  
・  
・

(2)

建築物導入配管で不等沈下のおそれがある場合及び建物のエキスパンションジョイント部の配管は、図示によるほか標準図による措置を施す。

34

磁気探査

(3)

架台を使用する場合は、耐震計算書で機器の高さに架台の高さを含むこと。ただし、含まない場合は、耐震計算書に理由を記載すること。  
  
本工事は磁気探査業務を含む。実施は「磁気探査実施要領 令和2年1月」（沖縄県土木建築部）によるものとし、位置は図示による。

○35

その他

(1)

受注者が代行で行う諸官公署手続き費用等は、受注者の負担とする。

(2)

以下の負担金は受注者の負担とする。  
電力引込に係る負担金（ 円）

(3)

図示されたものを除き、以下による。  
・位置ボックスは（・金属製・合成樹脂製・ ）とする。  
・フラッシュプレートは（・樹脂製・ステンレス製・黄銅WB製・ ）とするするする。  
  
長さ1m以上の入線しない電線管には、直径1.2mm以上の被覆鉄線を挿入する。一般照明の照度測定を行う。照度測定を行う場所は、監督職員の指示による。


別表ー1（関連工事との取り扱い）

工事内容	本工事			別途工事	
	電気	機械	建築		
機器の基礎	屋内設置（架台、アンカーボルトを除く）	・		※	
	屋上設置（架台、アンカーボルトを除く）	・		※	
	屋外設置（架台、アンカーボルトを除く）	※	・		
貫通スリーブ（はり、床、壁）	架台、アンカーボルト	※	・		
	スリーブ	※	・		
	補強鉄筋	・		※	
箱入れ（はり、床、壁）	スリーブの穴埋め	※	・		
	箱入れ	※	・		
	補強鉄筋	・		※	
天井、壁の切り込み	型枠の穴埋め	※	・		
	墨出し	※	・		
	下地組み、ボード類切り込み（埋込照明器具、スピーカー等）	・		※	
開口部補強	軽量鉄骨天井、壁下地	・		※	
インサート	インサート	※	・		
換気扇の取付枠	換気扇の取付枠	・		※	
電気配管配線	機器付属の制御盤及び操作盤以降の配管、配線	・		※	
	機器付属の制御盤及び操作盤への電源供給配管、配線	※	・		
	天井吊り機器（空調機、空調換気扇）の本体と操作スイッチ間の配管	※	・		
	上記の配線	・		※	
	パッケージ型空調機などで屋内機と屋外機との間の配管	※	・		
	上記の配線	・		※	
	電極棒及びフロートスイッチの本体		・	※	
	上記の配管、配線	※	・		
	電気配管	・	・		
自動制御	電気配線	・	・		
	電源供給	※	・		
浄化槽	操作盤までの1次側電気工事	※	・		
	操作盤以降の2次側電気工事	・		※	
建具類駆動装置	建具類電動駆動装置の2次配線及び操作スイッチ	・			※
	上記の配管	※	・		
自動閉鎖装置	自動閉鎖装置取り付け箇所の切り込み及び補強	・			※
	上記の配管、配線	※	・		
		・	・	・	

※配線は接続を含むものとする。

工事名称	沖縄県立芸術大学 当蔵キャンパス（付属図書・芸術資料館） 印刷設備改修工事	工事年度	令和7年度	
工事場所	沖縄県那覇市首里当蔵町1丁目4番地	図面名称	建築工事特記仕様書（電気設備工事編）3	
発注機関	沖縄県立芸術大学	縮尺	A-1:N/S	A-3:N/S
摘要		図面番号	E-03	
検印者	管理建築士	設計	製図	設計者 名称 ICS株式会社 資格者氏名 1級建築士第266102号 知念 良正 登録番号 事務所登録番号 第13X-3517号 所在地 沖縄県中頭郡北谷町美浜1丁目6-1



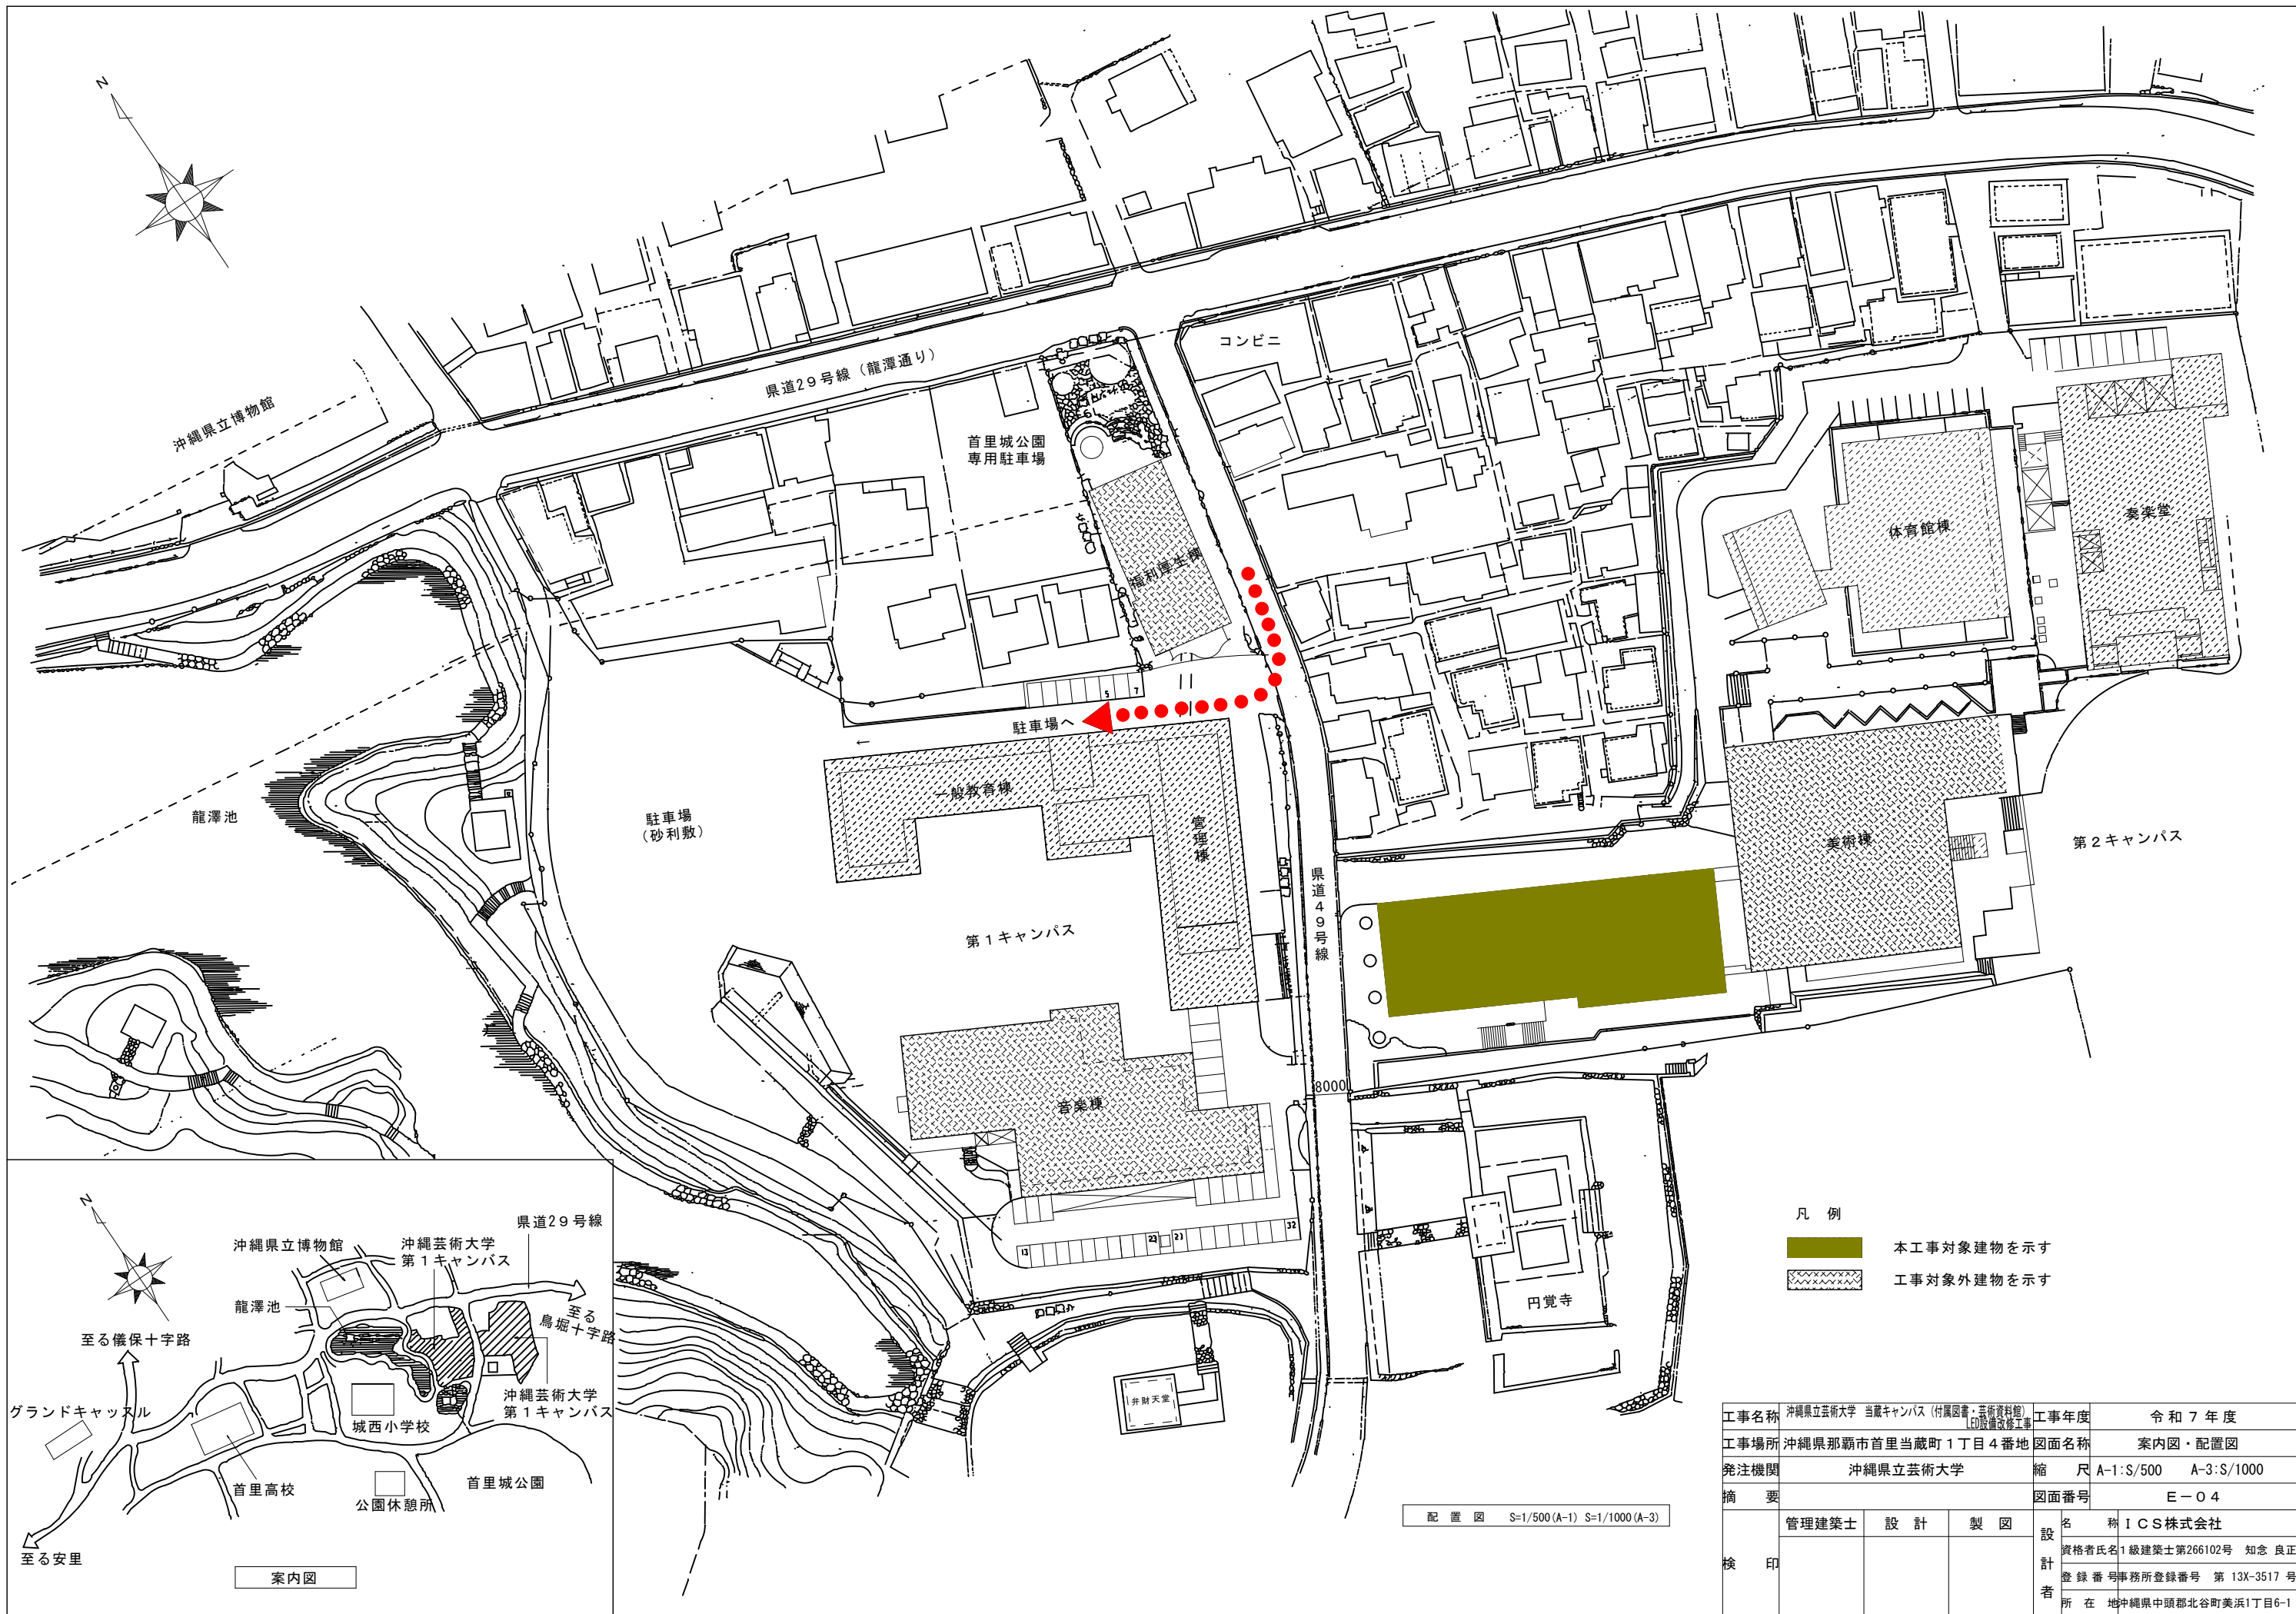

凡 例













- 本工事対象建物を示す
- ▨ 工事対象外建物を示す

工事名称	沖縄県立芸術大学 当蔵キャンパス（付属図書・芸術資料館） 印刷設備改修工事	工事年度	令和 7 年度
工事場所	沖縄県那覇市首里当蔵町1丁目4番地	図面名称	案内図・配置図
発注機関	沖縄県立芸術大学	縮 尺	A-1:S/500 A-3:S/1000
摘 要		図面番号	E-04
検 印	管理建築士	設 計	製 図
		設 計 者	名 称 ICS株式会社
			資格者氏名 1級建築士第266102号 知念 良正
			登録番号 事務所登録番号 第13X-3517号
			所在地 沖縄県中頭郡北谷町美浜1丁目6-1


DW1	軒下用ダウンライト ２５０形	DL4	ダウンライト １００形	DL5	ダウンライト ６０形	DL7	LRS1-05LN（公共器種）	BL2a	LSS10-4-48LN（公共器種）	BL2b	K1-LSS10-4-48（公共器種）	BL3	LSS9-4-23LN（公共器種）
LED内蔵クワンコア（Uと粒）タイプ、電源ユニット内蔵、軒下専用（防雨型） 5000K、Ra85、照射タイプ、一般光タイプ、光束面光φ15度 器具長さ：2365mm、消費電力：18.6W、電圧：100～242V 光束維持時間40000時間（光束維持率85%） 反射板（上部）：プラスチック（ホワイト） 特・鋼板（ホワイトつや消し仕上） パネル：亚克力（透明）、埋込穴：φ150		LED内蔵クワンコア（Uと粒）タイプ、光源ユニット内蔵、一般光色タイプ 5000K、Ra85、照射タイプ 光束面光φ30度、光束維持時間40000時間（光束維持率85%） 器具長さ：1010mm、消費電力：7W、電圧：100～242V 反射板（上部）：プラスチック（ホワイト） 反射板（下部）：アルミ（ホワイトつや消し仕上） 特・鋼板（ホワイトつや消し仕上）、埋込穴φ150		LED内蔵クワンコア（Uと粒）タイプ、電源ユニット内蔵、一般光色タイプ 5000K、Ra85、照射タイプ 光束面光φ30度、光束維持時間40000時間（光束維持率85%） 器具長さ：595mm、消費電力：4.2W、電圧：100～242V 反射板（上部）：プラスチック（ホワイト） 反射板（下部）：アルミ（ホワイトつや消し仕上） 特・鋼板（ホワイトつや消し仕上）、埋込穴φ150		光束：500以上～800以下 消費電力：6W以下 入力容量：8VA以下 寿命：40000時間以上（60000以上） 定格電圧：100～242V		光束：4,800以上～5,300以下 消費電力：35W以下 入力容量：41VA以下 寿命：40000時間以上（60000以上） 定格電圧：100～242V		非常灯タイプ、5200lm（Hf32形定格出力×2灯器具相当） 常時：ライトバー点灯、非常時：本体組込LED（一般出力型）点灯 電圧：100～242V対応、蓄電池：ニッケル水素電池 非常灯許容番号：LAL E-027 非常用LEDレンズ：ガラス、常用ライトバー：ポリカーボネート（乳白） 常用光源部：光束維持時間40000時間（光束維持率85%）、点検スイッチ付 自己点検スイッチ付、充電モニタ（緑）付、リモコン：FSK90910K（別売）		光束：2,300以上～2,600以下 消費電力：18W以下 入力容量：21VA以下 寿命：40000時間以上（60000以上） 定格電圧：100～242V	
参考品番：XNW2563WNLE9特定リニューアルプレート		参考品番：ダウナイトXDND1067WNLE9+NNN80006K		参考品番：XND0667WNLE9									
BL4a	LSS1-4-23（公共機種）+片反射板付	BL4b	K1-LSS1-4-23（公共機種）+片反射板付	BL5	iDシリーズ直付型４０形 いスタイル	BL6a	iDシリーズ直付型４０形 反射笠付型	BL6b	iDシリーズ非常灯 ４０形 反射笠付 W150	BL8a	iDシリーズ直付型４０形 反射笠付型	BL8b	iDシリーズ非常灯 ４０形 反射笠付 W150
光束：2,300以上～2,600以下 消費電力：18W以下 入力容量：21VA以下 寿命：40000時間以上（60000以上） 定格電圧：100～242V 片反射板アダプタ付		非常灯タイプ、2500lm（Hf32形定格出力×1灯器具相当） 常時：ライトバー点灯、非常時：本体組込LED（一般出力型）点灯 電圧：100～242V対応、蓄電池：ニッケル水素電池 非常灯許容番号：LAL E-027 非常用LEDレンズ：ガラス、常用ライトバー：ポリカーボネート（乳白） 常用光源部：光束維持時間40000時間（光束維持率85%）、点検スイッチ付 自己点検スイッチ付、充電モニタ（緑）付、リモコン：FSK90910K（別売）		一般タイプ、2000lmタイプ 消費電力13.1W、定格出力型、電圧100～242V 本体：樹脂（白色粉体塗装） ライトバー（カバー）：ポリカーボネート（乳白） 光束維持時間40000時間（光束維持率85%） 昼白色（5000K）、Ra83 電源設置はライトバー側に内蔵		一般タイプ、5200lmタイプ 消費電力31.9W、定格出力型、電圧100～242V 本体：樹脂（白色粉体塗装） ライトバー（カバー）：ポリカーボネート（乳白） 光束維持時間40000時間（光束維持率85%） 昼白色（5000K）、Ra83 電源設置はライトバー側に内蔵		非常灯タイプ、5200lm（Hf32形定格出力×2灯器具相当） 常時：ライトバー点灯、非常時：本体組込LED（一般出力型）点灯 電圧：100～242V対応、蓄電池：ニッケル水素電池 非常灯許容番号：LAL E-027 非常用LEDレンズ：ガラス、常用ライトバー：ポリカーボネート（乳白） 非常用光源部：光束維持時間40000時間（光束維持率85%）、点検スイッチ付 自己点検スイッチ付、充電モニタ（緑）付、リモコン：FSK90910K（別売）		一般タイプ、2000lmタイプ 消費電力13.1W、定格出力型、電圧100～242V 本体：樹脂（白色粉体塗装） ライトバー（カバー）：ポリカーボネート（乳白） 光束維持時間40000時間（光束維持率85%） 昼白色（5000K）、Ra83 電源設置はライトバー側に内蔵		非常灯タイプ、2000lm（FLR40形非常灯タイプ×1灯器具相当） 常時：ライトバー点灯、非常時：本体組込LED（一般出力型）点灯 電圧：100～242V対応、蓄電池：ニッケル水素電池 非常灯許容番号：LAL E-027 非常用LEDレンズ：ガラス、常用ライトバー：ポリカーボネート（乳白） 非常用光源部：光束維持時間40000時間（光束維持率85%）、点検スイッチ付 自己点検スイッチ付、充電モニタ（緑）付、リモコン：FSK90910K（別売）	
				参考品番：XF4410KENLE9		参考品番：XF450KENLE9				参考品番：XDL451KGNE9		参考品番：XDL411KGNE9	
BL9	LSS6-4-37LN（公共器種）	BL10a	LRS20-4-65LN（公共器種）	BL10b	iDシリーズ非常灯 ４０形 下面開放 W300	BL11a	LRS20-4-37LN（公共器種）	BL11b	iDシリーズ非常灯 ４０形 下面開放 W300	BL12	iDシリーズ埋込型４０形 下面開放型 W190	BL15b	K1-LSS10-2-15（公共器種）
光束：3,700以上～4,100以下 消費電力：27W以下 入力容量：31VA以下 寿命：40000時間以上（60000以上） 定格電圧：100～242V 片反射板アダプタ付		光束：6,500以上～7,200以下 消費電力：46W以下 入力容量：54VA以下 寿命：40000時間以上（60000以上） 定格電圧：100～242V		非常灯タイプ、6900lm（Hf32形高出力×2灯器具相当） 常時：ライトバー点灯、非常時：本体組込LED（一般出力型）点灯 電圧									

工事名称	沖縄県立芸術大学 当蔵キャンパス（付属図書・芸術資料館） LED設備改修工事			工事年度	令和 7 年度	
工事場所	沖縄県那覇市首里当蔵町 1 丁目 4 番地			図面名称	LED照明器具姿図一 1	
免注機関	沖縄県立芸術大学			縮 尺	A-1:N/S	A-3:N/S
摘 要				図面番号	E-05	
検 印	管理建築士	設 計	製 図	設 計 者	名 称	ICS株式会社
					資格者氏名	1級建築士第266102号 知念 良正
					登録番号	事務所登録番号 第 13X-3517 号
					所 在 地	沖縄県中頭郡北谷町美浜1丁目6-1

  LED照明器具姿図

k 2	一体型階段灯通路誘導灯兼用型 ミドルタイプ20形	a 2	K1-LRS11-2（公共機種）+片反射板付	b 1	LED C級 通路誘導灯両面型	b 2	LED C級 通路誘導灯片面型	b 4	LED C級 避難口誘導灯片面型				
参考品番：NNCF22115JLE9_WALL													
ひとセンが段照光30分、Hf16形器具1灯相当 非常時本体照込LED点灯、非常灯許容番号：LAL E-015 本体：銅板（白色塗装）、レンズ：ガラス 常用光ユニット（カバー）：ポリカーボネート（乳白） 電圧：100～242V対応、蓄電池：ニッケル水素蓄電池 常用光ユニット・非常維持時間40000時間（非常維持率85%） 自己点検機能付、リモコン：FSK90910K（別売）		φ100板支弁用（～3m）、30分間タイプ LED内蔵、非常時・非常灯用LED点灯/常時消灯 非常灯許容番号：LAL E-004 レンズ：ガラス、カバー：銅板（クールホワイトつや消し仕上） 電圧：100～242V、蓄電池：ニッケル水素蓄電池 点検スイッチ付、自己点検スイッチ付 充電モニタ（横）付、リモコン：FSK90910K（別売）		LED誘導灯コンパクトスクエア C級 両面型 壁・天井直付型 一般型（20分間） ニッケル水素蓄電池 リモコン自己点検機能付 型式認定番号：1AS221-3208		LED誘導灯コンパクトスクエア C級 片面型 壁・天井直付型 一般型（20分間） ニッケル水素蓄電池 リモコン自己点検機能付 型式認定番号：1AS111-3618		LED誘導灯コンパクトスクエア C級 片面型 壁・天井直付型 一般型（20分間） ニッケル水素蓄電池 リモコン自己点検機能付 型式認定番号：1AS111-3618					
照度値（lx）		1.5m	1.75	2.0m	2.25	2.5m	2.75	3.0m	3.25	3.5m			
縦	1.5m	74	54	43	35	27	21	16	13	10			
横	1.5m	74	54	43	35	27	21	16	13	10			
縦	2.5m	14	10	8	6	5	4	3	2	2			
横	2.5m	14	10	8	6	5	4	3	2	2			
参考品番：ST1-FSF23-C+FK10316+FK10317+FP22325C		参考品番：ST1-FSF22-C+FK10318+FP22325C		参考品番：SH1-FSF20-C+FK10300+FK11727C									
D L 8	ダウンライト 100形	D L 9	ダウンライト 100形	B L 2c	i Dシリーズ直付型40形 Dスタイル W230	B L 3b	i Dシリーズ直付型40形 Dスタイル W150	B L 5b	i Dシリーズ直付型40形 Dスタイル W80	B L 11c	i Dシリーズ埋込型40形 下面開放型 W300	B L 16c	i Dシリーズ直付型20形 iスタイル W80
													
LED内蔵・電源2×11内蔵 5000K、高演色Ra95、拡散タイプ 光束達光角30度、光束維持時間40000時間（光束維持率85%） 器具光束：850lm、消費電力：7.0W、電圧：100～242V 反射板（上部）：プラスチック（ホワイト） 反射板（下部）：アルミ（ホワイトつや消し仕上） 枠：銅板（ホワイトつや消し仕上）、埋込穴φ150		LED内蔵・電源2×11内蔵 5000K、高演色Ra95、拡散タイプ 光束達光角30度、光束維持時間40000時間（光束維持率85%） 器具光束：850lm、消費電力：7.0W、電圧：100～242V 反射板（上部）：プラスチック（ホワイト） 反射板（下部）：アルミ（ホワイトつや消し仕上） 枠：銅板（ホワイトつや消し仕上）、埋込穴φ150 リニューアルプレート（埋込穴φ200用）		LED内蔵・電源2×11内蔵 器具光束：6900lmタイプ 電圧100～242V 昼白色（5000K）、高演色Ra95 本体：銅板（白色粉体塗装） 幅220・長1250 ライトバー別売		LED内蔵・電源2×11内蔵 器具光束：3200lmタイプ 電圧100～242V 昼白色（5000K）、高演色Ra95 本体：銅板（白色粉体塗装） 幅150・長1250 ライトバー別売		LED内蔵・電源2×11内蔵 器具光束：3200lmタイプ 電圧100～242V 昼白色（5000K）、高演色Ra95 本体：銅板（白色粉体塗装） 幅80・長125 ライトバー別売		LED内蔵・電源2×11内蔵 器具光束：3200lmタイプ 電圧100～242V 昼白色（5000K）、高演色Ra95 本体：銅板（高反射白色粉体塗装） 幅300・長1257・高さ100 ライトバー別売		LED内蔵・電源2×11内蔵 器具光束：1600lmタイプ 電圧100～242V 昼白色（5000K）、高演色Ra95 本体：銅板（白色粉体塗装） 幅80・長807 ライトバー別売	
参考品番：XND1067MAK LE9		参考品番：XND1067MAK LE9+NNR0000K		参考品番：NMLK42523J+ME14600NN L89		参考品番：NMLK41515J+ME14300NN L4c		参考品番：NMLK41500J+ME14300NN L49		参考品番：NMLK42330J+ME14600NN L89		参考品番：NMLK21500J+ME12100NN L49	
信号線式ライコン（電源スイッチ無し）													
													
定格電圧：AC100～242V ロータリー式 プレート別売													
参考品番：NQ21507													

工事名称	沖縄県立芸術大学 当蔵キャンパス（付属図書・芸術資料館）LED設備改修工事			工事年度	令和7年度		
工事場所	沖縄県那覇市首里当蔵町1丁目4番地			図面名称	LED照明器具姿図ー2		
発注機関	沖縄県立芸術大学			縮尺	A-1:N/S A-3:N/S		
摘要				図面番号	E-06		
検印	管理建築士	設計	製図	設計者	名称	I C S株式会社	
					資格者氏名	1級建築士第266102号 知念 良正	
					登録番号	事務所登録番号 第13X-3517号	
					所在地	沖縄県中頭郡北谷町美浜1丁目6-1	

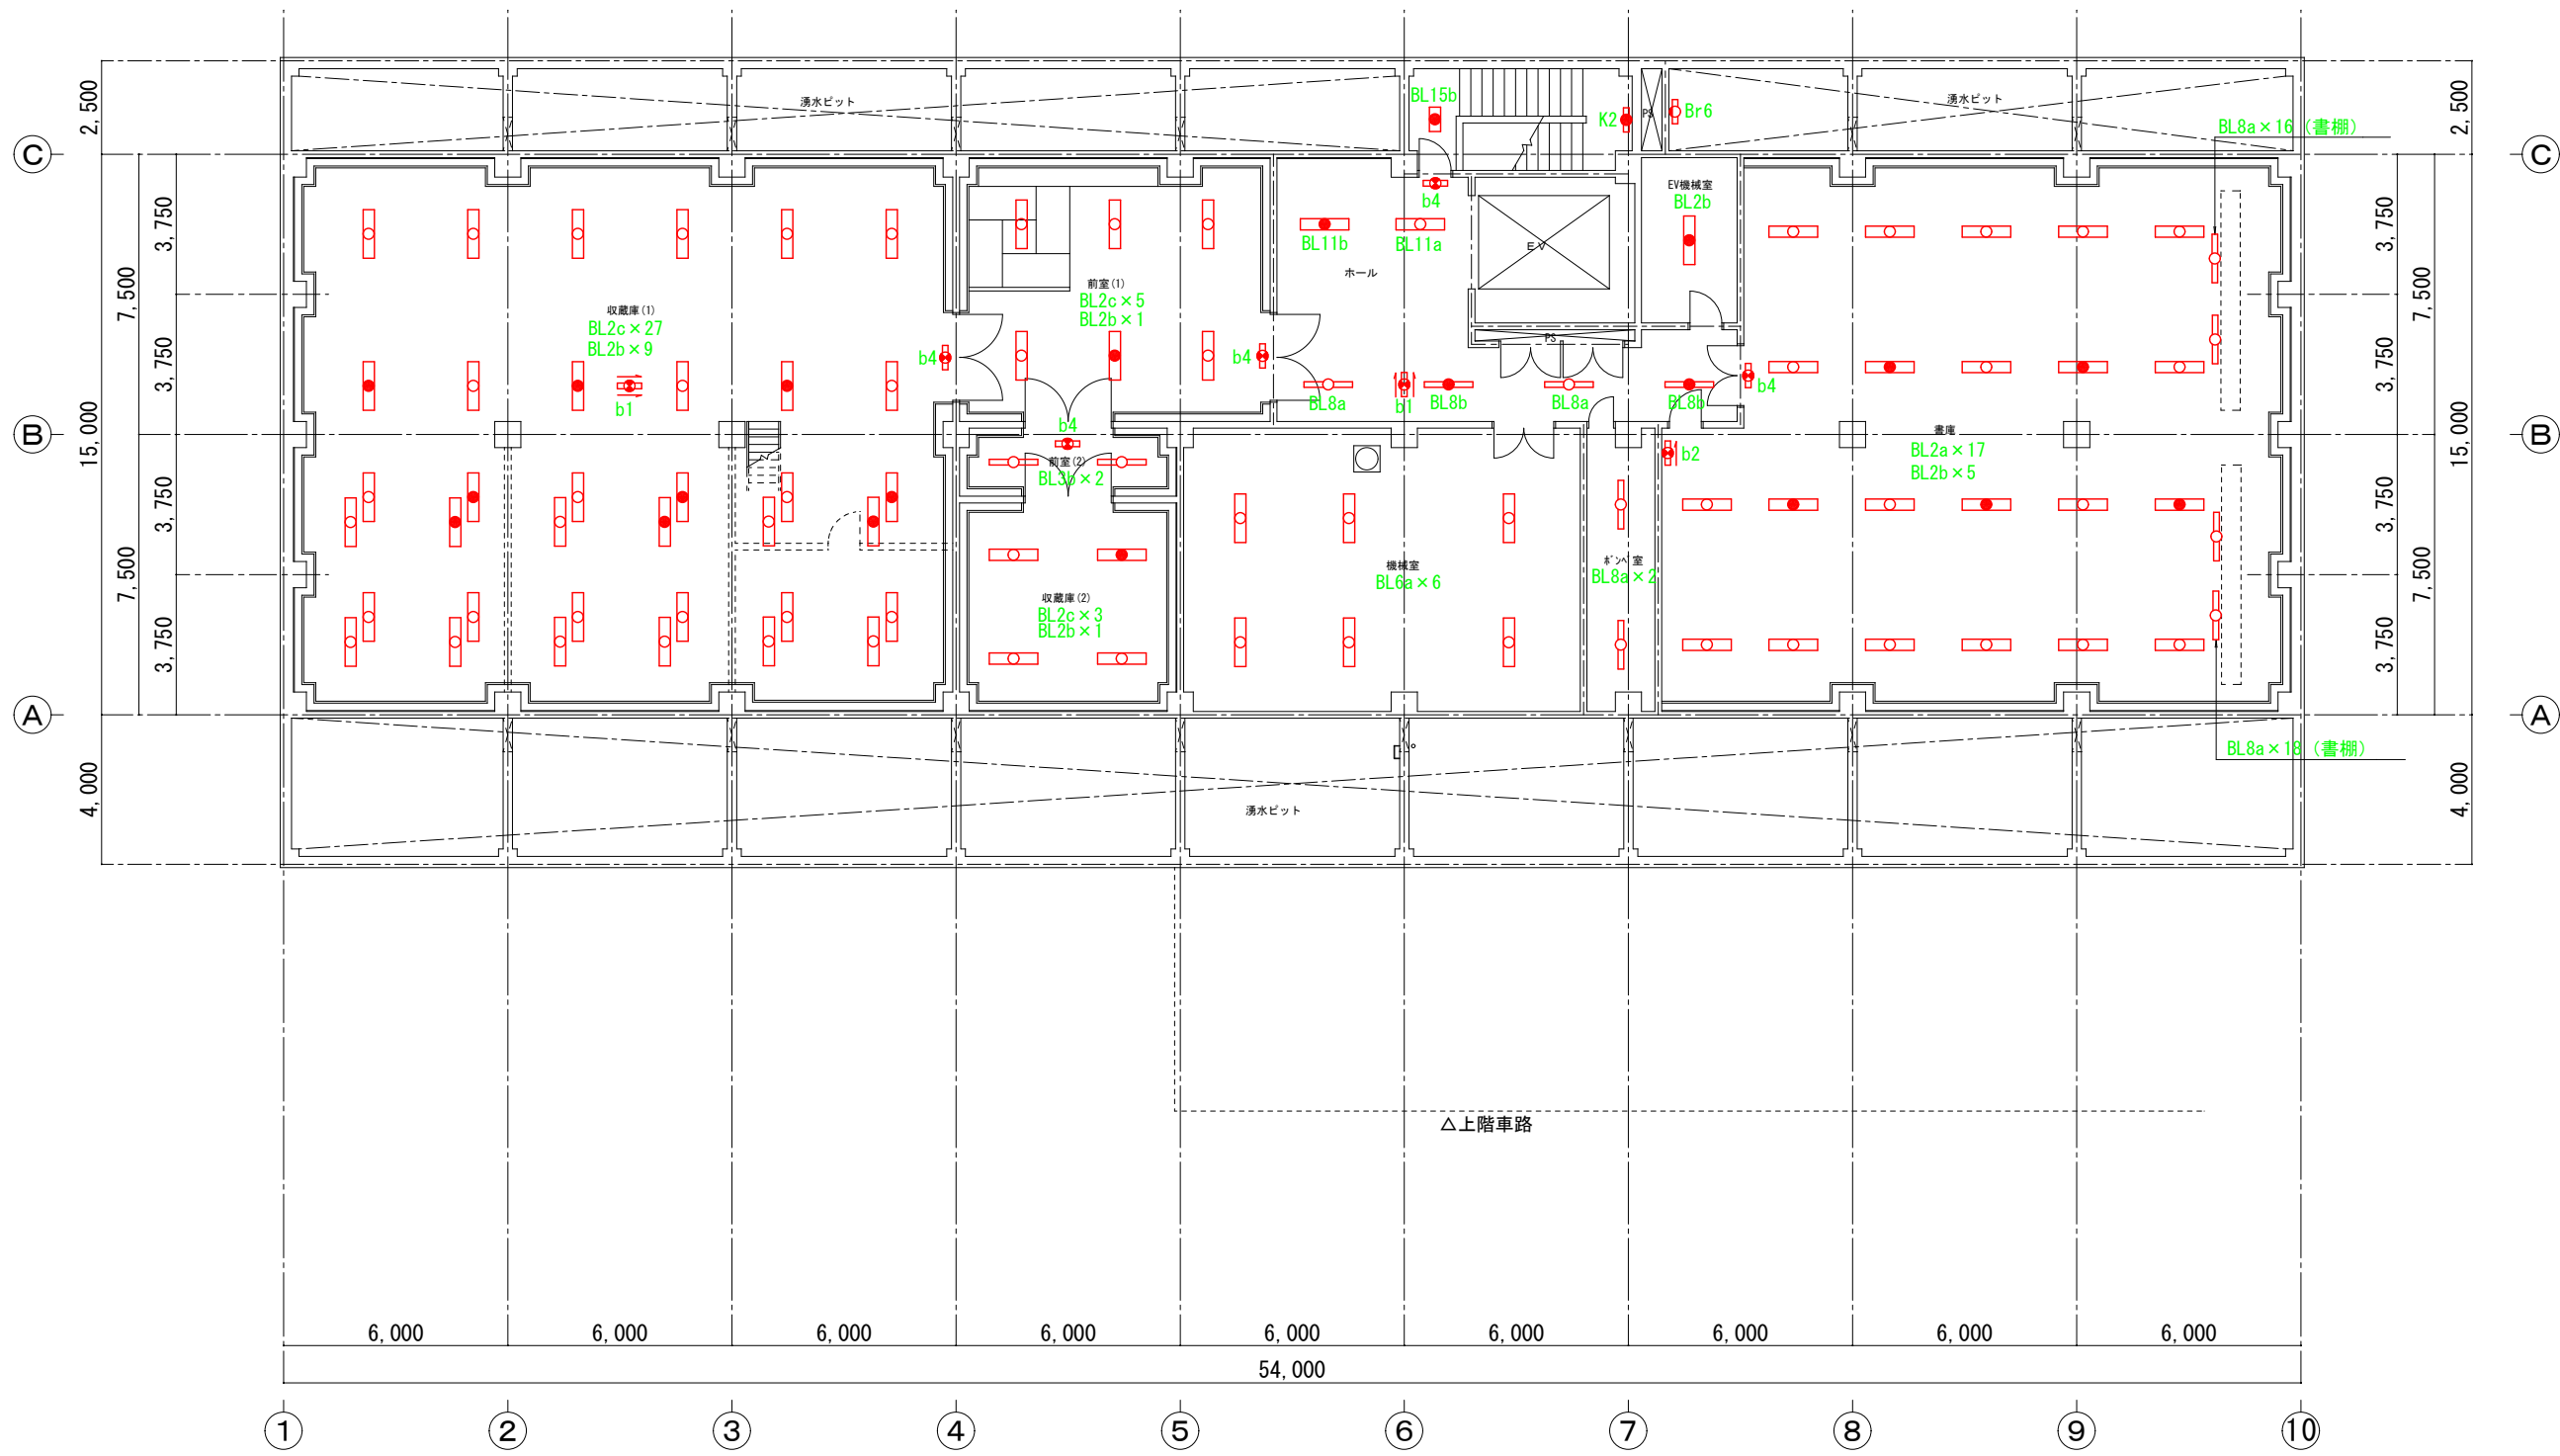


図書・芸術資料館 地下2階平面図 S=1/100

工事名称		沖縄県立芸術大学 当蔵キャンパス（付属図書・芸術資料館） LED設備改修工事		工事年度		令和7年度	
工事場所		沖縄県那覇市首里当蔵町1丁目4番地		図面名称		地下2階LED照明器具取付平面図	
発注機関		沖縄県立芸術大学		縮尺		A-1:S=1/100    A-3:S=1/200	
摘 要				図面番号		E-07	
検 印	管理建築士	設 計	製 図	設計者	名 称	ICS株式会社	
					資格者氏名	1級建築士第266102号 知念 良正	
					登録番号	事務所登録番号 第18X-3517号	
					所在地	沖縄県中頭郡北谷町美浜1丁目6-1	






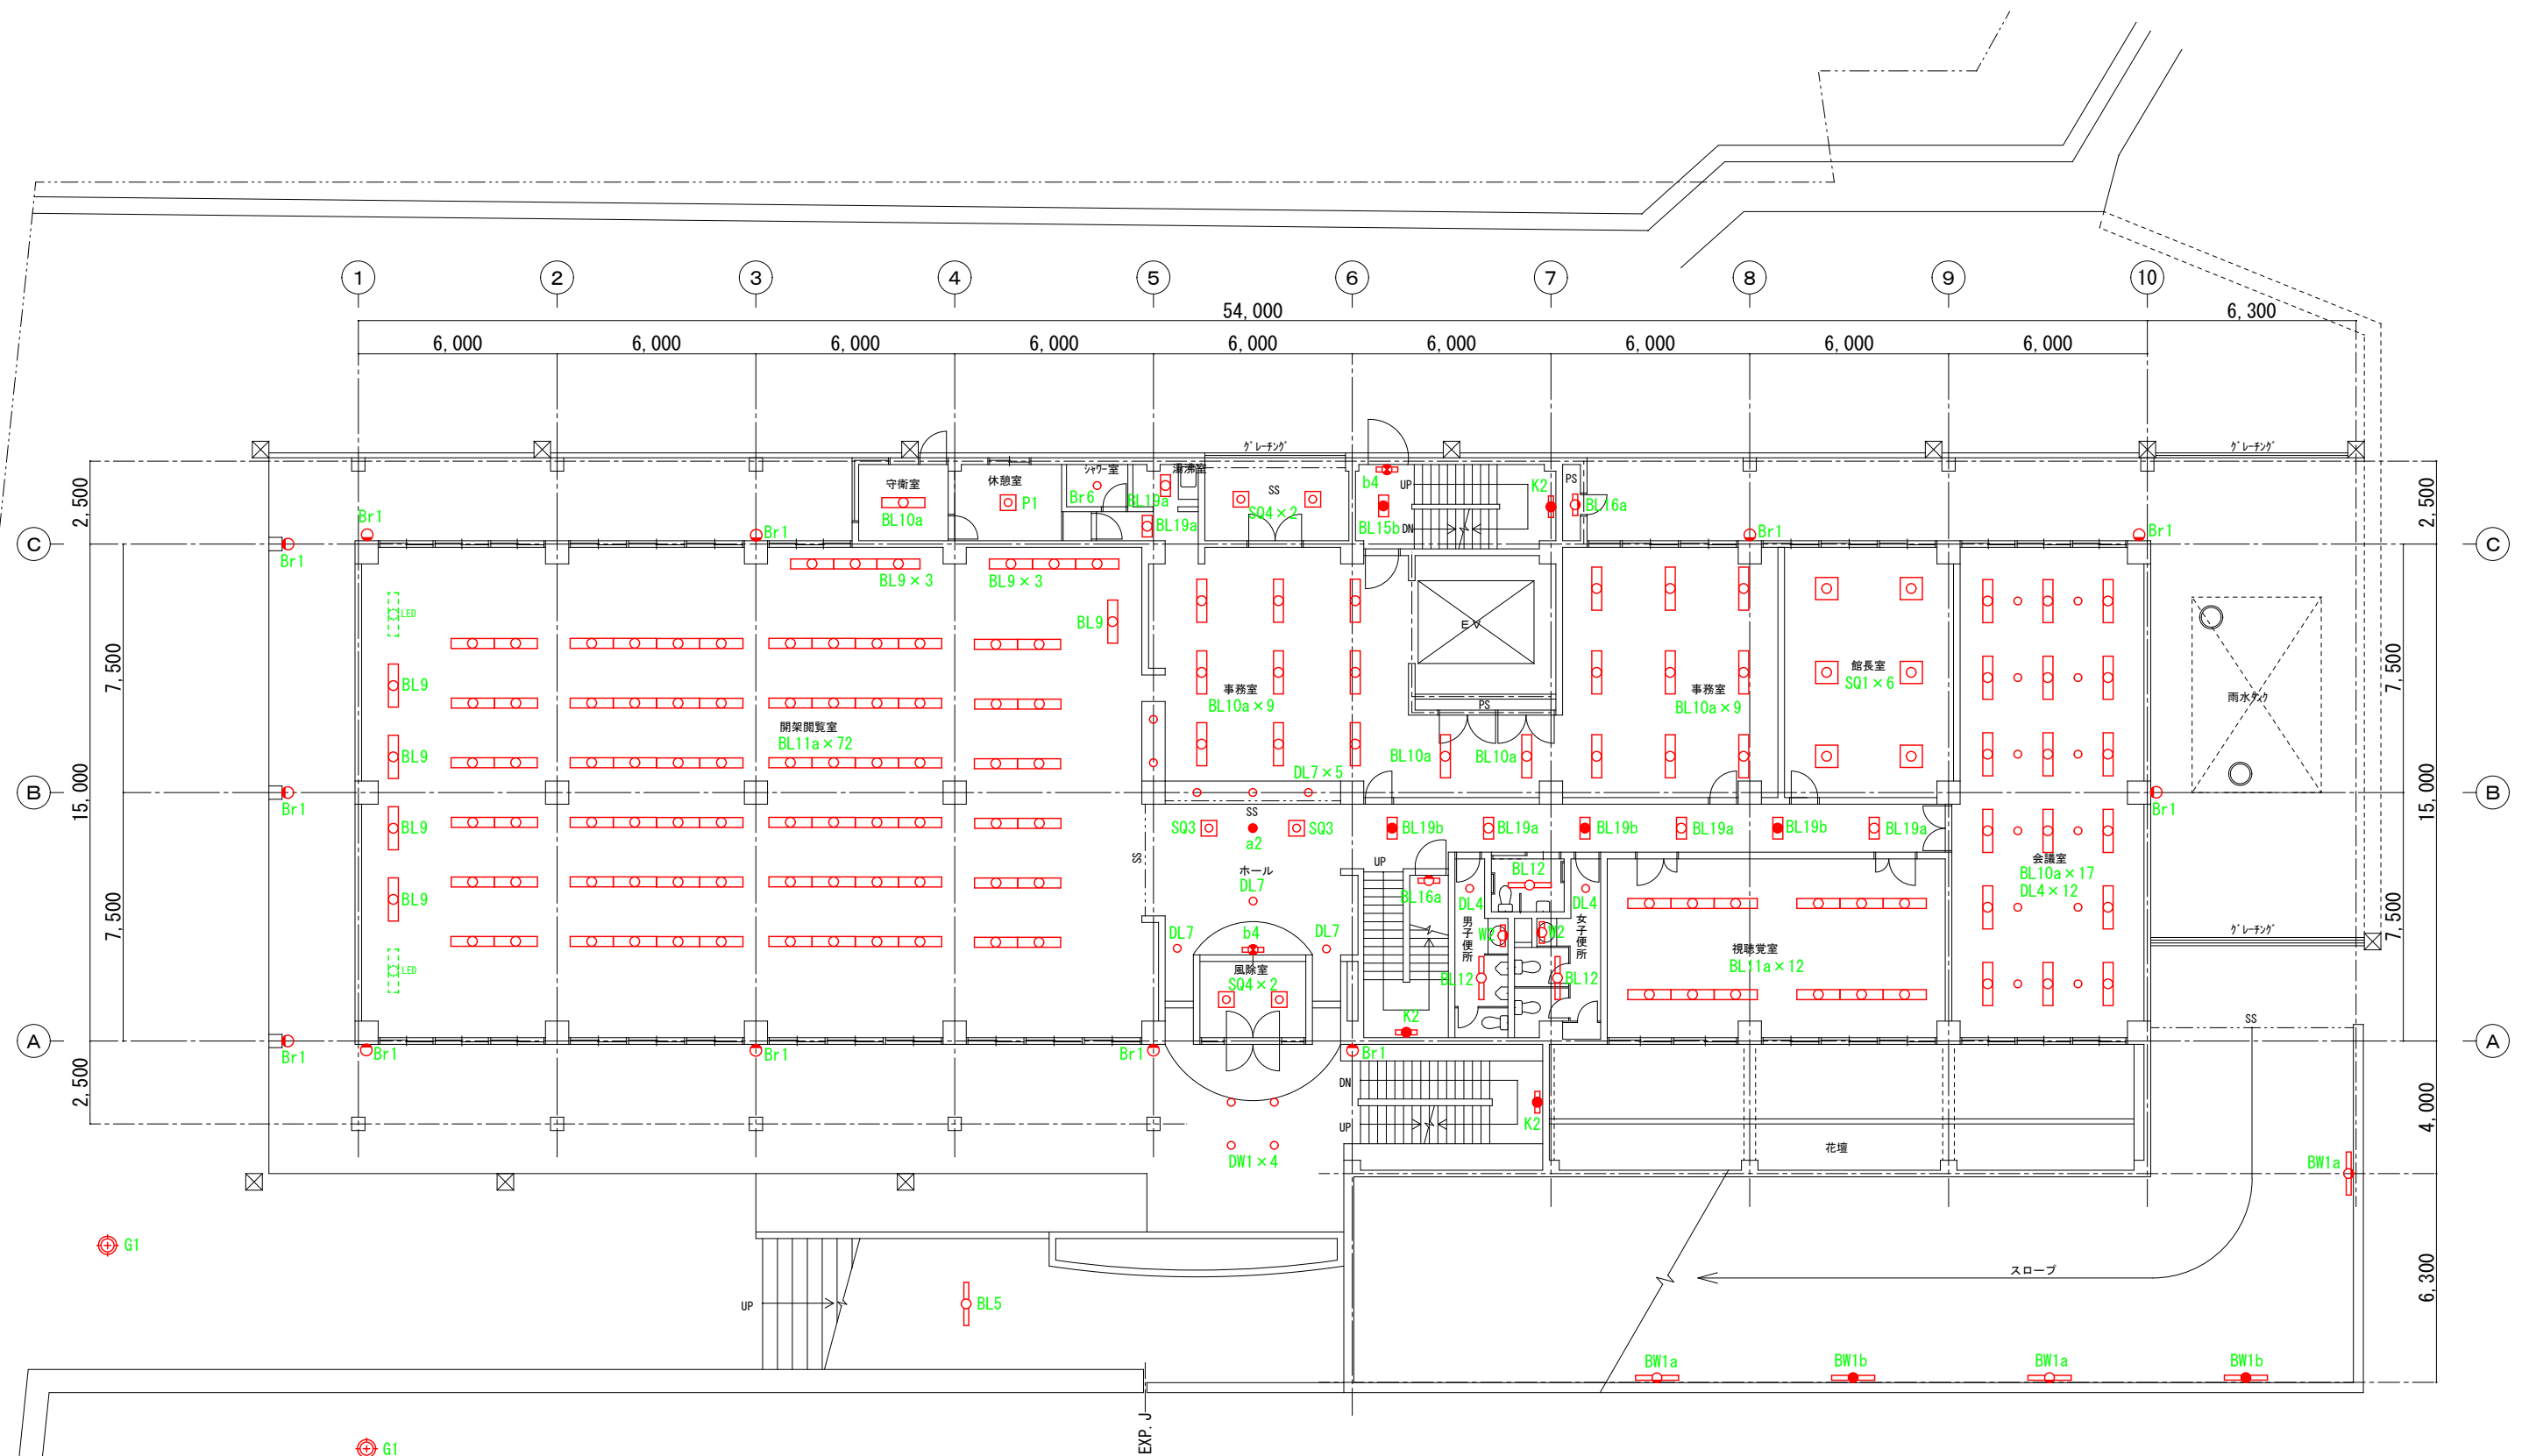

図書・芸術資料館 1階平面図 S=1/100


 
 
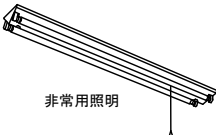


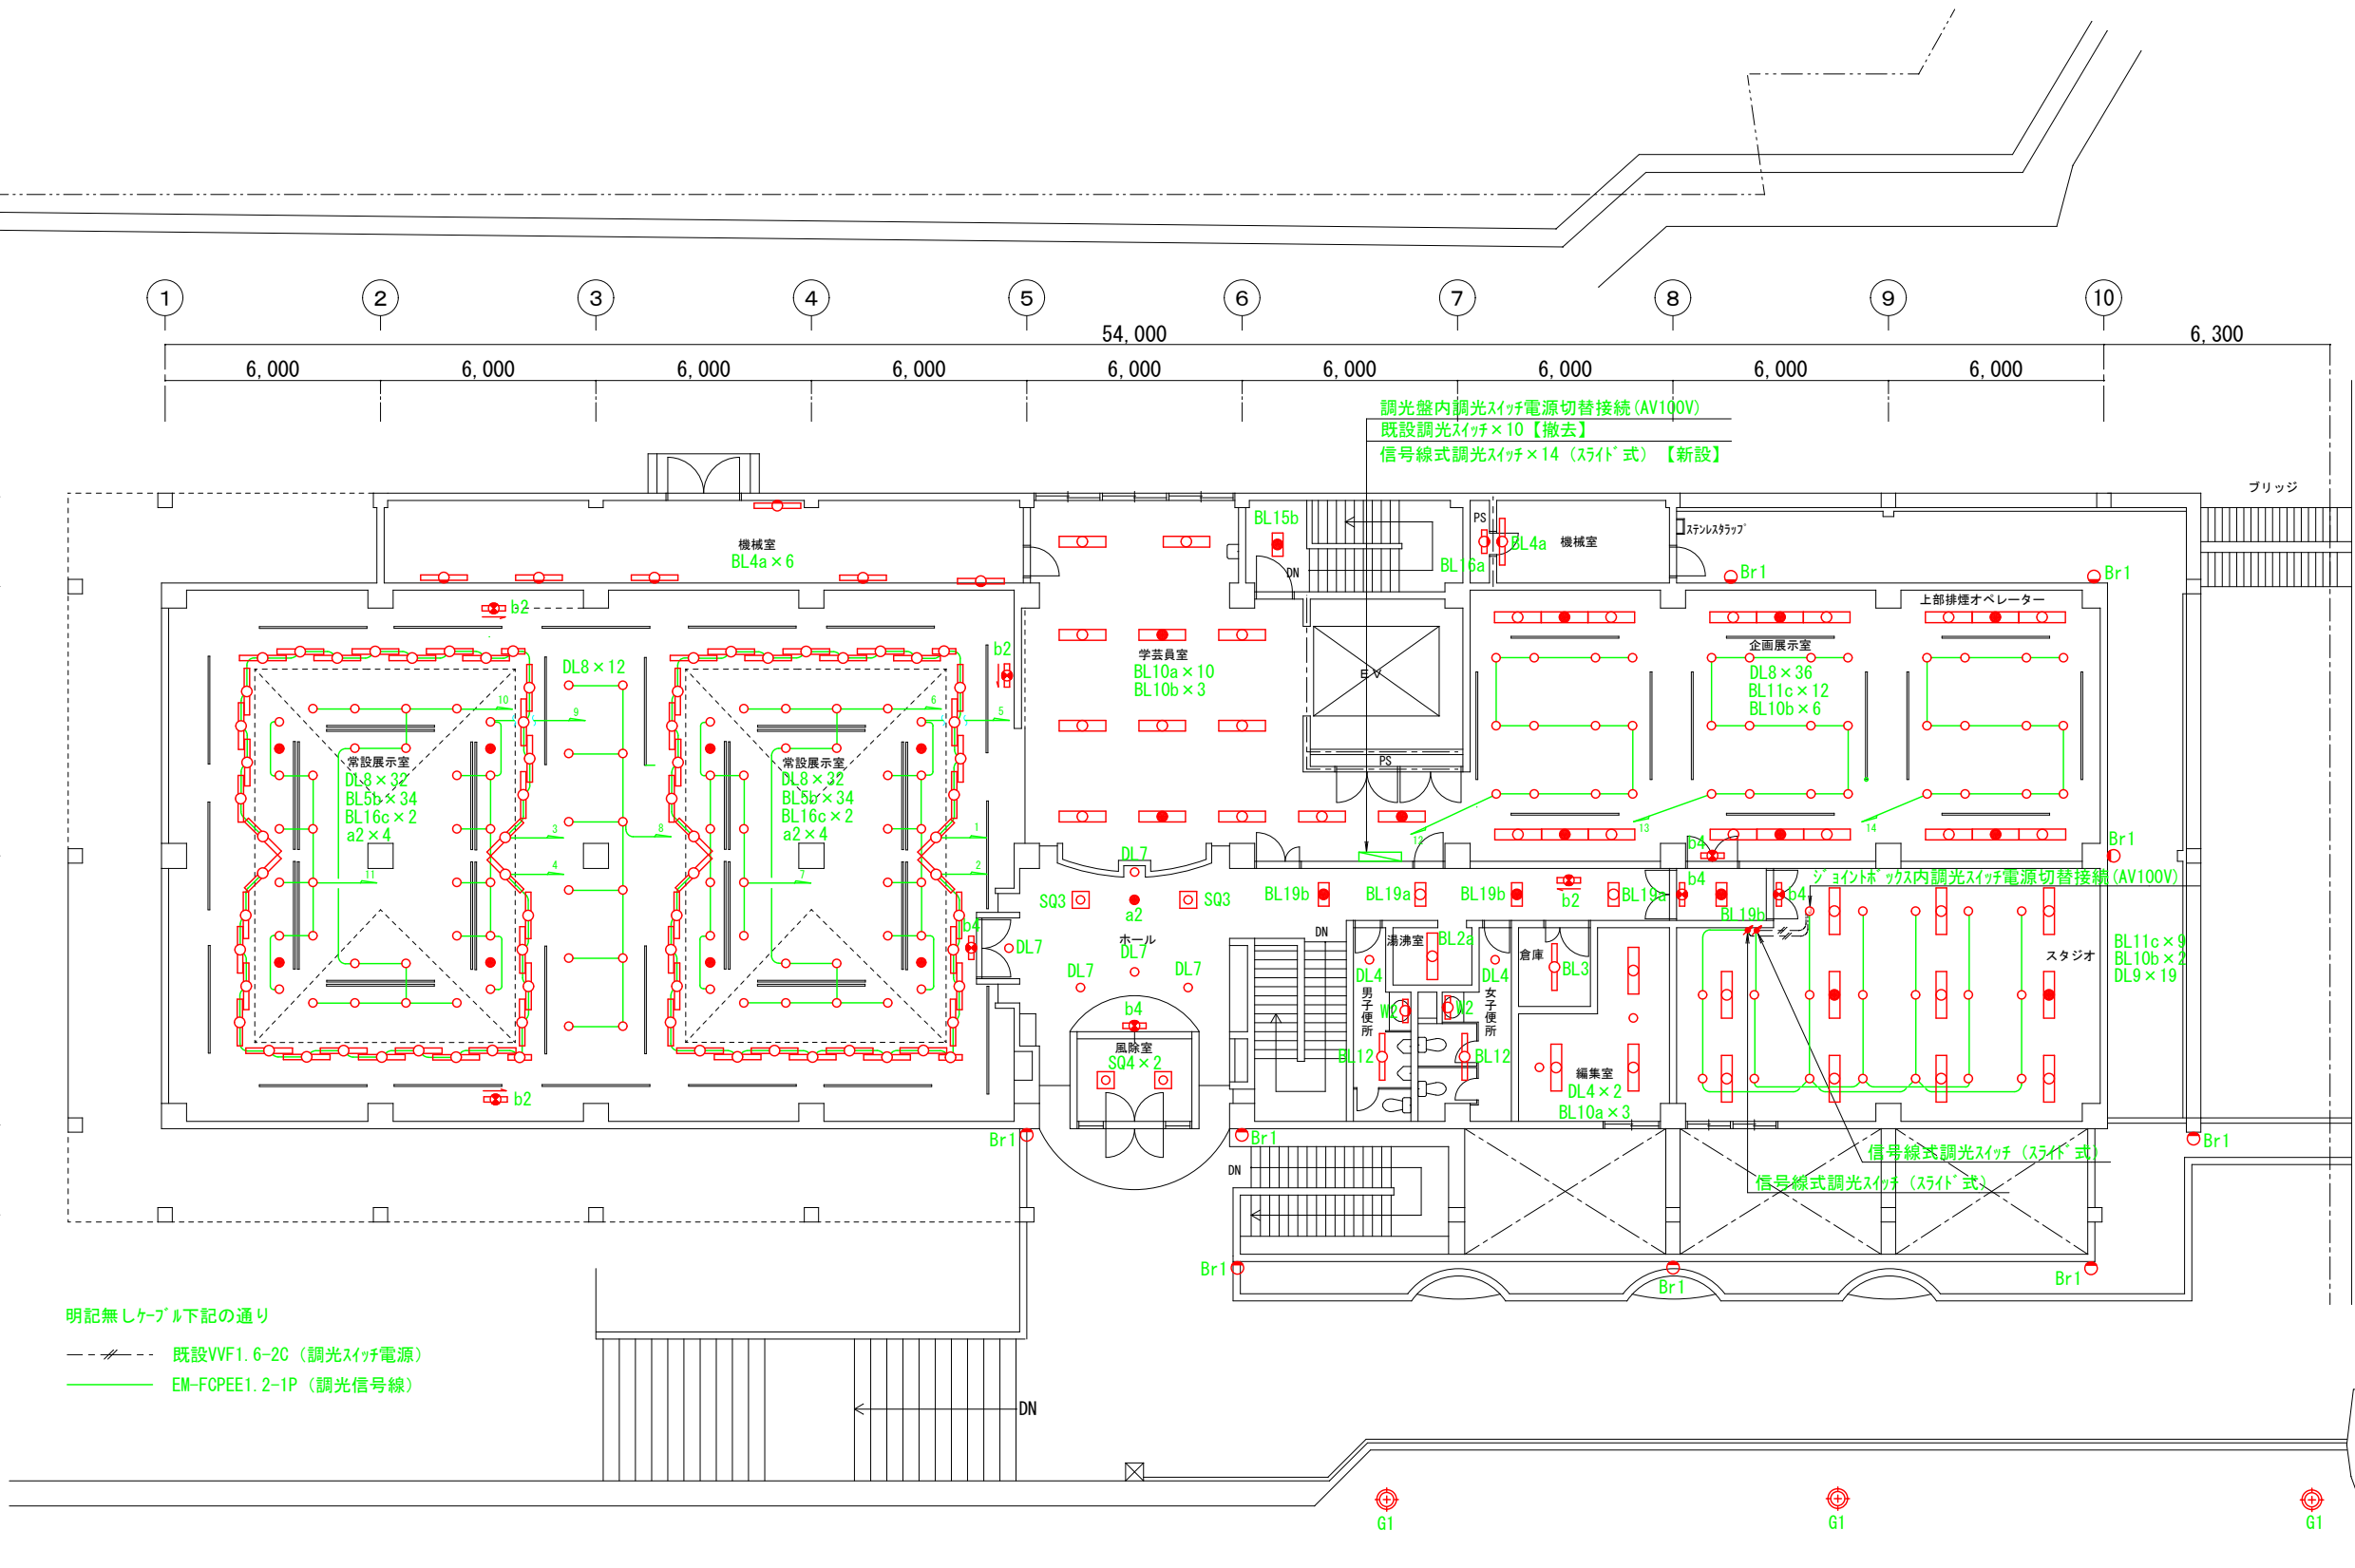
 
 

 
 
 
 




 
 
 
 
 





 




工事名称	沖縄県立芸術大学 当蔵キャンパス（付属図書・芸術資料館） LED設備改修工事			工事年度	令和7年度	
工事場所	沖縄県那覇市首里当蔵町1丁目4番地			図面名称	1階LED照明器具取付平面図	
発注機関	公立大学法人沖縄県立芸術大学			縮 尺	A-1:S=1/100      A-3:S=1/200	
摘 要				図面番号	E-09	
検 印	管理建築士	設 計	製 図	設 計 者	名 称	ICS株式会社
					資格者氏名	1級建築士第266102号 知念 良正
					登録番号	事務所登録番号 第13X-3517号
					所在地	沖縄県中頭郡北谷町美浜1丁目6-1



図書・芸術資料館 2階平面図 S=1/100

工事名称	沖縄県立芸術大学 当蔵キャンパス（付属図書・芸術資料館）LED設備改修工事			工事年度	令和7年度	
工事場所	沖縄県那覇市首里当蔵町1丁目4番地			図面名称	2階LED照明器具取付平面図	
発注機関	沖縄県立芸術大学			縮尺	A-1:S=1/100 A-3:S=1/200	
摘要				図面番号	E-10	
検印	管理建築士	設計	製図	名称	ICS株式会社	
				資格者氏名	1級建築士第266102号 知念 良正	
				登録番号	事務所登録番号 第13X-3517号	
				所在地	沖縄県中頭郡北谷町美浜1丁目6-1	


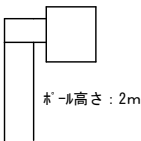
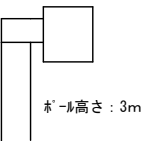
 

 

 


既設照明器具姿図

a-1	旧公共品番：FSS4-401（FL40W×1）	a-2	旧公共品番：FSS4-402（FL40W×2）	a-4	旧公共品番：K1-FSS4-202（FL20W×2）	a-5	旧公共品番：K1-FSS4-402（FL40W×2）	b-1	旧公共品番：FSR1-401（FL40W×1）	b-2	旧公共品番：FSR1-402（FL40W×2）	b-4	旧公共品番：FSR1-MP/RP-402（FL40W×2）
 <p>参考重量：2.6kg 参考面積：1.25×0.15×0.098=0.018m3</p>		 <p>参考重量4.1kg 参考面積：1.25×0.2×0.072=0.018m3</p>		 <p>非常用照明</p> <p>参考重量：2.9kg 参考面積：0.632×0.2×0.072=0.009m3</p>		 <p>非常用照明</p> <p>参考重量：5.6kg 参考面積：1.250×0.2×0.072=0.018m3</p>		 <p>参考重量：3.0kg 参考面積：1.247×0.17×0.105=0.022m3</p>		 <p>参考重量：3.5kg 参考面積：1.246×0.236×0.105=0.031m3</p>		 <p>参考重量：6.3kg 参考面積：1.252×0.225×0.119=0.034m3</p>	
b-5	旧公共品番：K1-FSR1-401（FL40W×1）	b-6	旧公共品番：K1-FSR1-402（FL40W×2）	c-1	旧公共品番：FRS3-202（FL20W×2）	c-2	旧公共品番：FRS3-401（FL40W×1）	c-3	旧公共品番：FRS3-402（FL40W×2）	c-4	旧公共品番：K1-FRS3-202（FL20W×2）	c-6	旧公共品番：K1-FRS3-402（FL40W×2）
 <p>非常用照明</p> <p>参考重量：5.3kg 参考面積：1.244×0.165×0.106=0.022m3</p>		 <p>非常用照明</p> <p>参考重量：6.7kg 参考面積：1.244×0.23×0.106=0.03m3</p>		 <p>外径寸法：656×328</p> <p>考重量：4.4kg 参考面積：0.656×0.328×0.108=0.023m3</p>		 <p>外径寸法：1,274×210</p> <p>考重量：5.5kg 参考面積：1.274×0.21×0.1=0.027m3</p>		 <p>外径寸法：1,274×328</p> <p>考重量：7.6kg 参考面積：1.274×0.328×0.1=0.042m3</p>		 <p>外径寸法：656×328 非常用照明</p> <p>考重量：5.1kg 参考面積：0.656×0.328×0.108=0.023m3</p>		 <p>外径寸法：1,274×328 非常用照明</p> <p>考重量：8.8kg 参考面積：1.274×0.328×0.108=0.045m3</p>	
d-1	旧公共品番：FBS3-201（FL20W×1）	d-2	旧公共品番：FBS3-401（FL40W×1）	d-3	旧公共品番：FBS3-401-SUS,WP（FL40W×1）	d-4	旧公共品番：K1-FBS3-401-SUS,WP（FL40W×1）	e-1	旧公共品番：FRL6-402（FL40W×2）	e-2	旧公共品番：FRL2-403（FL40W×3）	e-3	旧公共品番：K1-FRL6-402（FL40W×2）
 <p>参考重量：1.3kg 参考面積：0.626×0.132×0.0735=0.006m3</p>		 <p>参考重量：3.3kg 参考面積：1.244×0.132×0.0735=0.012m3</p>		 <p>参考重量：4.0kg 参考面積：1.252×0.163×0.07=0.014m3</p>		 <p>非常用照明</p> <p>参考重量：5.0kg 参考面積：1.252×0.163×0.07=0.014m3</p>		 <p>外径寸法：1,278×330 ルーバ付</p> <p>参考重量：11.1kg 参考面積：1.278×0.33×0.12=0.051m3</p>		 <p>外径寸法：1,278×330 ルーバ付</p> <p>参考重量：11.5kg 参考面積：1.278×0.33×0.12=0.051m3</p>		 <p>外径寸法：1,278×330 ルーバ付・非常用照明</p> <p>参考重量：13.4kg 参考面積：1.278×0.33×0.12=0.051m3</p>	
e-4	旧公共品番：FRS14F2-402（FL40W×2）	f-1	旧参考品番：三菱BK4032(32W) 外蛍光灯FHT36W×2	f-2	旧参考品番：三菱BK4203(32W) 外蛍光灯FHT36W×3	f-3	旧参考品番：松下フリ-FH540BF(FL20W×4)	g-1	旧公共品番：IRF2-100（IL100W）	g-2	旧参考品番：山田DE4643（IL60）	g-3	旧参考品番：山田DE4648（IL60）
 <p>外径寸法：1,273×323 パネル付</p> <p>参考重量：13.4kg 参考面積：1.273×0.323×0.146=0.06m3</p>		 <p>外径寸法：316□</p> <p>参考重量：7.0kg 参考面積：0.316×0.316×0.178=0.018m3</p>		 <p>外径寸法：470□</p> <p>参考重量：11.0kg 参考面積：0.47×0.47×0.17=0.038m3</p>		 <p>外径寸法：□658</p> <p>参考重量：11.5kg 参考面積：0.658×0.658×0.15=0.065m3</p>		 <p>外径寸法：Φ216</p> <p>参考重量：1.6kg 参考面積：0.216×0.216×0.165=0.008m3</p>		 <p>外径寸法：Φ166</p> <p>参考重量：0.6kg 参考面積：0.166×0.166×0.161=0.004m3</p>		 <p>外径寸法：Φ115</p> <p>参考重量：0.4kg 参考面積：0.115×0.115×0.149=0.002m3</p>	
g-4	旧公共品番：K1-IRS4-J23（豆電球）	h	旧公共品番：FBF2-201（FL20W×1）	i	旧公共品番：ISC5MP-60（IL60W）	j	旧参考品番：松下9072T（FL32W+30W）	k	旧参考品番：松下NC71025L（HF100W）				
 <p>外径寸法：Φ120 非常用照明</p> <p>参考重量：4.7kg 参考面積：0.12×0.12×0.154=0.002m3</p>		 <p>参考重量：2.7kg 参考面積：0.67×0.13×0.13=0.011m3</p>		 <p>参考重量：0.8kg 参考面積：0.12×0.12×0.205=0.003m3</p>		 <p>参考重量：3.4kg 参考面積：0.452×0.452×0.152=0.031m3</p>		 <p>外径寸法：Φ265</p> <p>参考重量：4.5kg 参考面積：0.265×0.265×0.238=0.017m3</p>					


工事名称	沖縄県立芸術大学 当蔵キャンパス（付属図書・芸術資料館）LED設置改修工事			工事年度	令和7年度		
工事場所	沖縄県那覇市首里当蔵町1丁目4番地			図面名称	既設照明器具姿図ー1		
発注機関	公立大学法人沖縄県立芸術大学			縮尺	A-1:N/S      A-3:N/S		
摘要				図面番号	Eー11		
検印	管理建築士	設計	製図	設計者	名称	I C S株式会社	
					資格者氏名	1級建築士第266102号 知念 良正	
					登録番号	事務所登録番号 第13X-3517号	
					所在地	沖縄県中頭郡北谷町美浜1丁目6-1	



既設照明器具姿図


m	旧参考品番：松下HLN6616BT (20W) 外壁光灯FHT13W×1	o-1	ポール灯 (1L60W)	o-2	ポール灯 (1L60W)	p	旧公共品番：SK1-FST12-201 (FL20W×1)	r-1	旧公共品番：SH1-FSF10-101 (FL10W×1)	r-2	旧公共品番：ST1-FBC10-101 (FL10W×1)	r-3	旧公共品番：ST1-FBC10-101 (FL10W×1)
 <p>参考重量：1.6kg 参考面積：0.26×0.26×0.13=0.009m3</p>		 <p>ポール高さ：2m 参考重量：6.3kg 参考面積：0.17×0.17×0.965=0.028m3</p>		 <p>ポール高さ：3m 参考重量：6.3kg 参考面積：0.17×0.17×0.965=0.028m3</p>		 <p>参考重量：3.8kg 参考面積：0.657×0.16×0.132=0.014m3</p>		 <p>参考重量：1.8kg 参考面積：0.537×0.168×0.061=0.005m3</p>		 <p>参考重量：1.4kg 参考面積：0.41×0.19×0.077=0.006m3</p>		 <p>参考重量：2.4kg 参考面積：0.73×0.25×0.048=0.009m3</p>	
s	ルーバ付壁光灯 (FL40W×2)	t-1	旧公共品番：FSS1-201 (FL20W×1)	t-2	旧公共品番：FSS1-401 (FL40W×1)								
 <p>参考重量：7.0kg 参考面積：1.273×0.28×0.0955=0.034m3</p>		 <p>参考重量：1.2kg 参考面積：0.626×0.106×0.066=0.004m3</p>		 <p>参考重量：2.6kg 参考面積：1.244×0.106×0.066=0.009m3</p>									

工事名称	沖縄県立芸術大学 当蔵キャンパス（付属図書・芸術資料館）LED設備改修工事			工事年度	令和7年度	
工事場所	沖縄県那覇市首里当蔵町1丁目4番地			図面名称	既設照明器具姿図ー2	
発注機関	沖縄県立芸術大学			縮尺	A-1:N/S      A-3:N/S	
摘要				図面番号	Eー12	
検印	管理建築士	設計	製図	設計者	名称	I C S株式会社
					資格者氏名	1級建築士第266102号 知念 良正
					登録番号	事務所登録番号 第13X-3517号
					所在地	沖縄県中頭郡北谷町美浜1丁目6-1

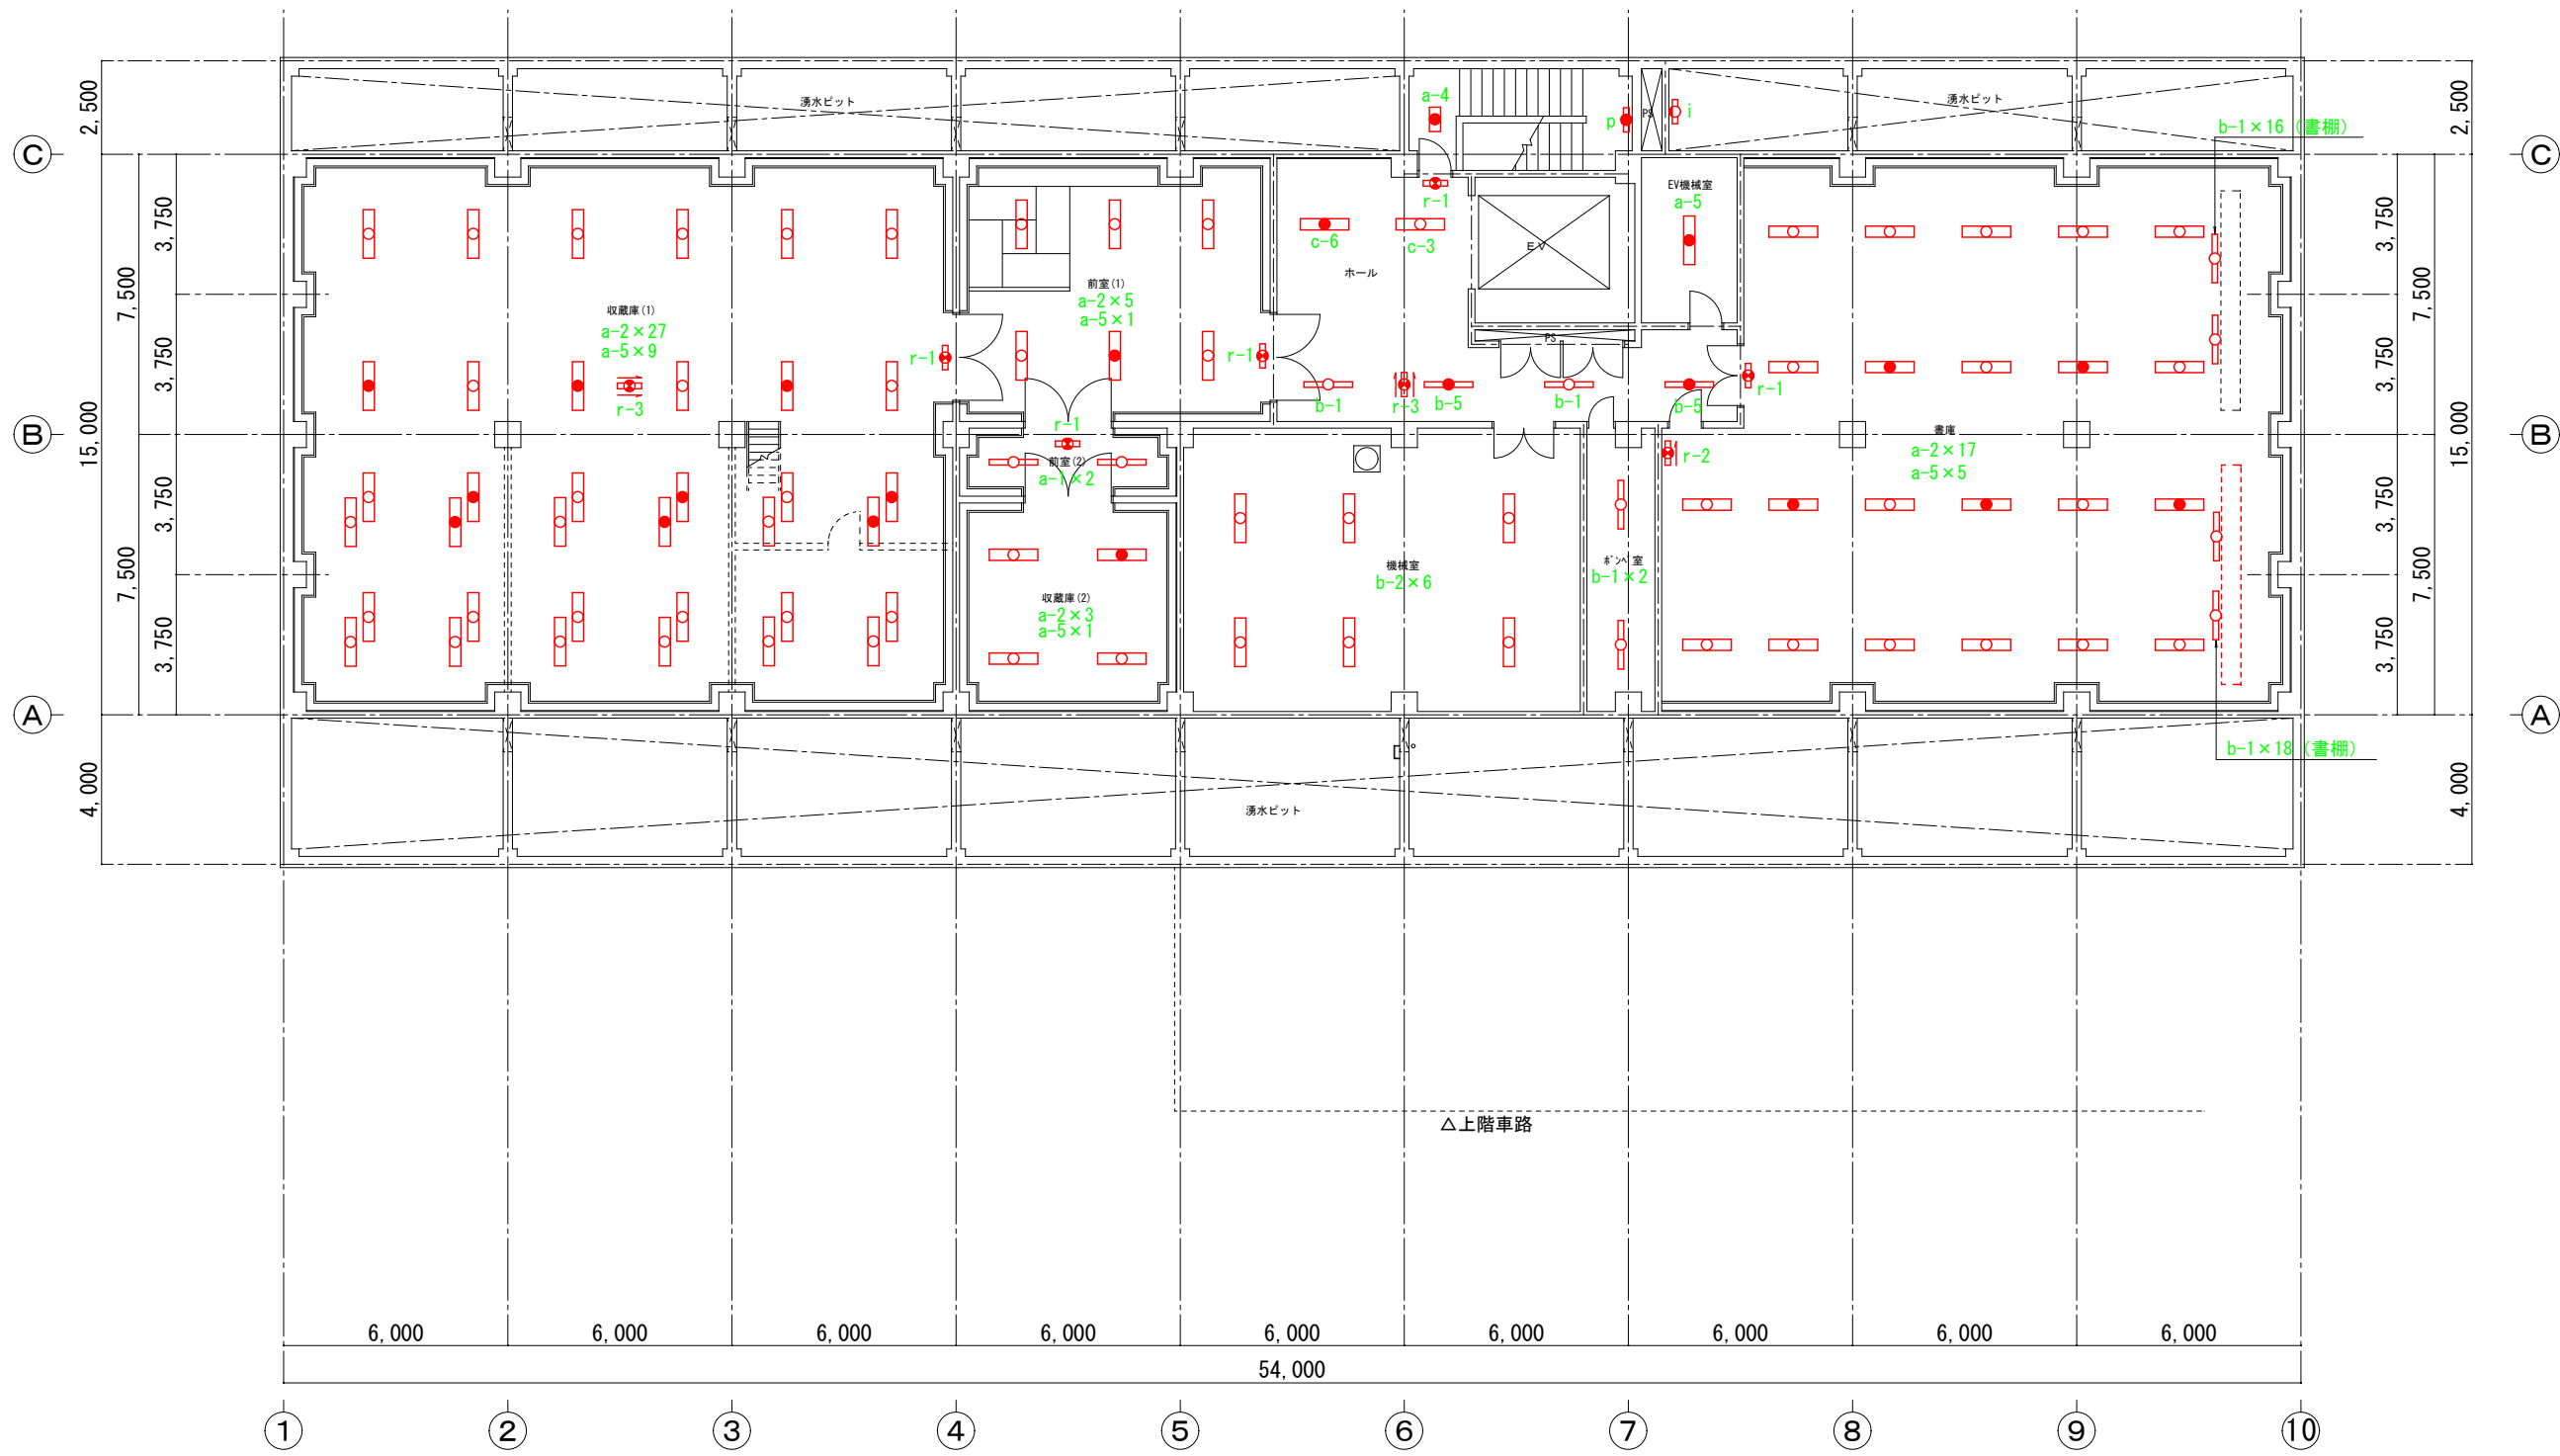


図書・芸術資料館 地下2階平面図 S=1/100

工事名称		沖縄県立芸術大学 当蔵キャンパス（付属図書・芸術資料館） LED設備改修工事		工事年度		令和7年度	
工事場所		沖縄県那覇市首里当蔵町1丁目4番地		図面名称		地下2階既設照明器具撤去平面図	
発注機関		沖縄県立芸術大学		縮尺		A-1:S=1/100    A-3:S=1/200	
摘 要				図面番号		E-13	
検 印	管理建築士	設 計	製 図	設計者	名 称	ICS株式会社	
					資格者氏名	1級建築士第266102号 知念 良正	
					登録番号	事務所登録番号 第18X-3517号	
					所 在 地	沖縄県中頭郡北谷町美浜1丁目-6-1	

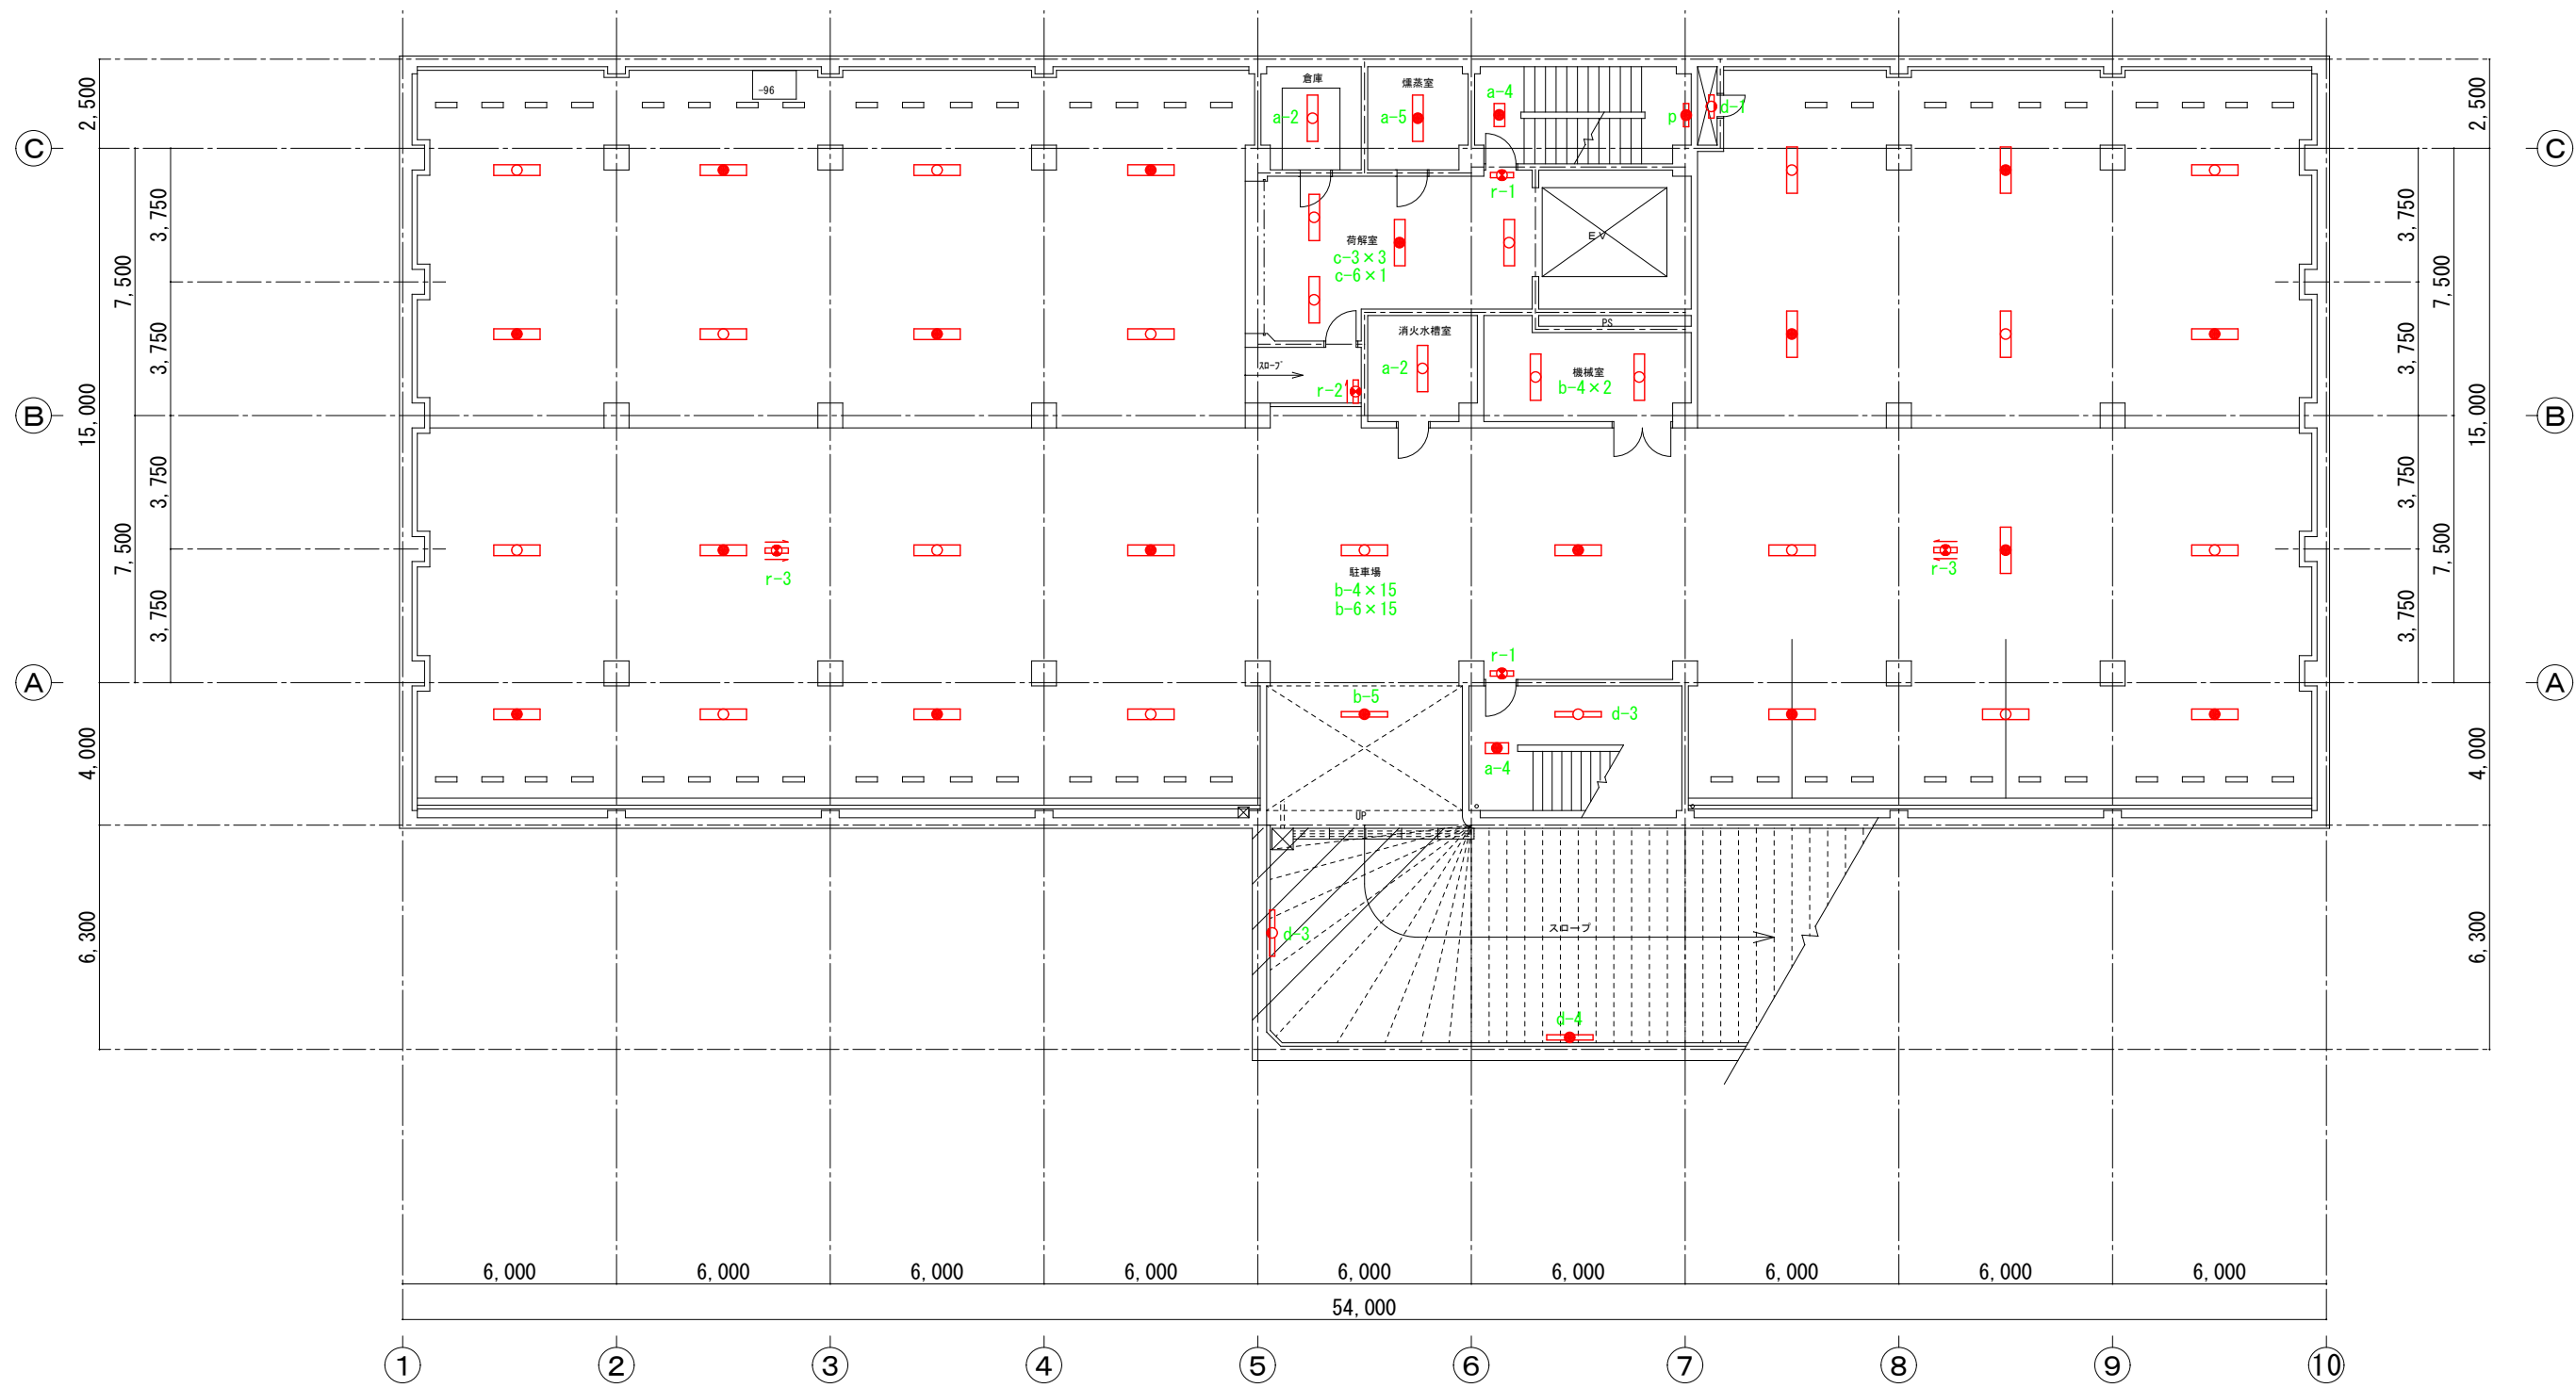

図書・芸術資料館 地下1階平面図 S=1/100


工事名称		沖縄県立芸術大学 当蔵キャンパス（付属図書・芸術資料館）LED設備改修工事		工事年度	令和7年度
工事場所		沖縄県那覇市首里当蔵町1丁目4番地		図面名称	地下1階既設照明器具撤去平面図
発注機関		沖縄県立芸術大学		縮尺	A-1:S=1/100 A-3:S=1/200
摘要				図面番号	E-14
検印	管理建築士	設計	製図	名称	ICS株式会社
				設計者	資格者氏名 1級建築士第266102号 知念 良正
				登録番号	事務所登録番号 第18X-3517号
				所在地	沖縄県中頭郡北谷町美浜1丁目6-1

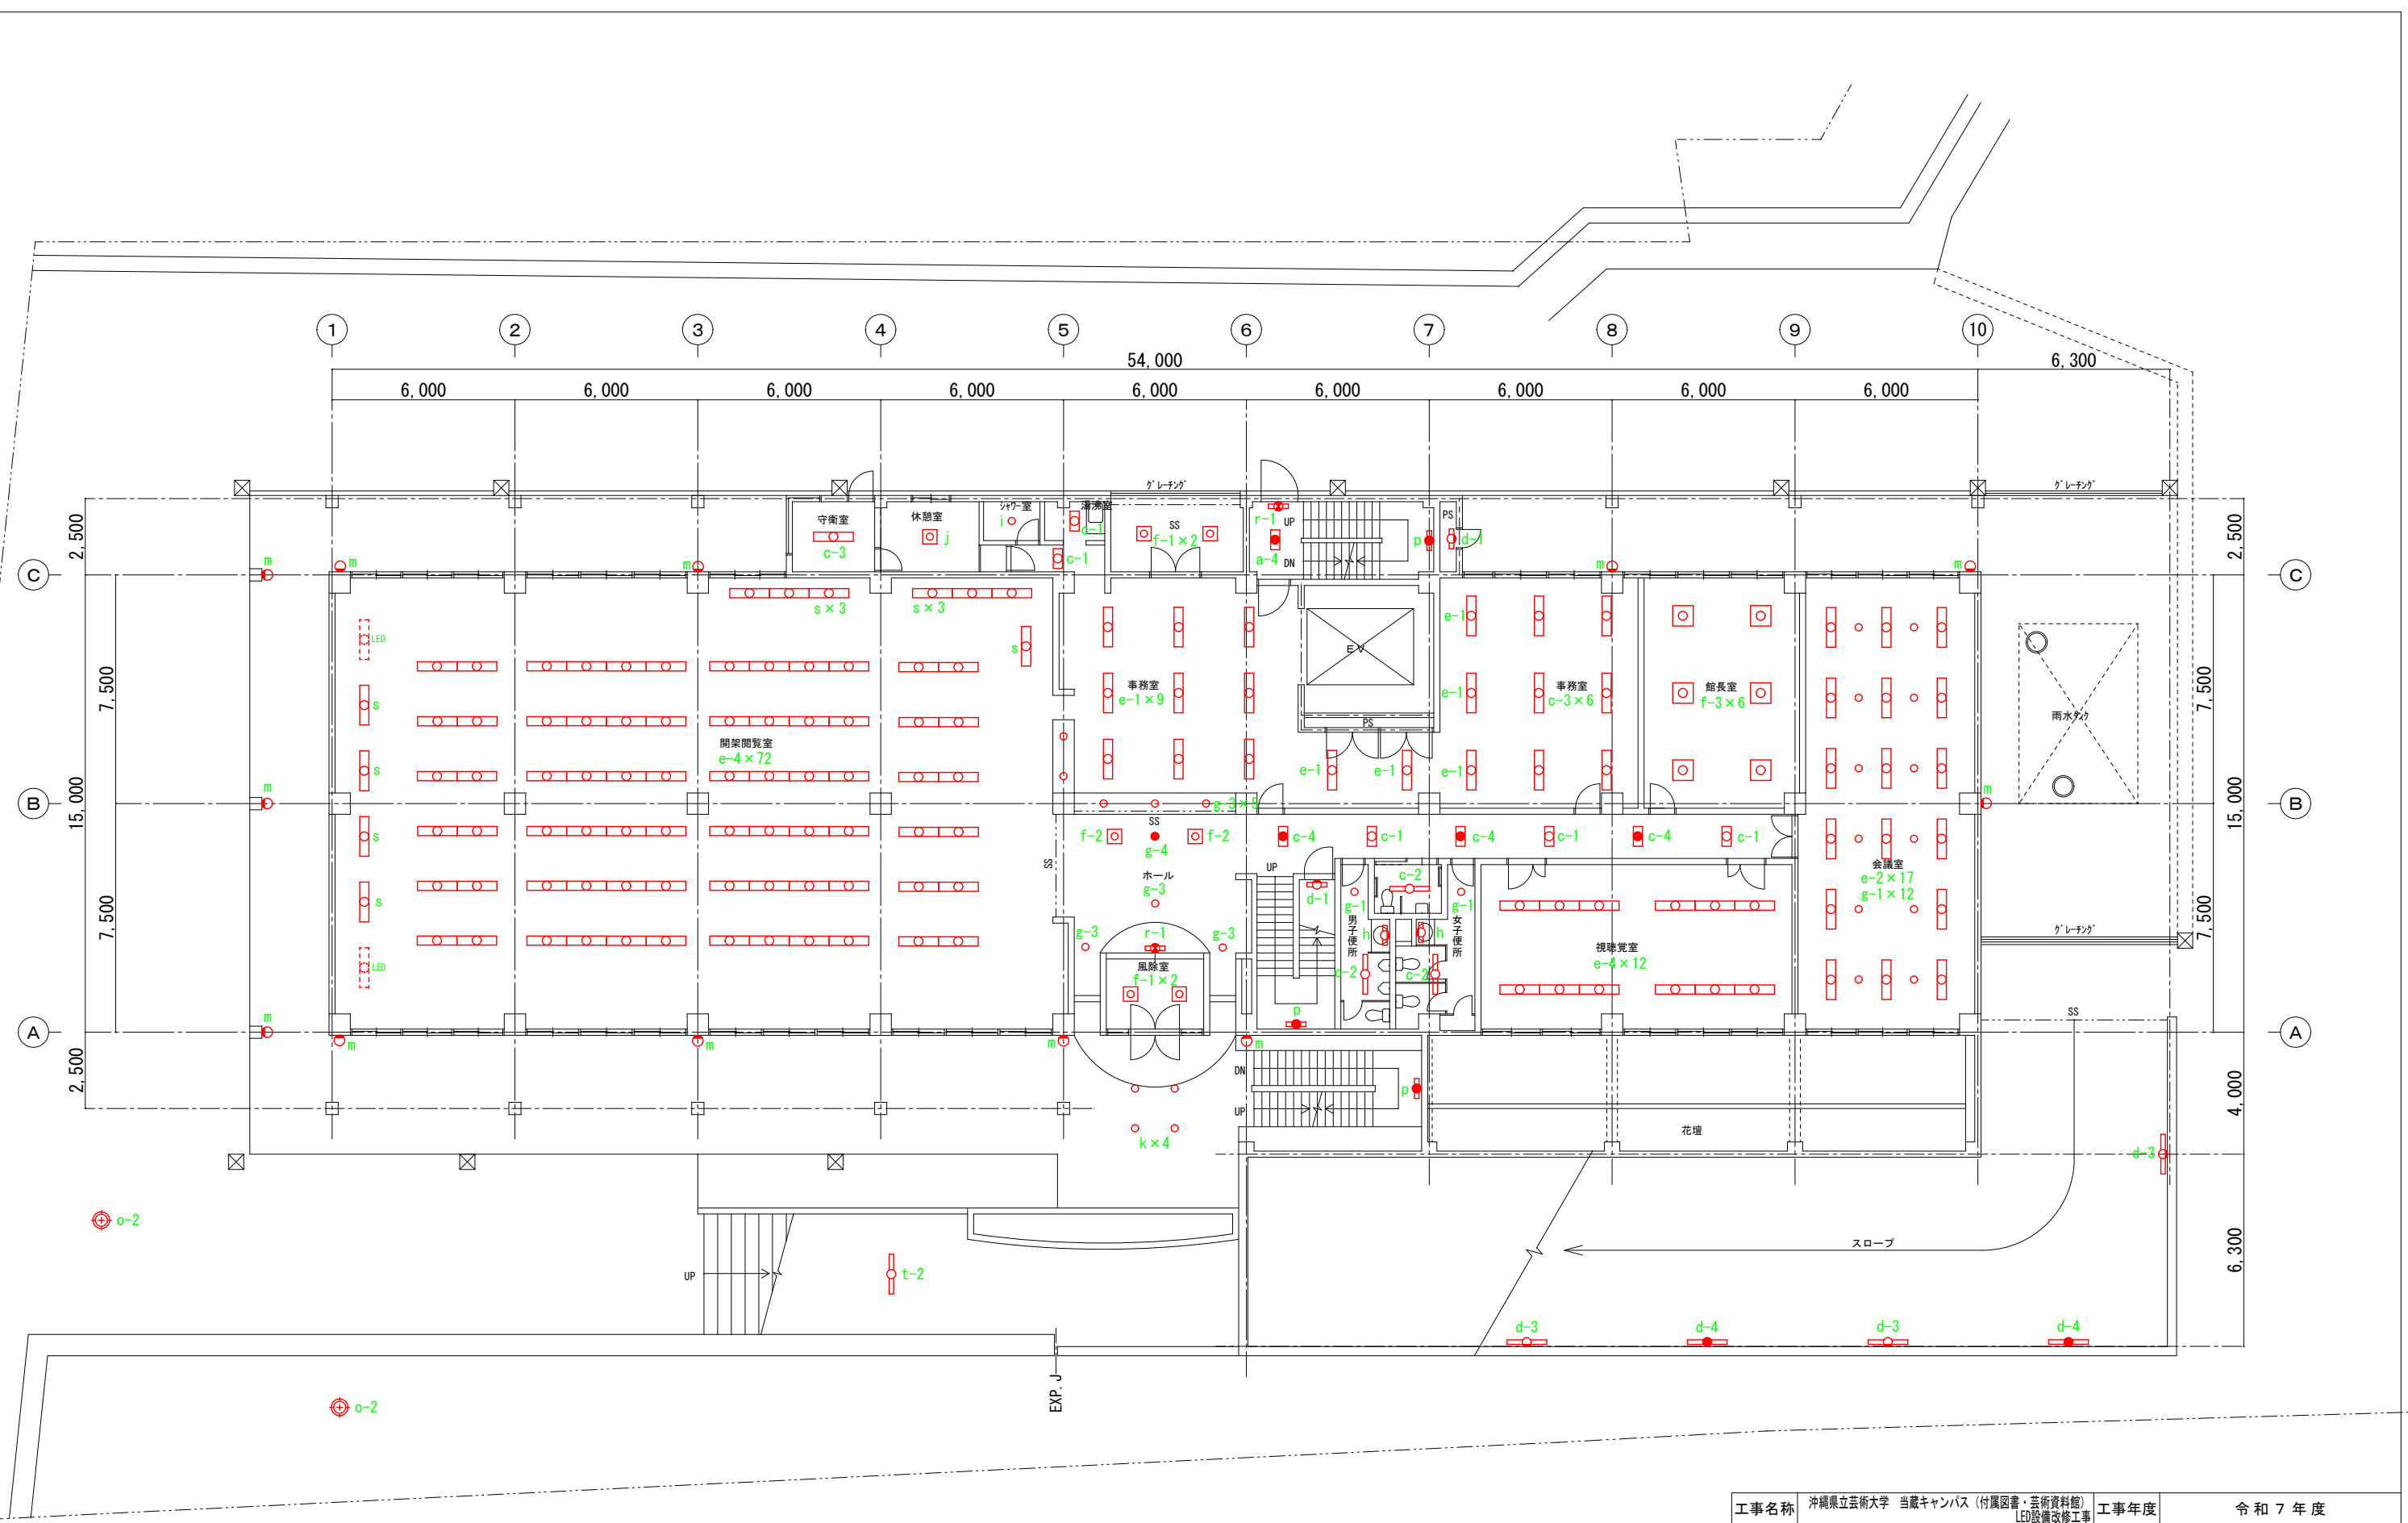

図書・芸術資料館 1階平面図 S=1/100


工事名称	沖縄県立芸術大学 当蔵キャンパス（付属図書・芸術資料館） LED設備改修工事			工事年度	令和7年度	
工事場所	沖縄県那覇市首里当蔵町1丁目4番地			図面名称	1階既設照明器具撤去平面図	
発注機関	沖縄県立芸術大学			縮尺	A-1:S=1/100 A-3:S=1/200	
摘要				図面番号	E-15	
検印	管理建築士	設計	製図	名称	ICS株式会社	
				資格者氏名	1級建築士第266102号 知念 良正	
				登録番号	事務所登録番号 第13X-3517号	
				所在地	沖縄県中頭郡北谷町美浜1丁目6-1	



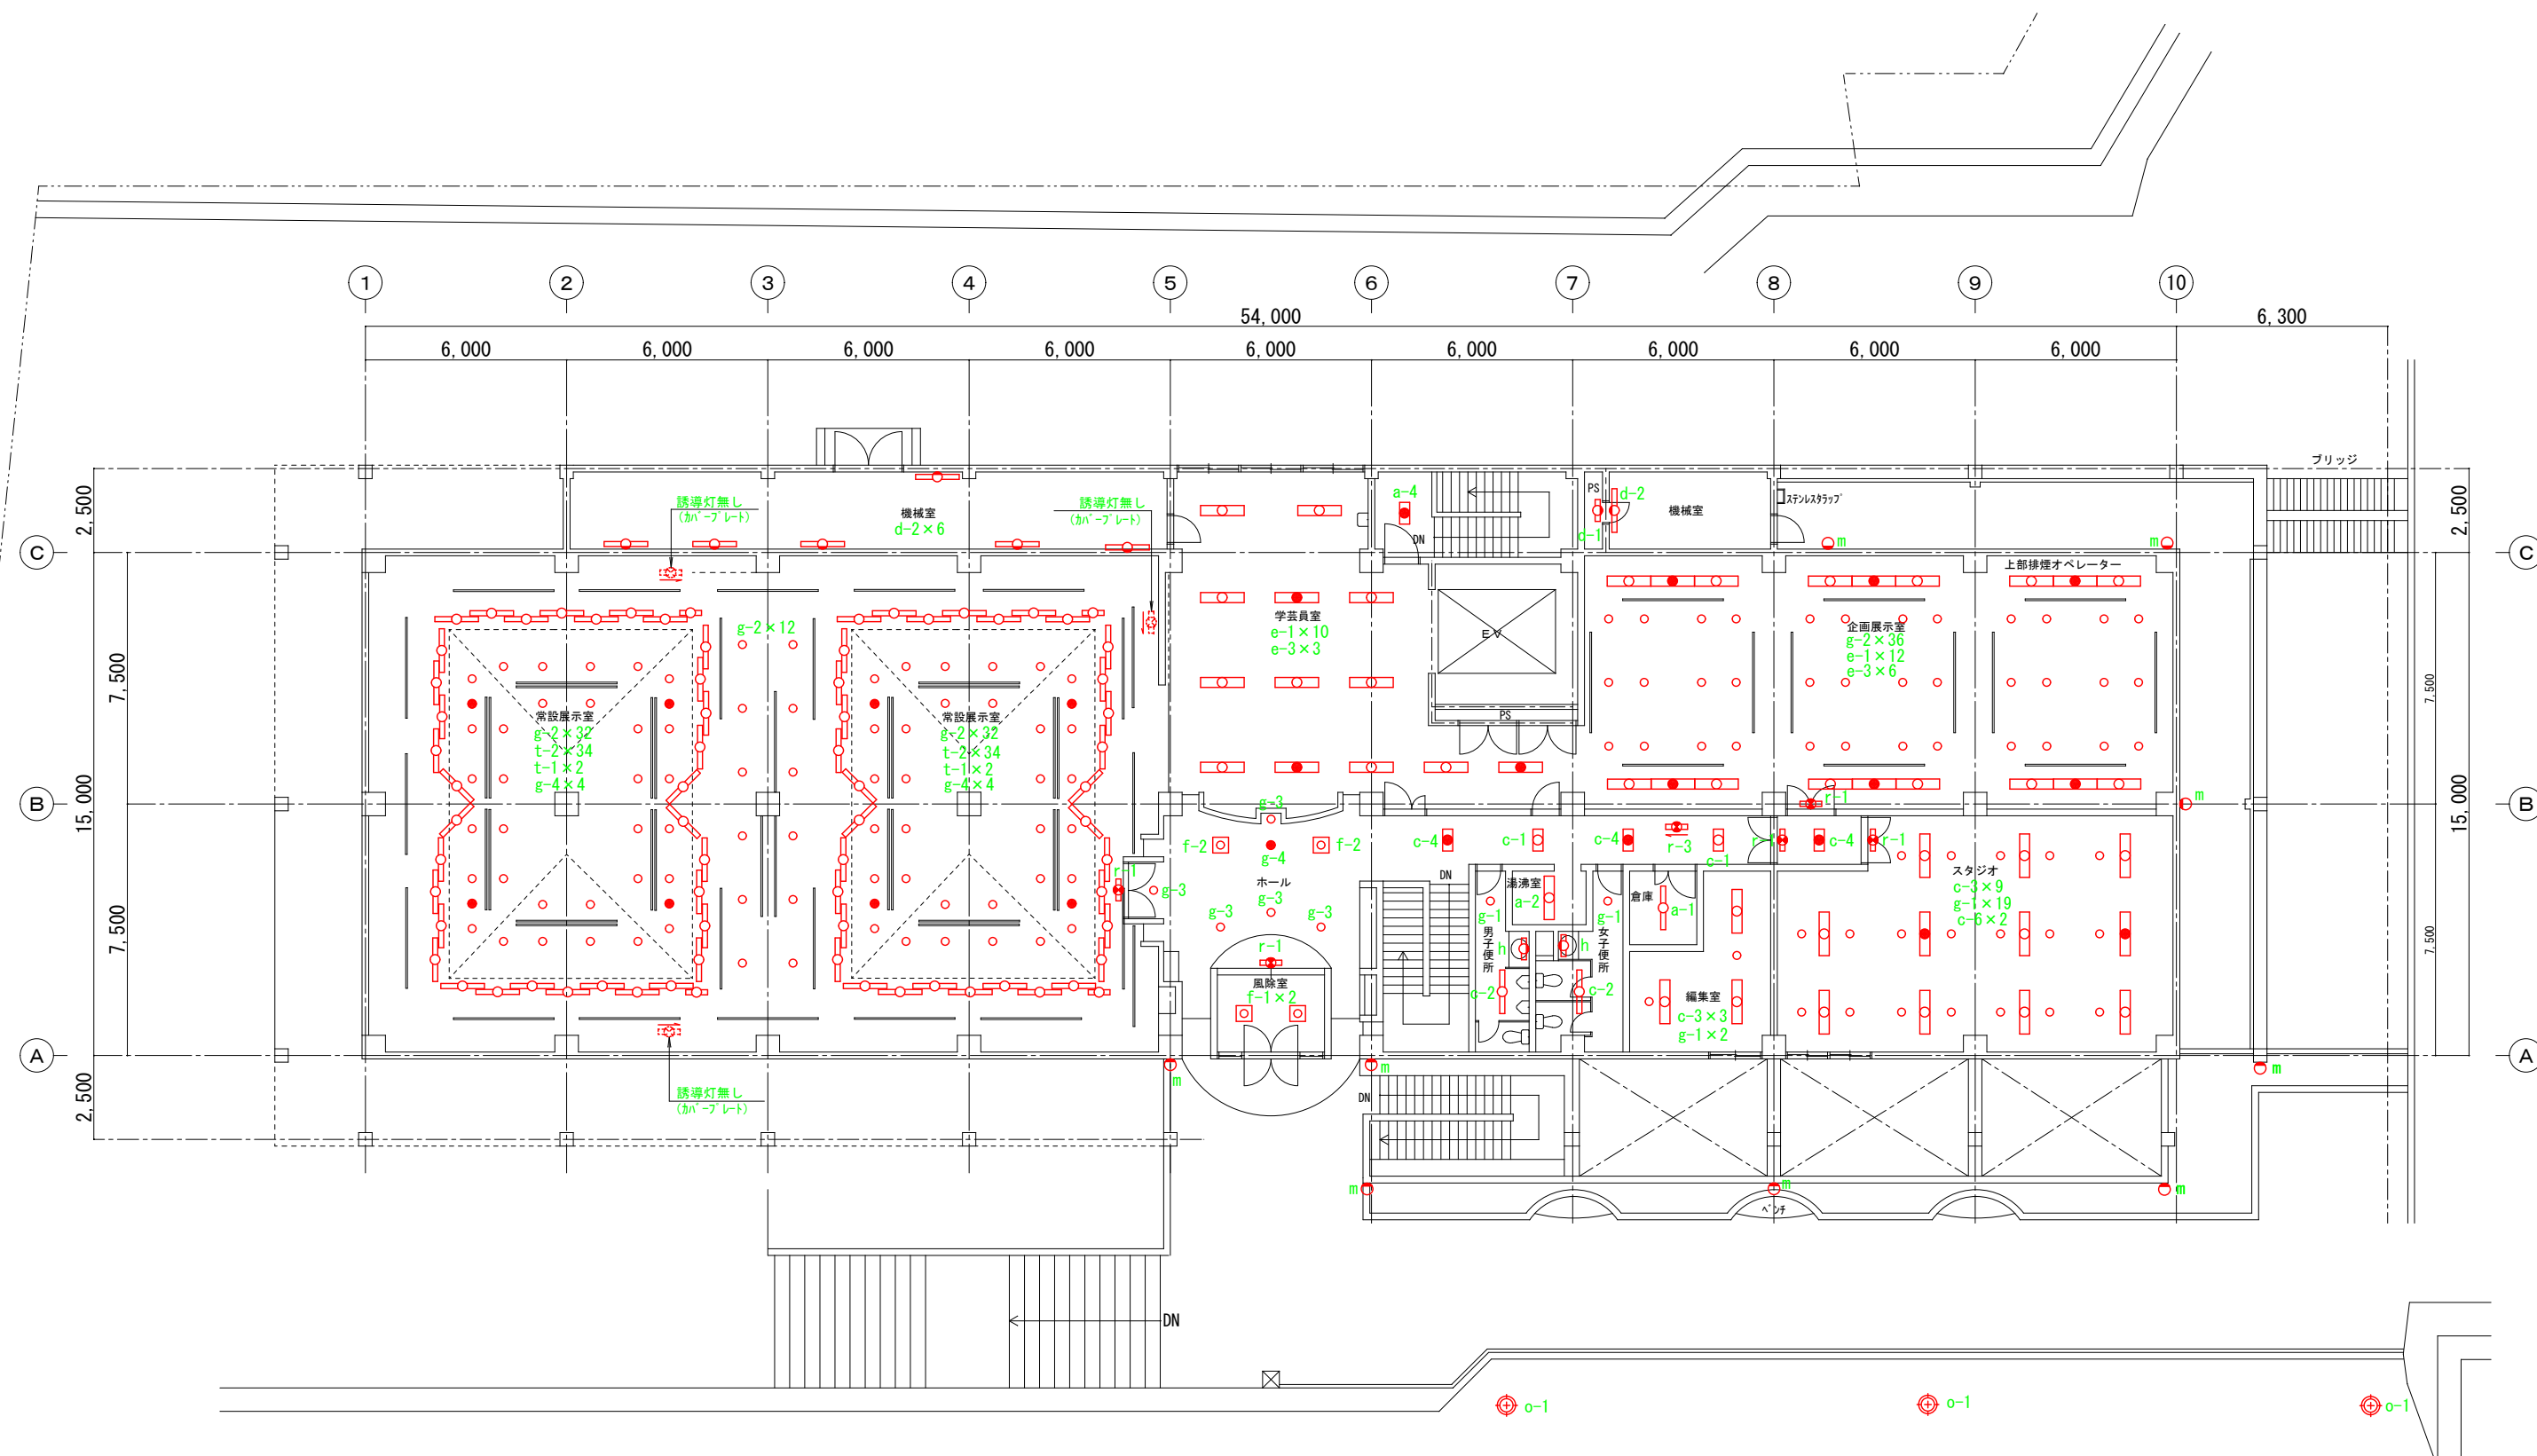

図書・芸術資料館 2階平面図 S=1/100

工事名称		沖縄県立芸術大学 当蔵キャンパス (付属図書・芸術資料館) LED設備改修工事		工事年度	令和7年度	
工事場所		沖縄県那覇市首里当蔵町1丁目4番地		図面名称	2階既設照明器具撤去平面図	
発注機関		沖縄県立芸術大学		縮尺	A-1:S=1/100 A-3:S=1/200	
摘要				図面番号	E-16	
検印	管理建築士	設計	製図	名称	ICS株式会社	
				資格者氏名	1級建築士第266102号 知念 良正	
				登録番号	事務所登録番号 第13X-3517号	
				所在地	沖縄県中頭郡北谷町美浜1丁目6-1	

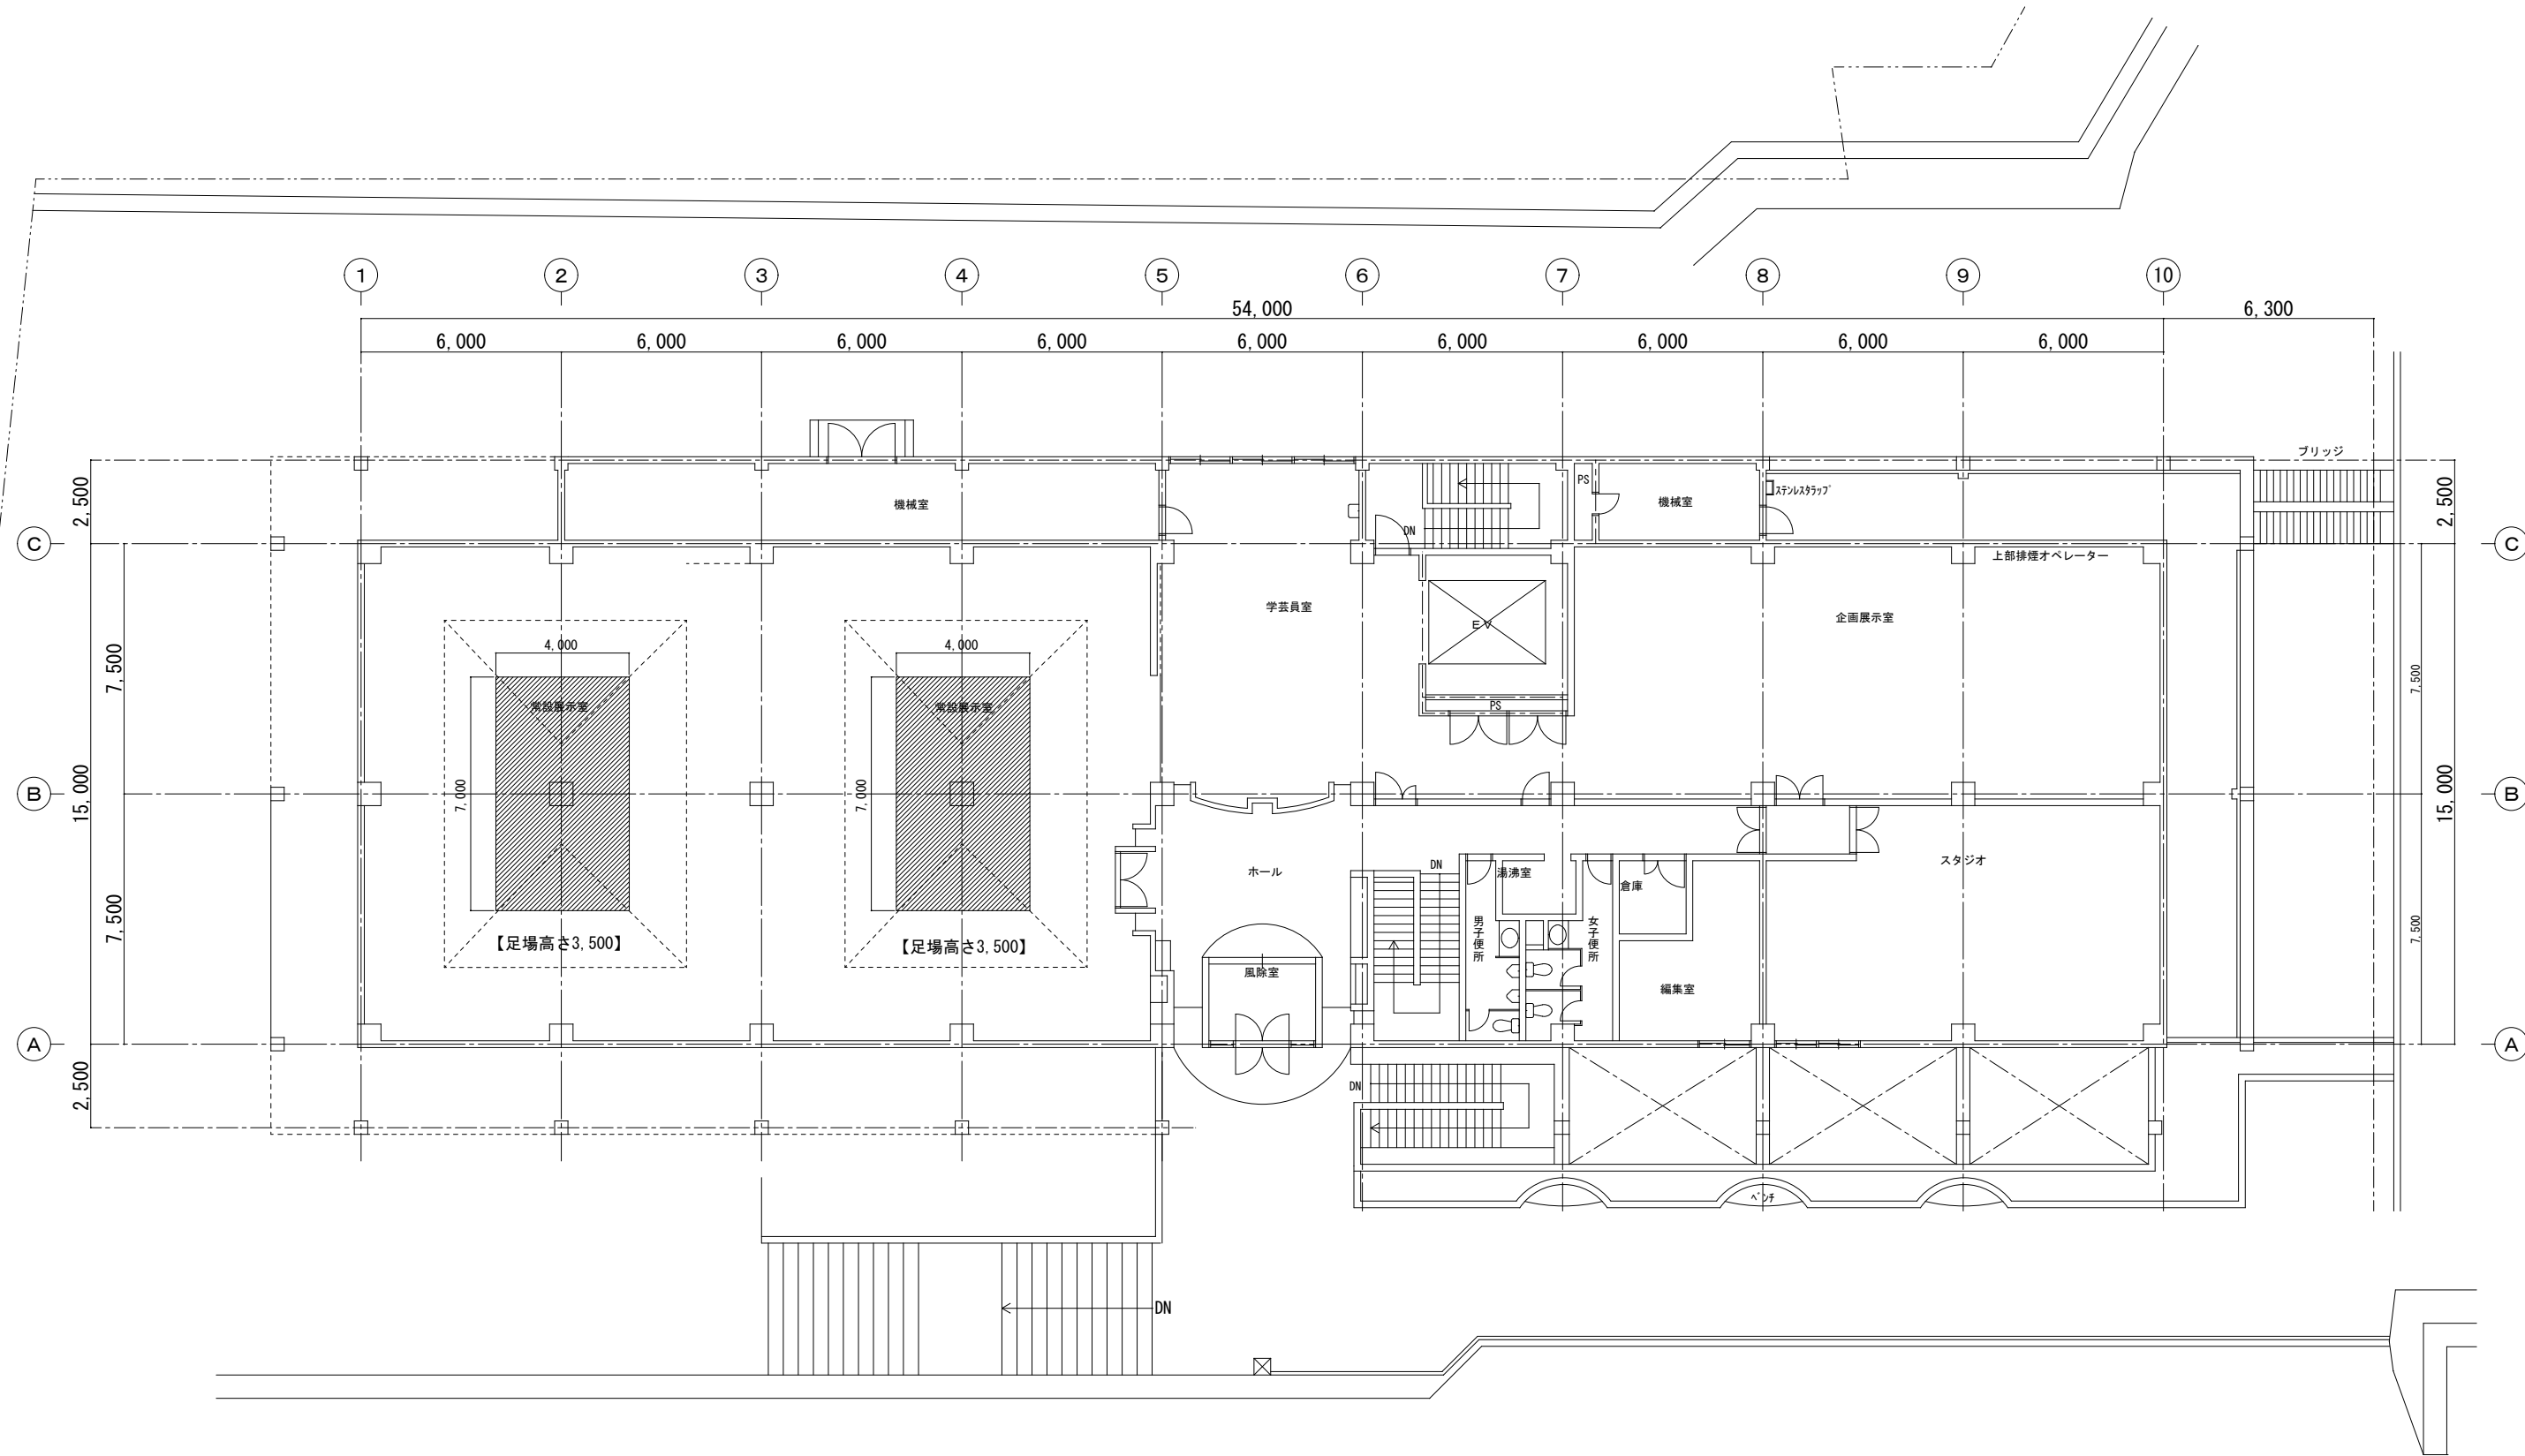

図書・芸術資料館 2階平面図 S=1/100

工事名称	沖縄県立芸術大学 当蔵キャンパス（付属図書・芸術資料館）LED設備改修工事			工事年度	令和7年度	
工事場所	沖縄県那覇市首里当蔵町1丁目4番地			図面名称	2階建築足場設置平面図	
発注機関	沖縄県立芸術大学			縮尺	A-1:S=1/100 A-3:S=1/200	
摘要				図面番号	E-17	
検印	管理建築士	設計	製図	名称	ICS株式会社	
				資格者氏名	1級建築士第266102号 知念 良正	
				登録番号	事務所登録番号 第13X-3517号	
				所在地	沖縄県中頭郡北谷町美浜1丁目6-1	